



Zpracovatel dokumentace :	Investor :	Název stavby :	Část, název výkresu :	Odpovědný projektant :	Podpis :	Číslo investora :	Formát :	Výkres č. :
OPTOMONT, s.r.o.	Slovak Telekom, a.s.	INS FTTH BR Michalová	Návrh trasy	Kontroloval :	Podpis :	Číslo dodavatele :	A3	00
Boženy Nemcovej 8, 811 04 Bratislava	Bajkalska 28, 817 62, Bratislava		Celková situace - klad listů	Veronika Kastnerova		PD		
				Kreslil :	Podpis :	Datum: 27.12.2016		
				Jiří Wojnar		Revize:		
						Měřítko:		
						1:7500		

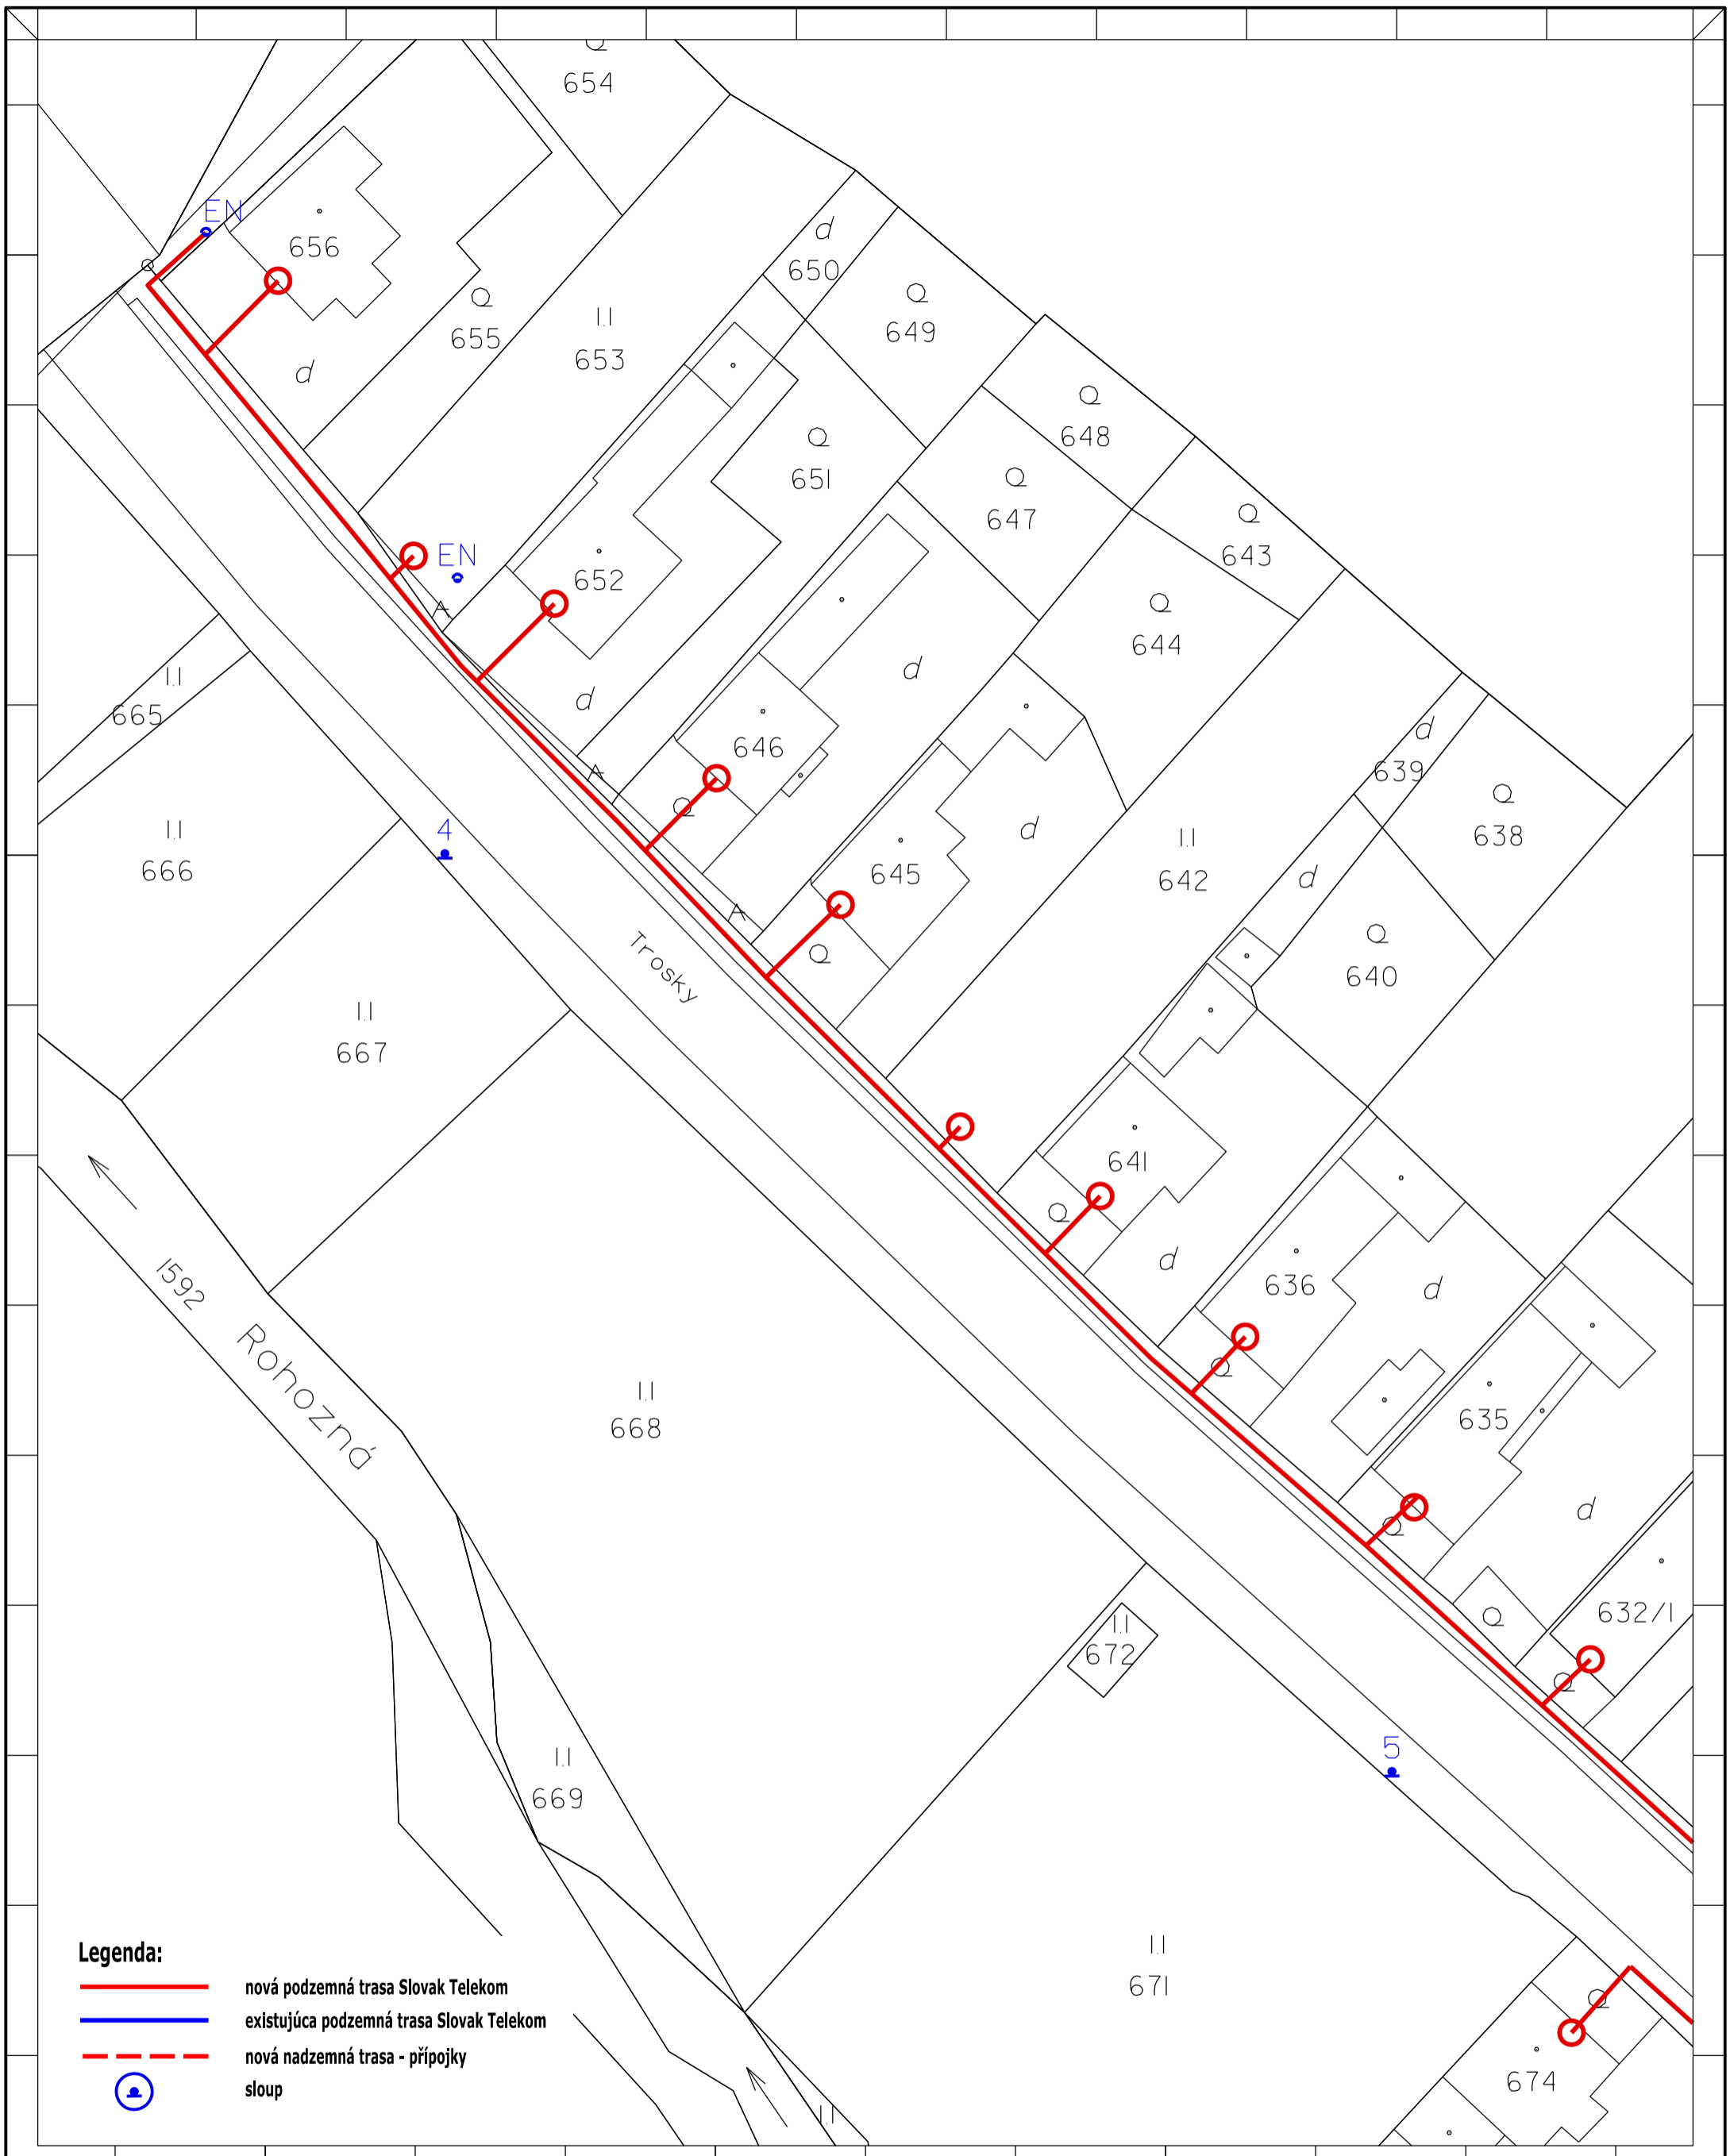

- Legenda:**
- nová podzemná trasa Slovak Telekom
 - existujúca podzemná trasa Slovak Telekom
 - - - nová nadzemná trasa - prípojky
 - sloup


Zpracovateľ dokumentácie : OPTOMONT, s.r.o. Boženy Nemcovej 8, 811 04 Bratislava		Investor: Slovak Telekom, a.s. Bajkalska 28, 817 62 Bratislava		Název stavby : INS FTTH BR Michalová	
Čiast, názov výkresu: Návrh trasy časť 01			Odpovedný projektant: Kontroloval : Veronika Kastnerova Kreslil : Jiří Wojnár	Podpis: Podpis: Podpis:	Číslo investora: Číslo dodávateľa: Stupeň: PD Datum: 27.12.2016 Revízia: MĚRKA: 1:500
			Formát: A3V		Výkres č.: 01

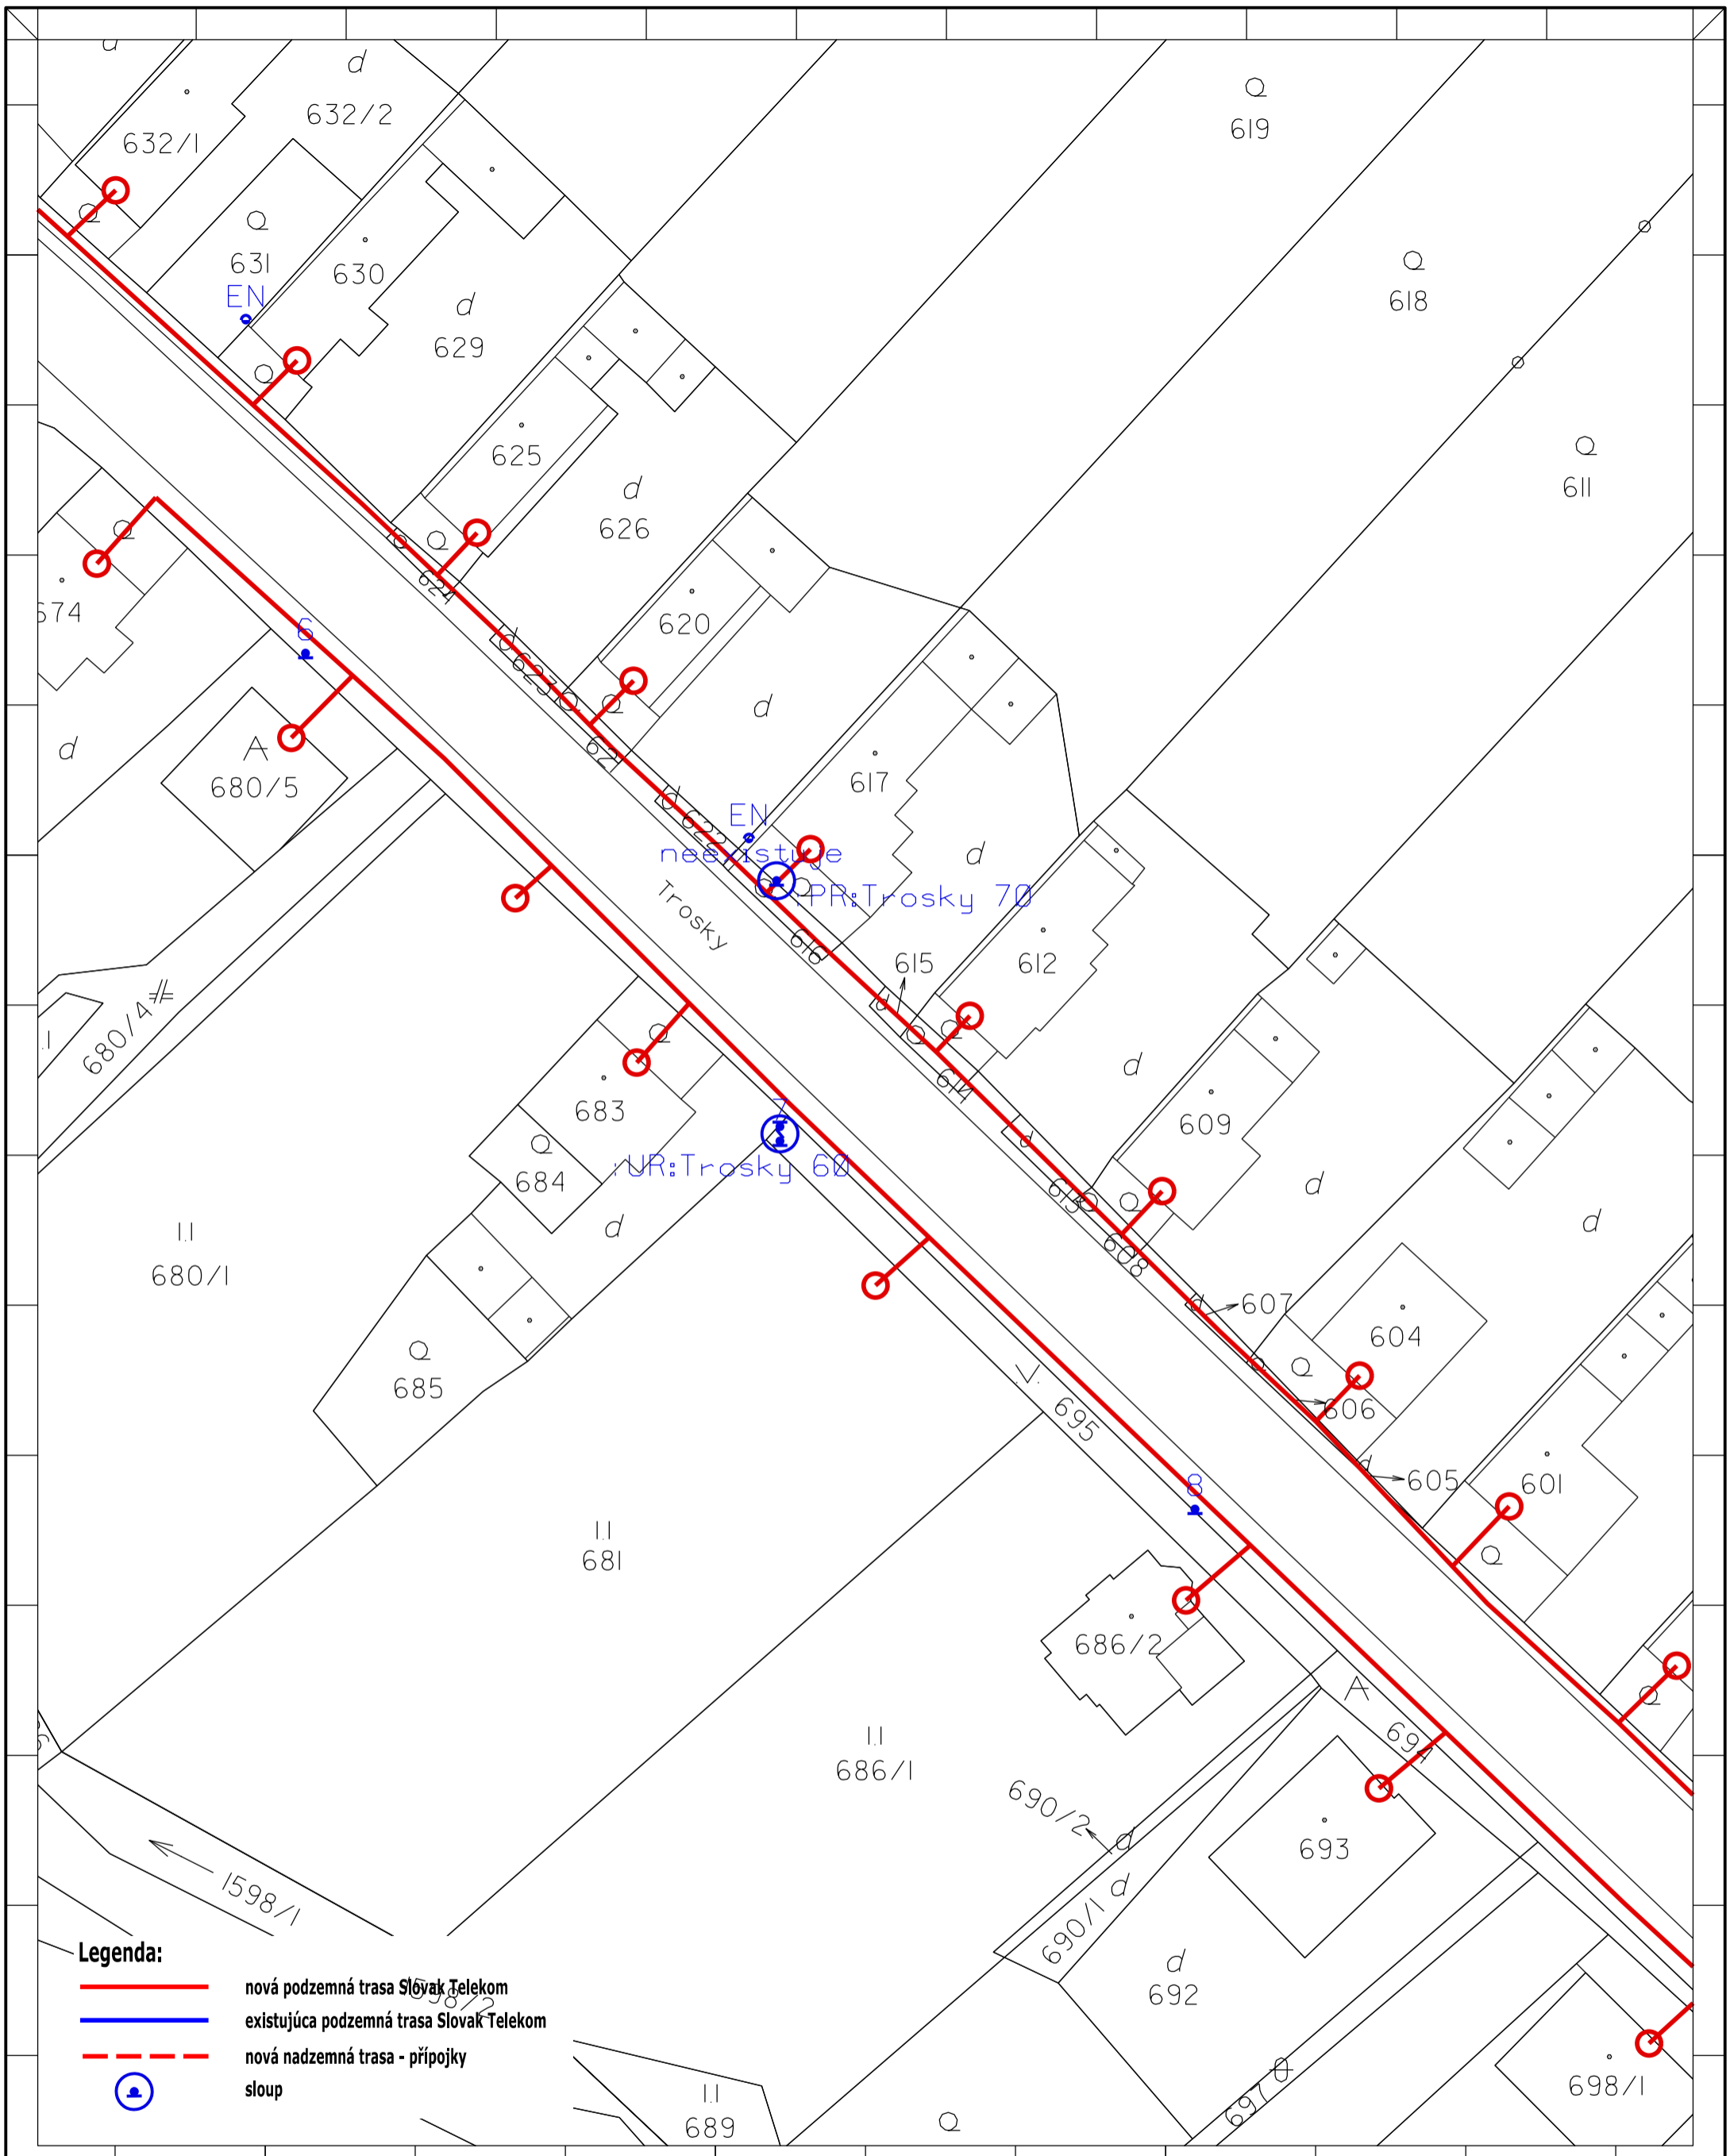

Legenda:

- nová podzemná trasa Slovak Telekom
- existujúca podzemná trasa Slovak Telekom
- - - nová nadzemná trasa - prípojky
- sloup


Zpracovateľ dokumentácie : OPTOMONT, s.r.o. Boženy Nemcovej 8, 811 04 Bratislava		Investor: Slovak Telekom, a.s. Bajkalska 28, 817 62 Bratislava		Název stavby : INS FTTH BR Michalová	
Čiast, názov výkresu: Návrh trasy časť 02		Odpovedný projektant: Podpis: Kontroloval : Veronika Kastnerova Kreslil : Jiří Wojsnar	Podpis: Podpis: Podpis:	Číslo investora: Číslo dodávateľa: Stupeň: PD Datum: 27.12.2016 Revízia: MÄRka: 1:500	Formát: A3V Výkres č.: 02

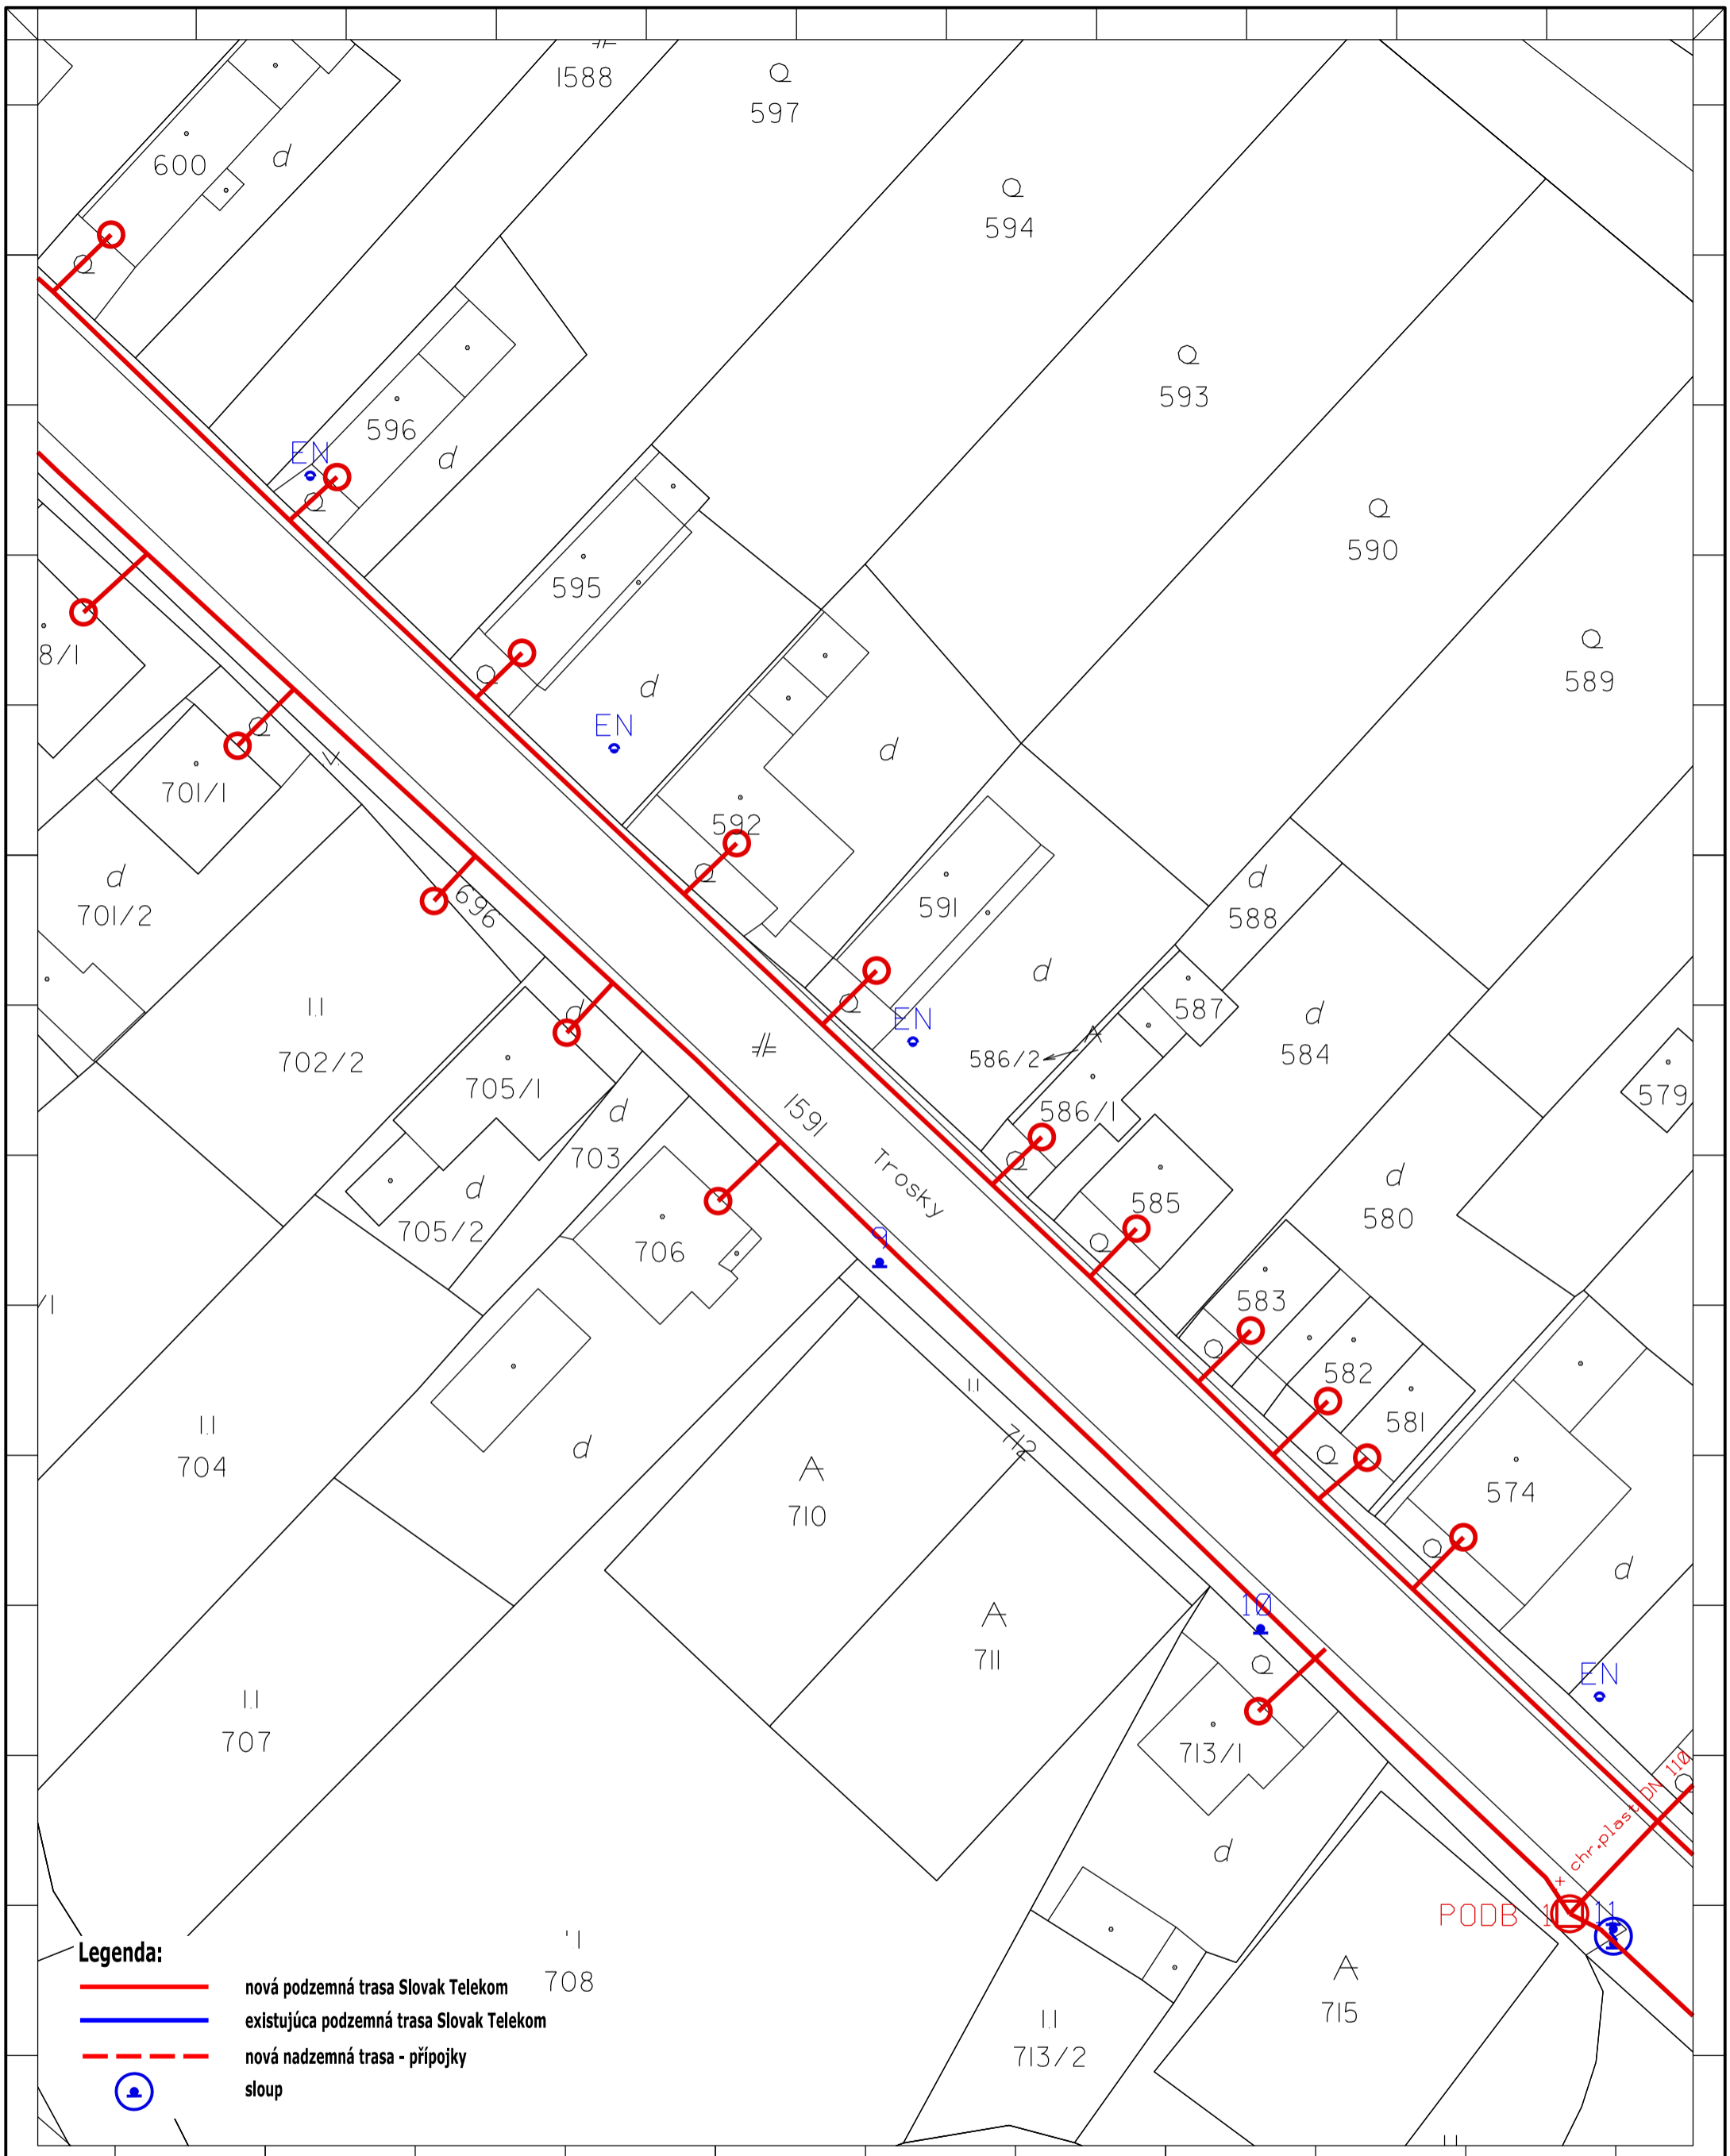


Legenda:

- nová podzemná trasa Slovak Telekom
- existujúca podzemná trasa Slovak Telekom
- - - nová nadzemná trasa - prípojky
- ⊙ sloup

Zpracovateľ dokumentácie: OPTOMONT, s.r.o. Boženy Nemcovej 8, 811 04 Bratislava		Investor: Slovak Telekom, a.s. Bajkalska 28, 817 62 Bratislava		Název stavby: INS FTTH BR Michalová	
Čiast, názov výkresu: Návrh trasy časť 03			Odpovedný projektant: Podpis: Kontroloval: Veronika Kastnerova Kreslil: Jiří Wojnar	Podpis: Podpis: Podpis:	Číslo investora: Číslo dodávateľa: Stupeň: Datum: Revízia: MÄRKA: 1:500
			Formát: A3V	Výkres č.: 03	

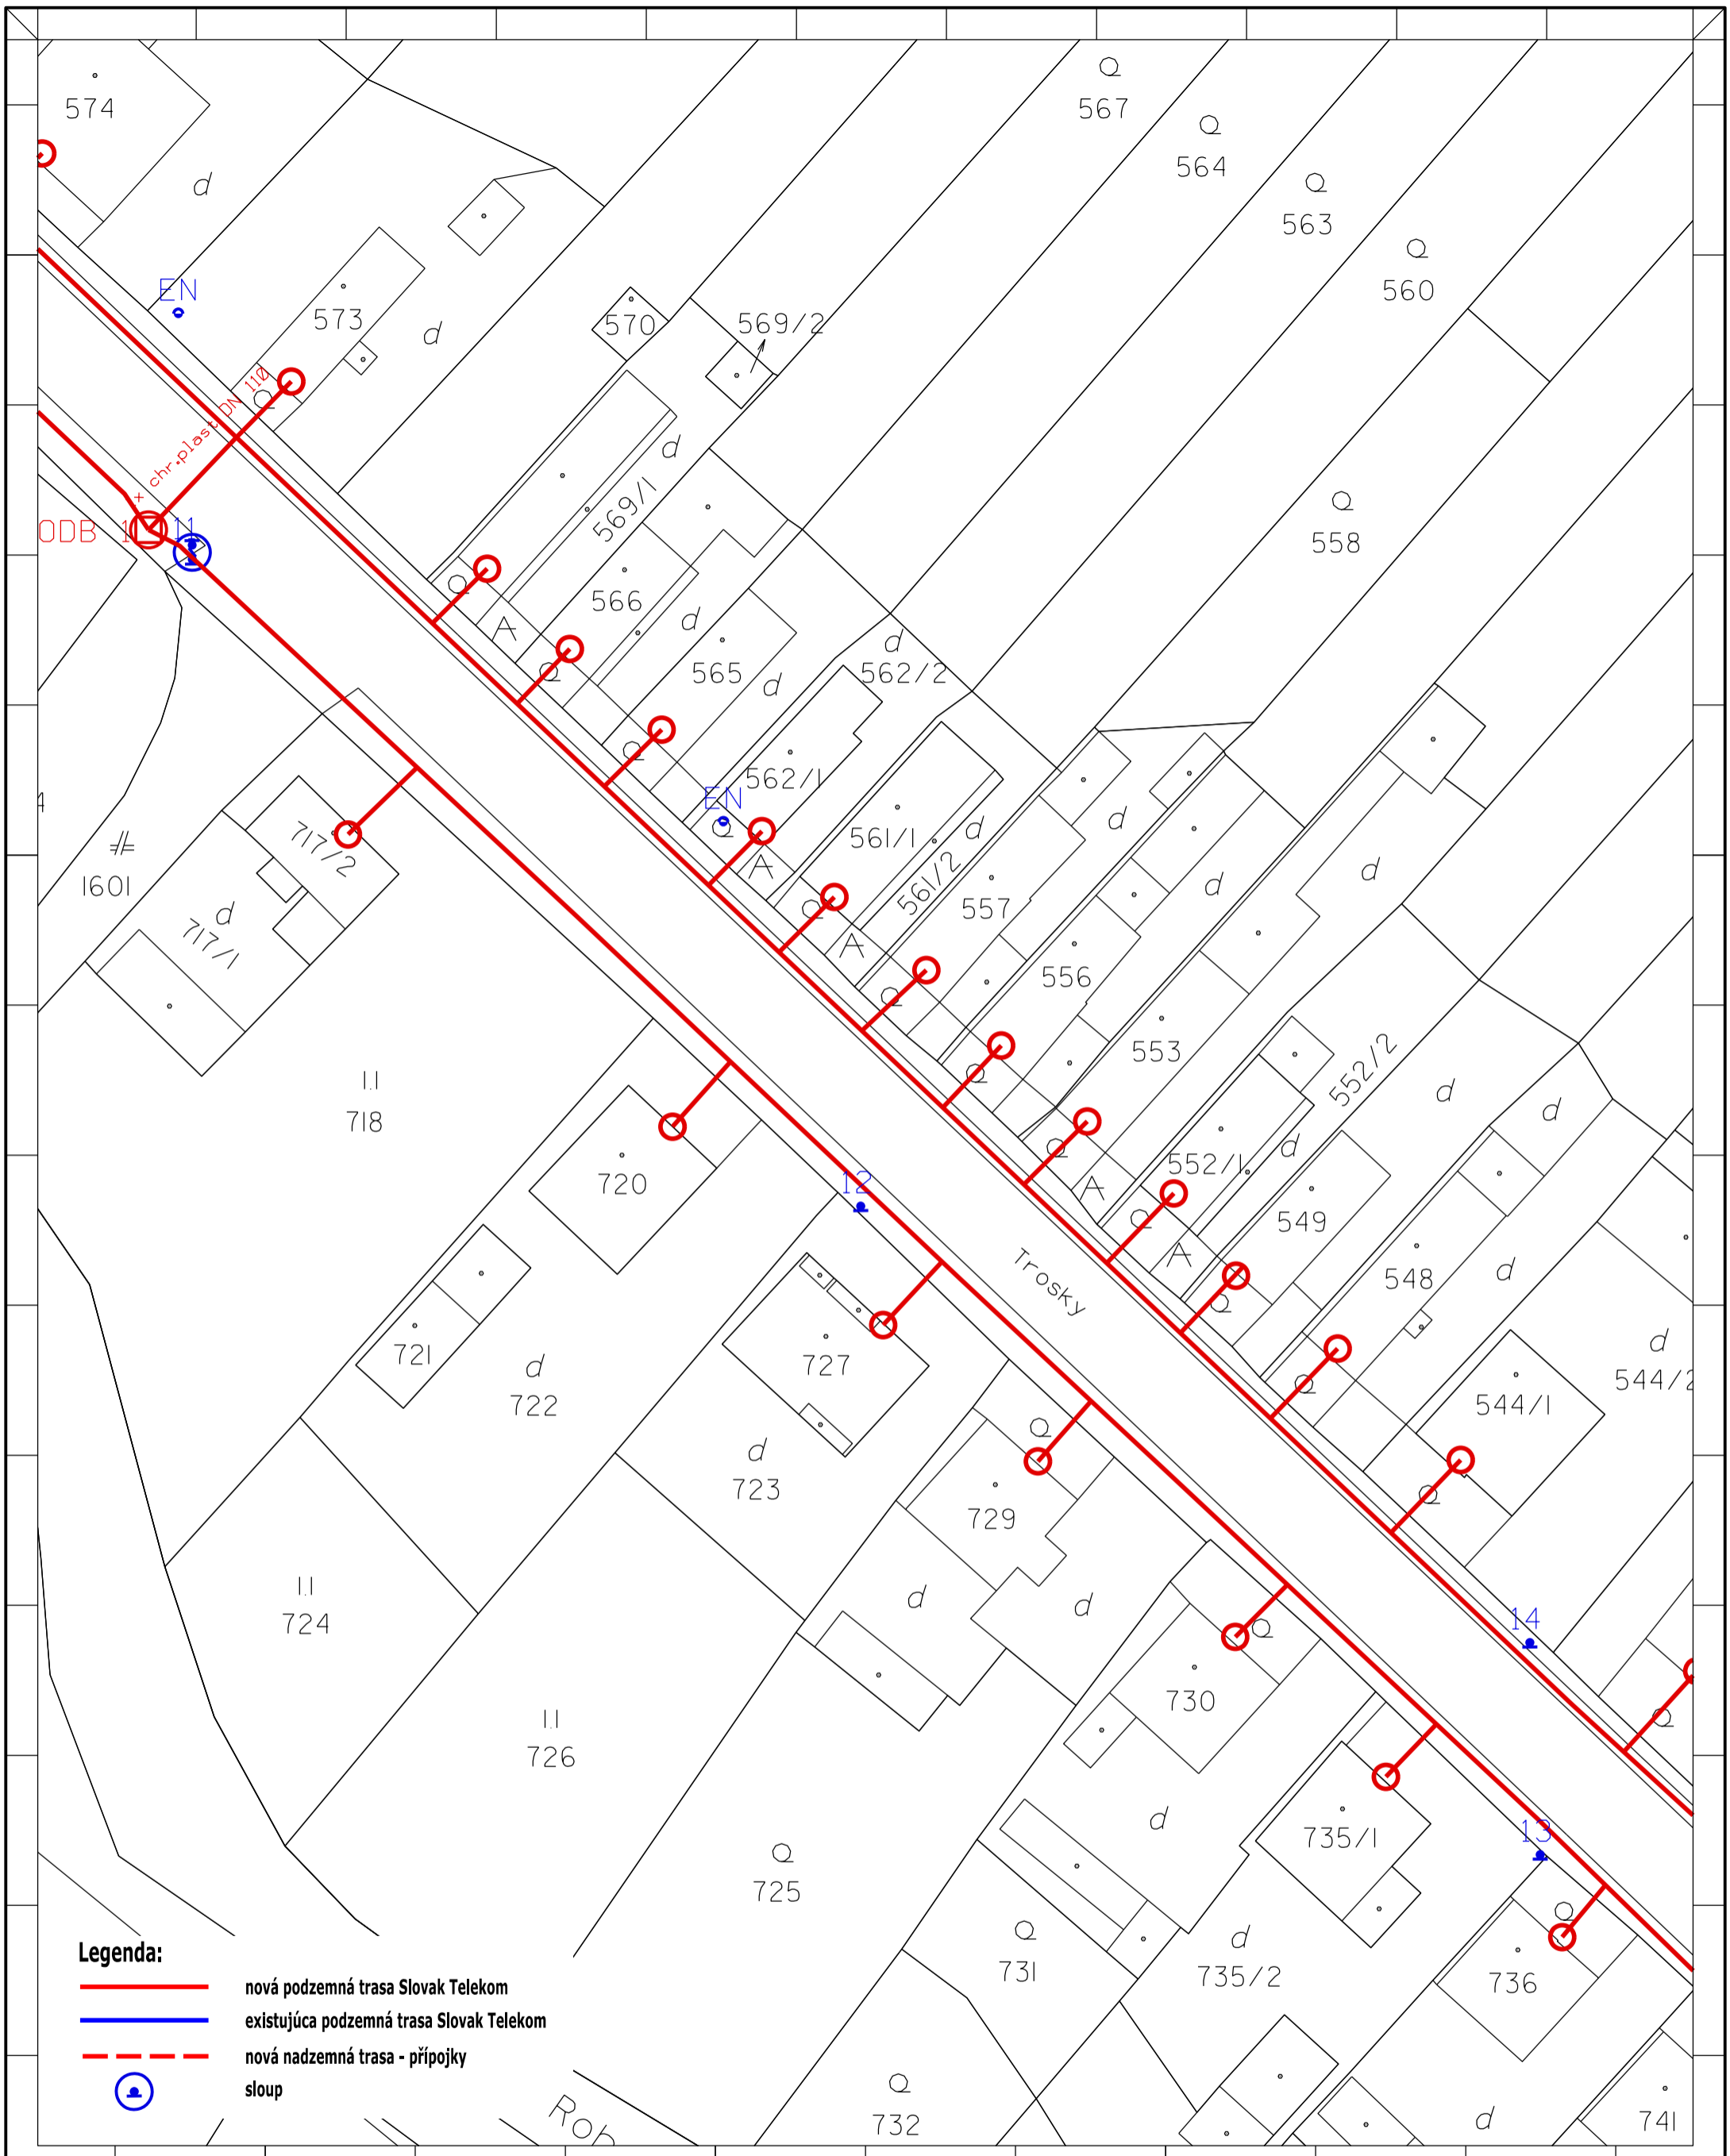


Zpracovateľ dokumentácie :		Investor :		Název stavby :	
OPTOMONT, s.r.o.		Slovak Telekom, a.s.		INS FTTH BR Michalová	
Bozeny Nemcovej 8, 811 04 Bratislava		Bajkalska 28, 817 62 Bratislava			
Časť, názov výkresu :		Odpovedný projektant :	Podpis :	Číslo investora :	Formát :
Návrh trasy		Kontroloval :	Podpis :	Číslo dodávateľa :	Stupeň :
časť 04		Veronika Kastnerova	Veronika Kastnerova	Datum :	27.12.2016
		Kreslil :	Podpis :	Revízia :	
		Jiří Wojsnar		MĚRÍTKO :	1:500
					A3V
					04

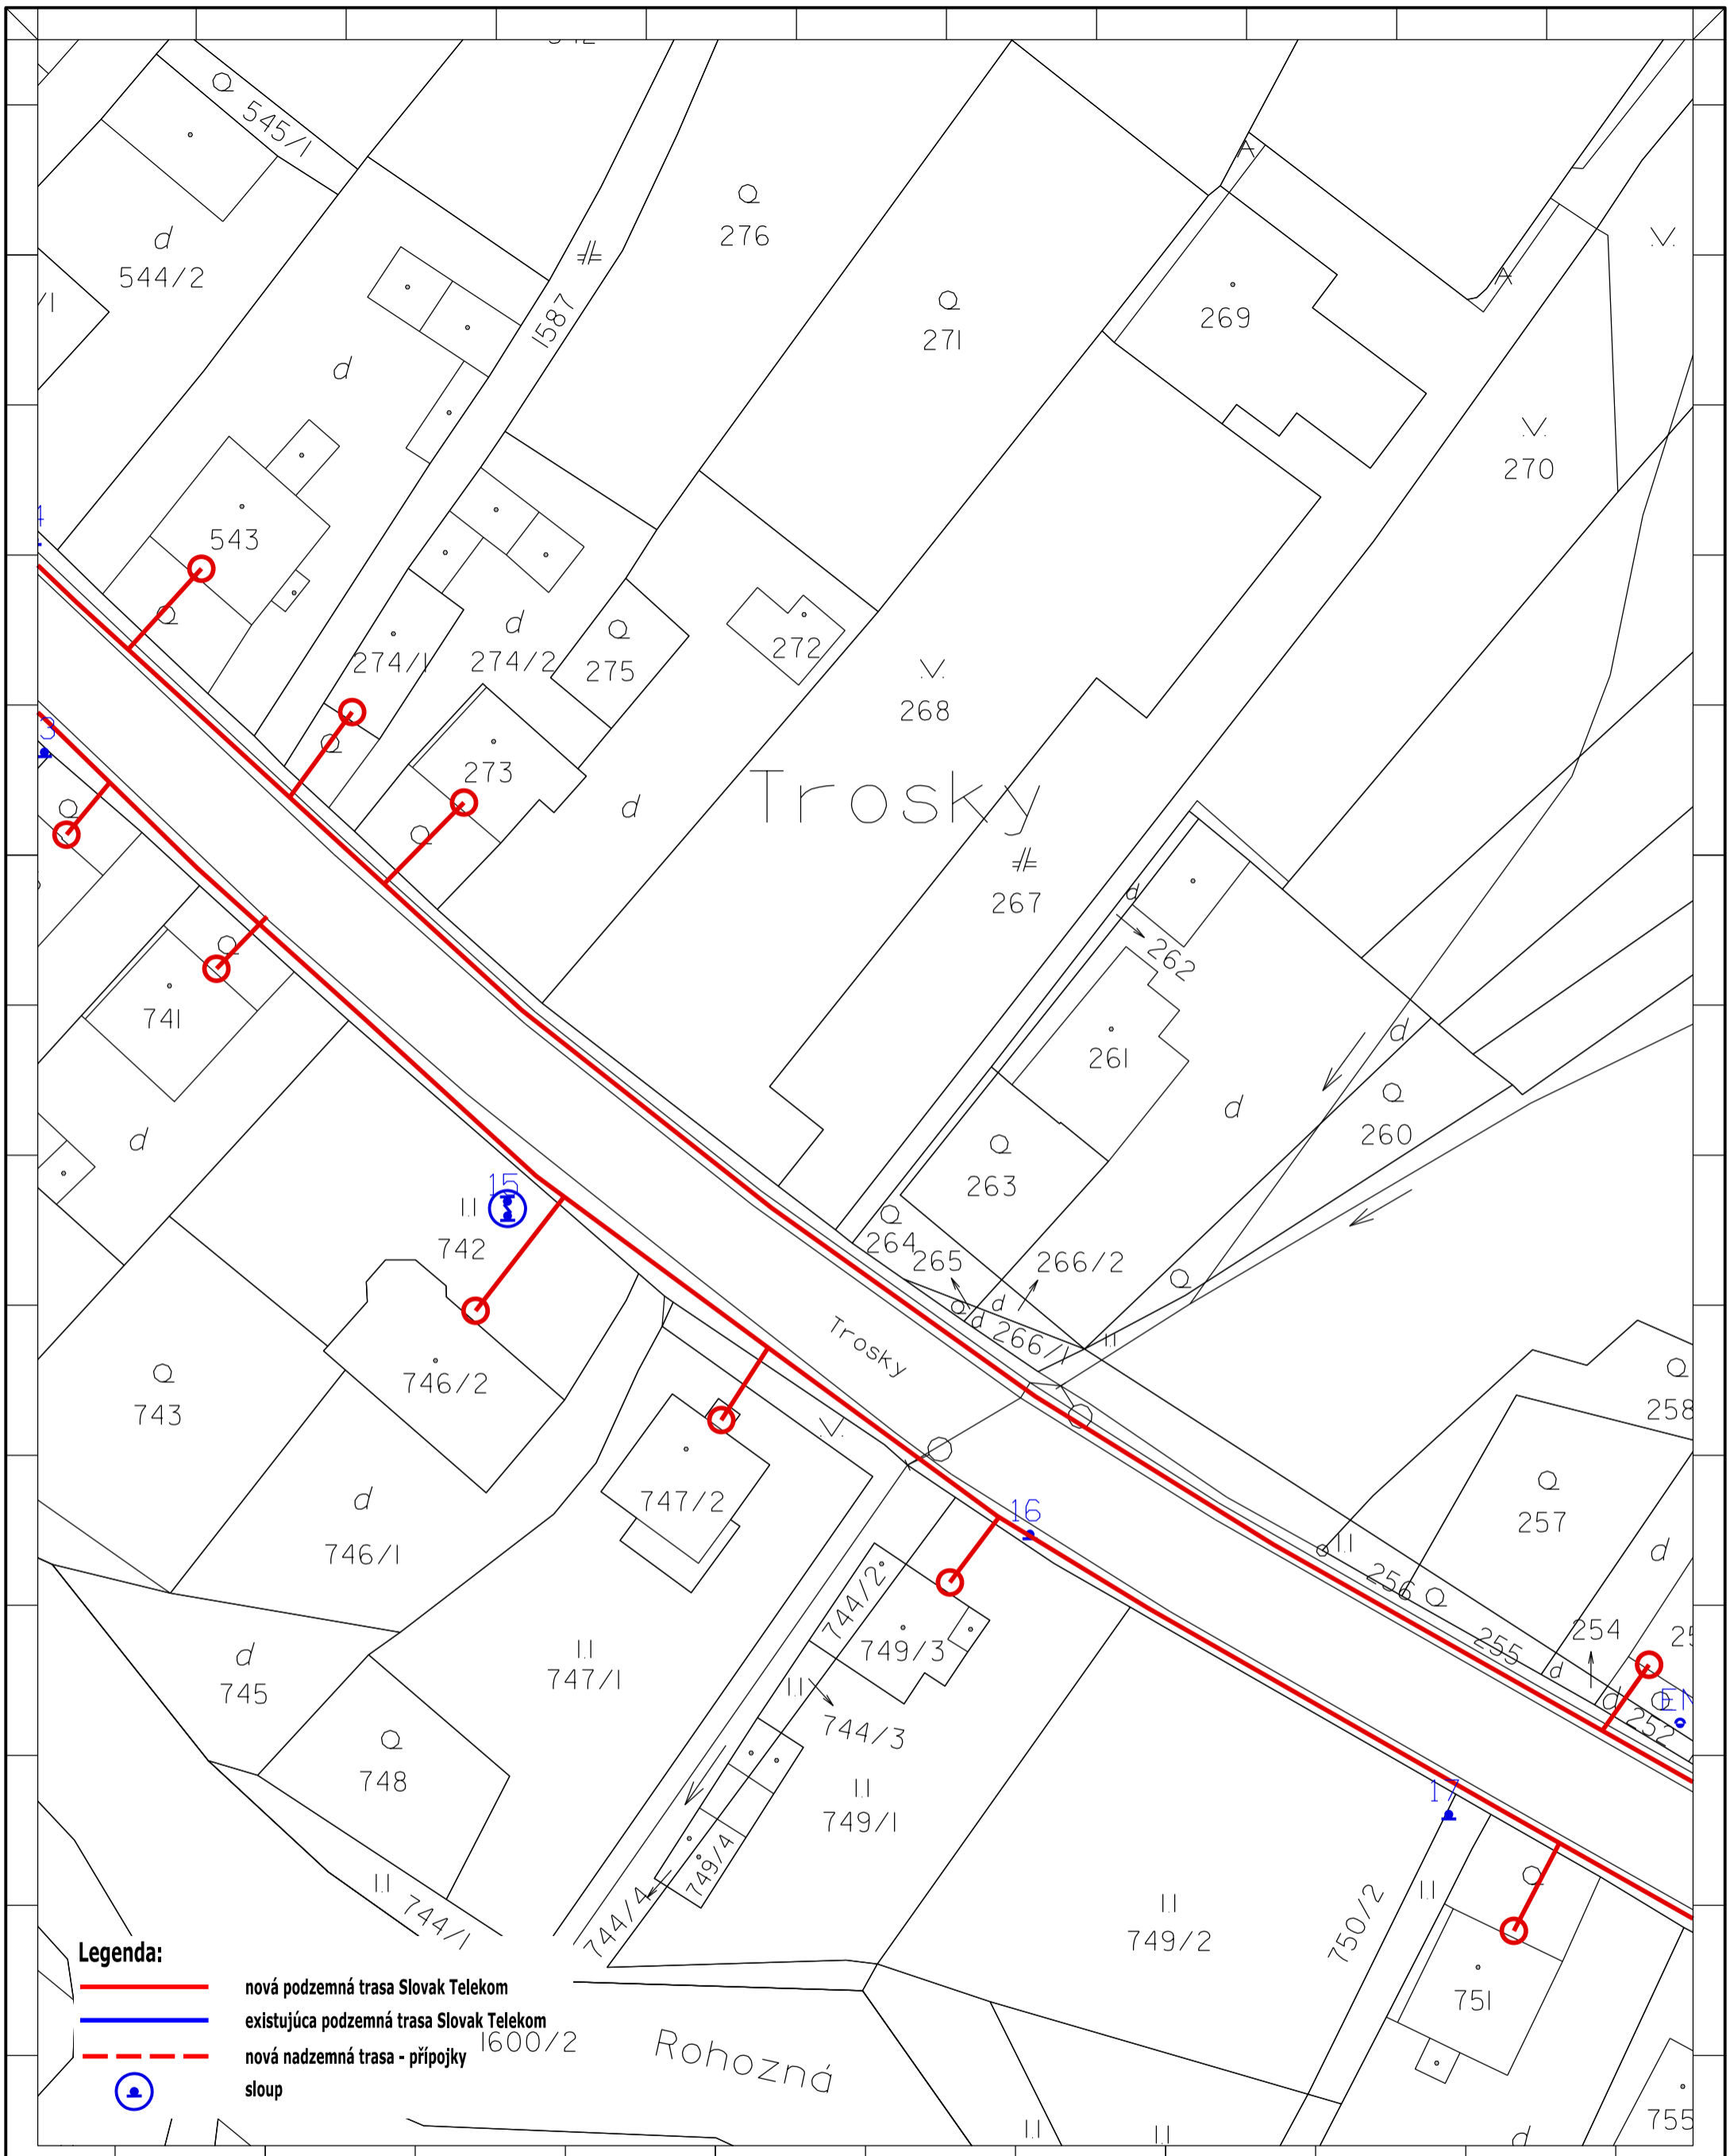

Legenda:


- nová podzemná trasa Slovak Telekom
- existujúca podzemná trasa Slovak Telekom
- - - nová nadzemná trasa - prípojky
- ⊙ sloup

Zpracovateľ dokumentácie:		Investor:		Název stavby:			
OPTOMONT, s.r.o.		Slovak Telekom, a.s.		INS FTTH BR Michalová			
Bozeny Nemcovej 8, 811 04 Bratislava		Bajkalska 28, 817 62 Bratislava					
Čiast, názov výkresu:		Odpovedný projektant:		Podpis:		Číslo investora:	
Návrh trasy		Kontroloval:		Podpis:		Číslo dodavateľa:	
časť 05		Veronika Kastnerova		Podpis:		Stupeň: PD	
		Kreslil:		Podpis:		Datum: 27.12.2016	
		Jiří Wojsnar		Podpis:		Revize:	
				Podpis:		MĚRKO:	
				Podpis:		1:500	
				Podpis:		Formát: A3V	
				Podpis:		Výkres č.: 05	

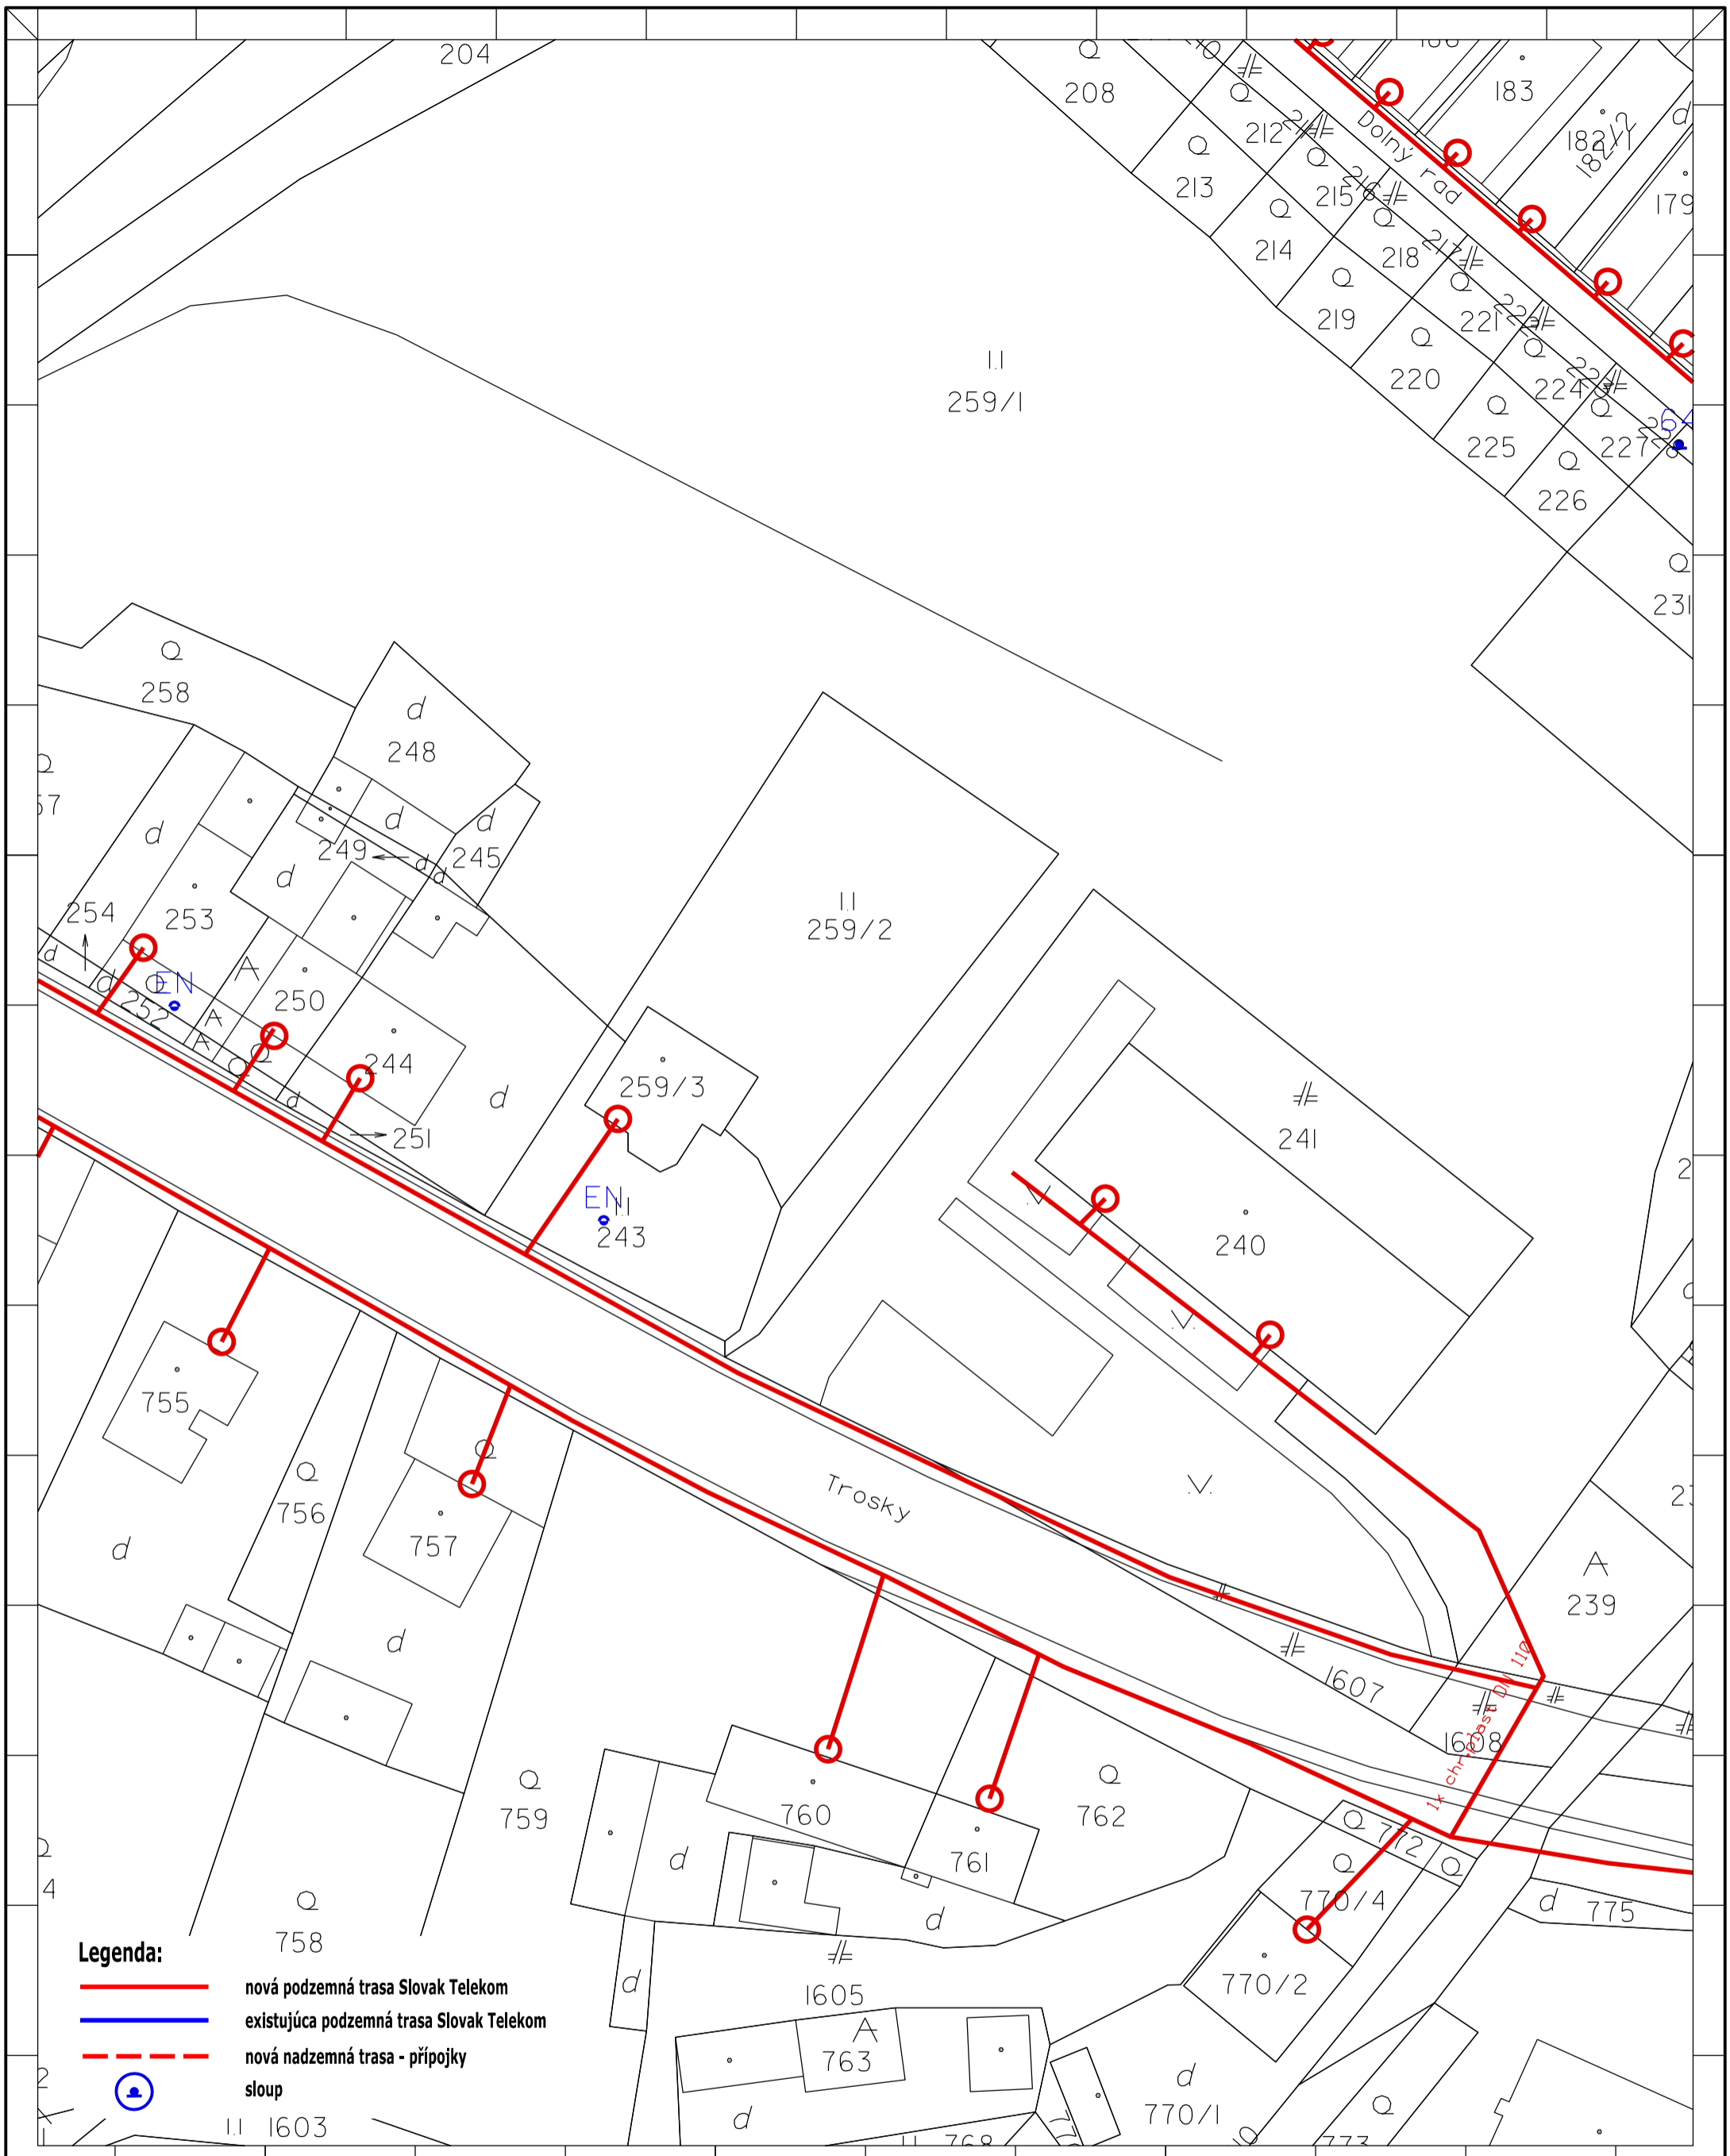


- Legenda:**
- nová podzemná trasa Slovak Telekom
 - existujúca podzemná trasa Slovak Telekom
 - - - nová nadzemná trasa - pripojky
 - ⊙ sloup

Zpracovateľ dokumentácie : OPTOMONT, s.r.o. Boženy Nemcovej 8, 811 04 Bratislava		Investor: Slovak Telekom, a.s. Bajkalska 28, 817 62 Bratislava		Název stavby : INS FTTH BR Michalová	
Časť, názov výkresu: Návrh trasy časť 06		Odpovedný projektant: Podpis: Kontroloval : Veronika Kastnerova Kreslil : Jiří Wojsnar	Podpis: Podpis: Podpis:	Číslo investora: Číslo dodávateľa: Stupeň: Datum: Revízia: MÄRKA:	Formát: A3V
				1:500	06

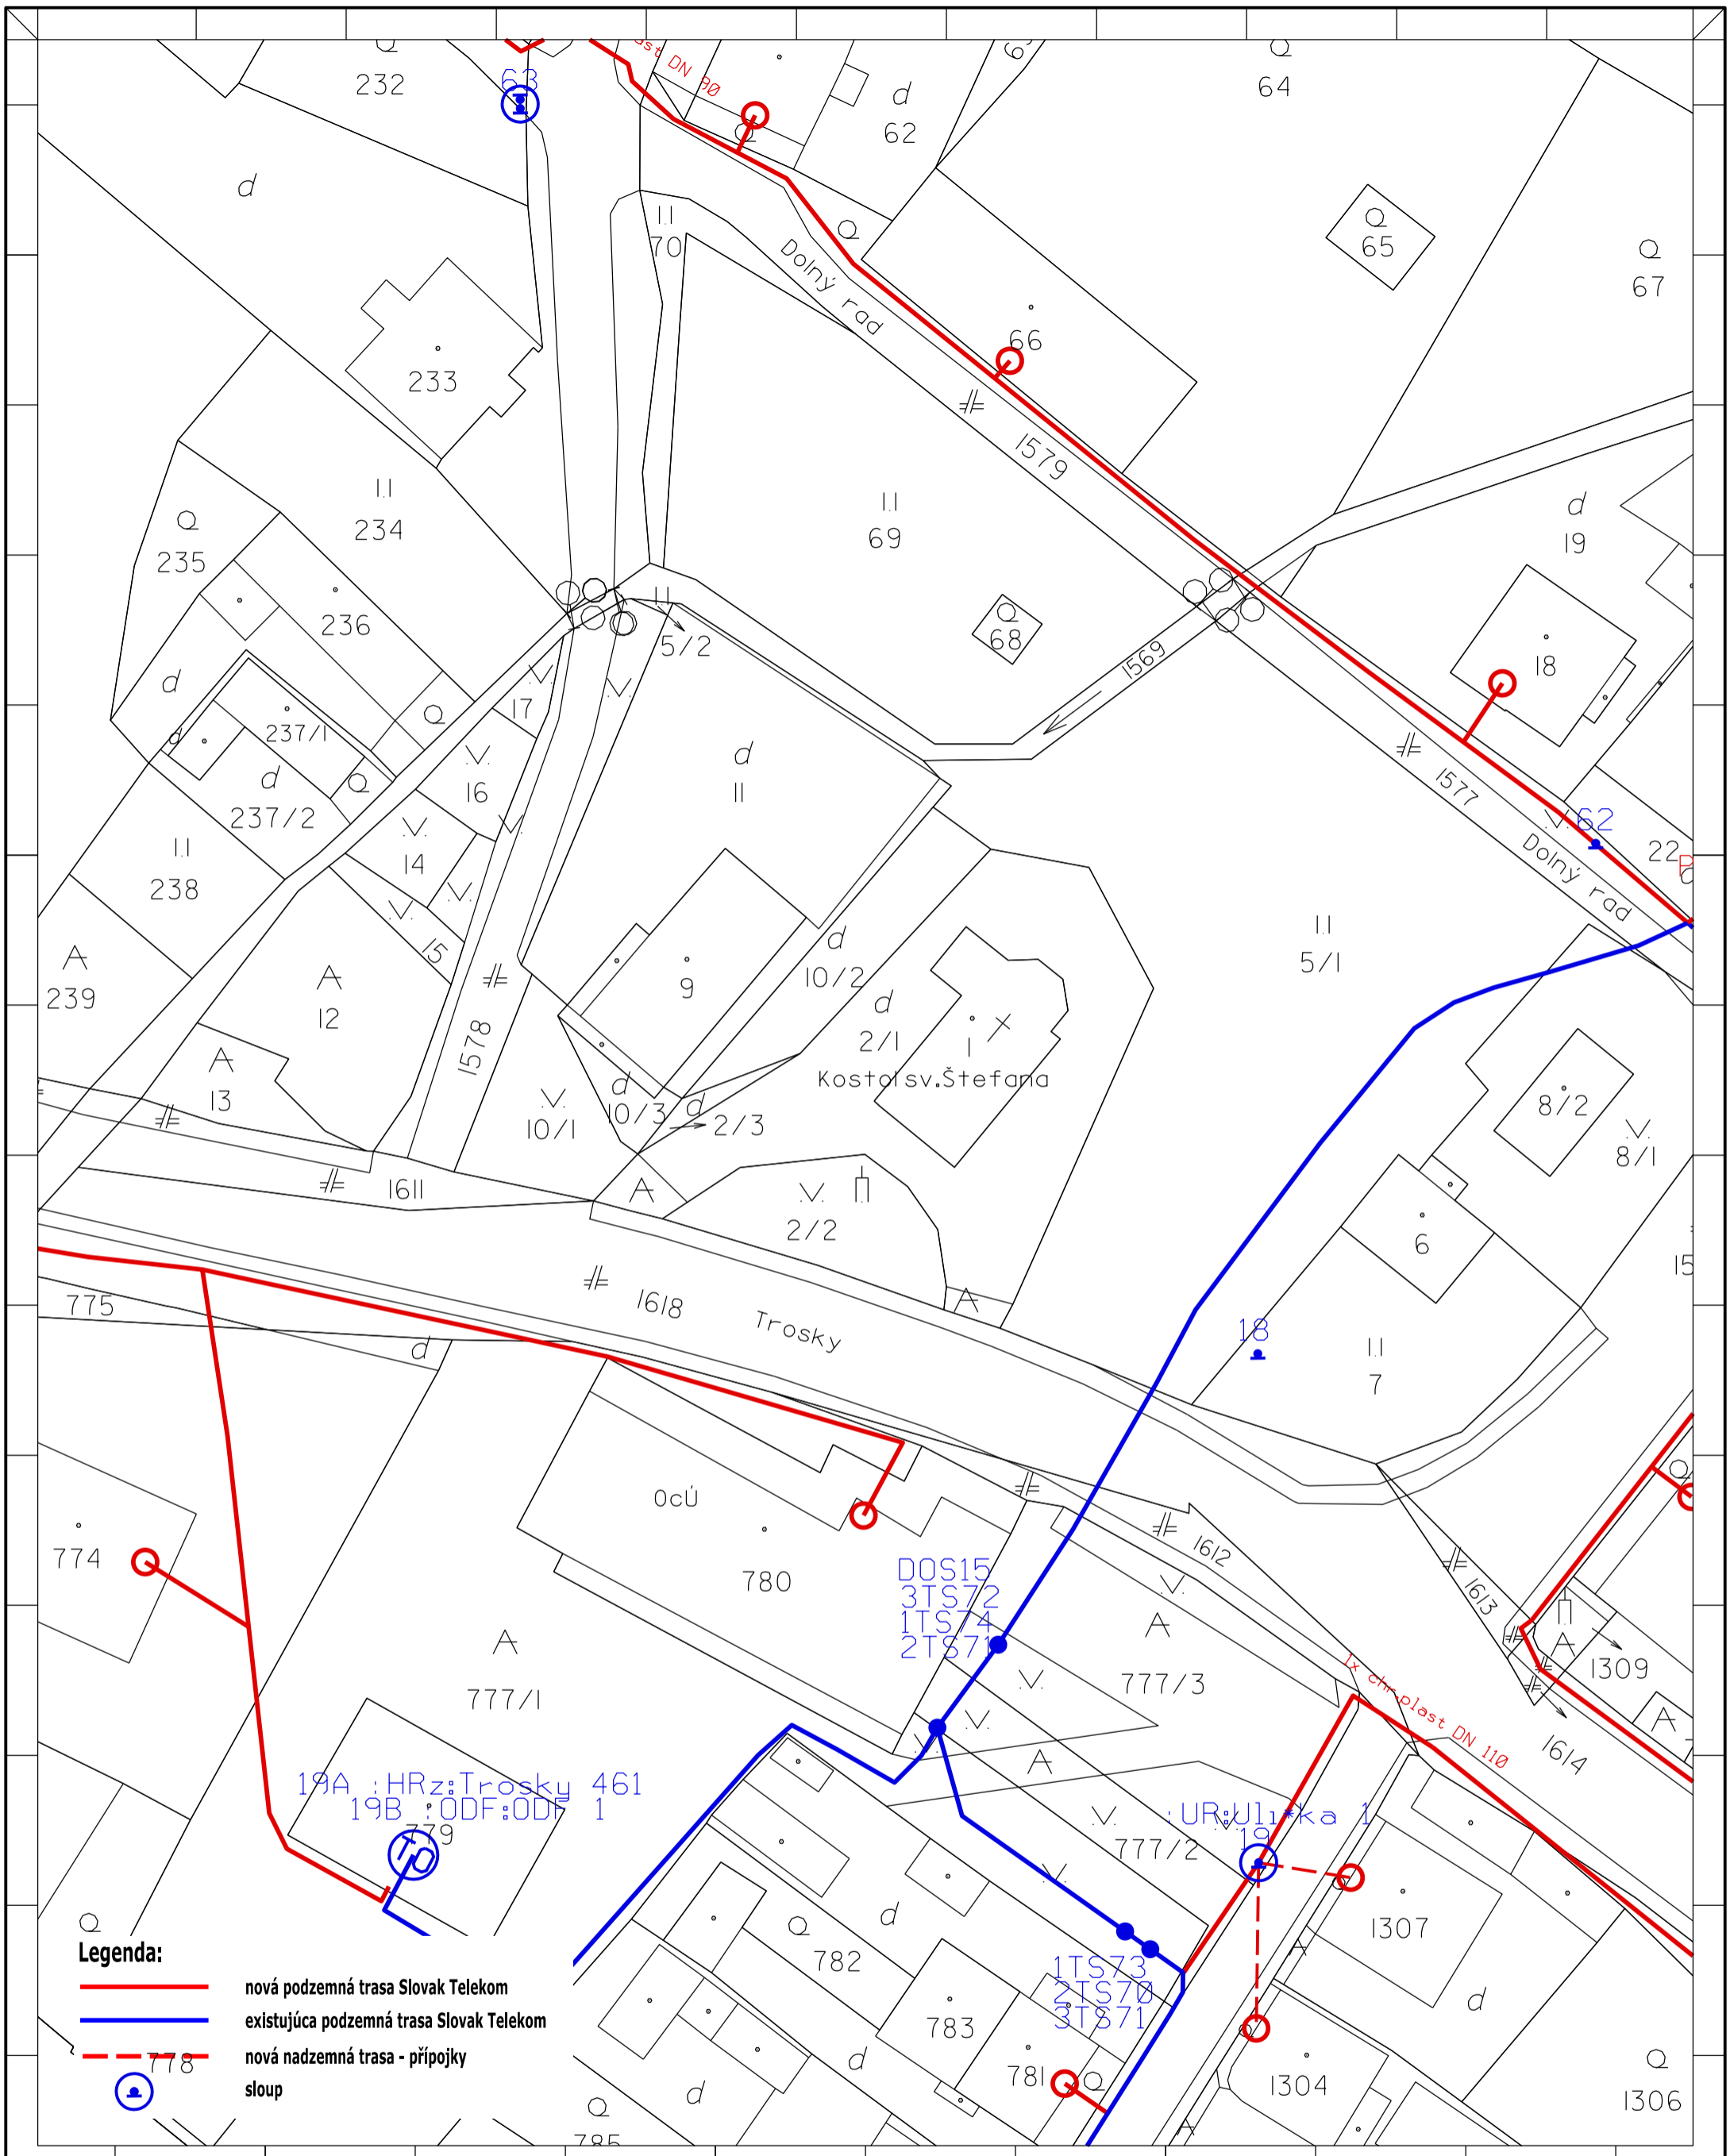

- Legenda:**
- nová podzemná trasa Slovak Telekom
 - existujúca podzemná trasa Slovak Telekom
 - - - nová nadzemná trasa - prípojky
 - stĺp


Zpracovateľ dokumentácie:		Investor:		Název stavby:	
OPTOMONT, s.r.o.		Slovak Telekom, a.s.		INS FTTH BR Michalová	
Božený Nemcovej 8, 811 04 Bratislava		Bajkalska 28, 817 62 Bratislava			
Čiast, názov výkresu:		Odpovedný projektant:	Podpis:	Číslo investora:	Formát:
Návrh trasy		Kontroloval:	Podpis:	Číslo dodávateľa:	Výkres č.:
časť 07		Veronika Kastnerova	Podpis:	PD	A3V
		Kreslil:	Podpis:	Datum:	07
		Jiří Wojsnar	Podpis:	27.12.2016	
				Revízia:	
				1:500	

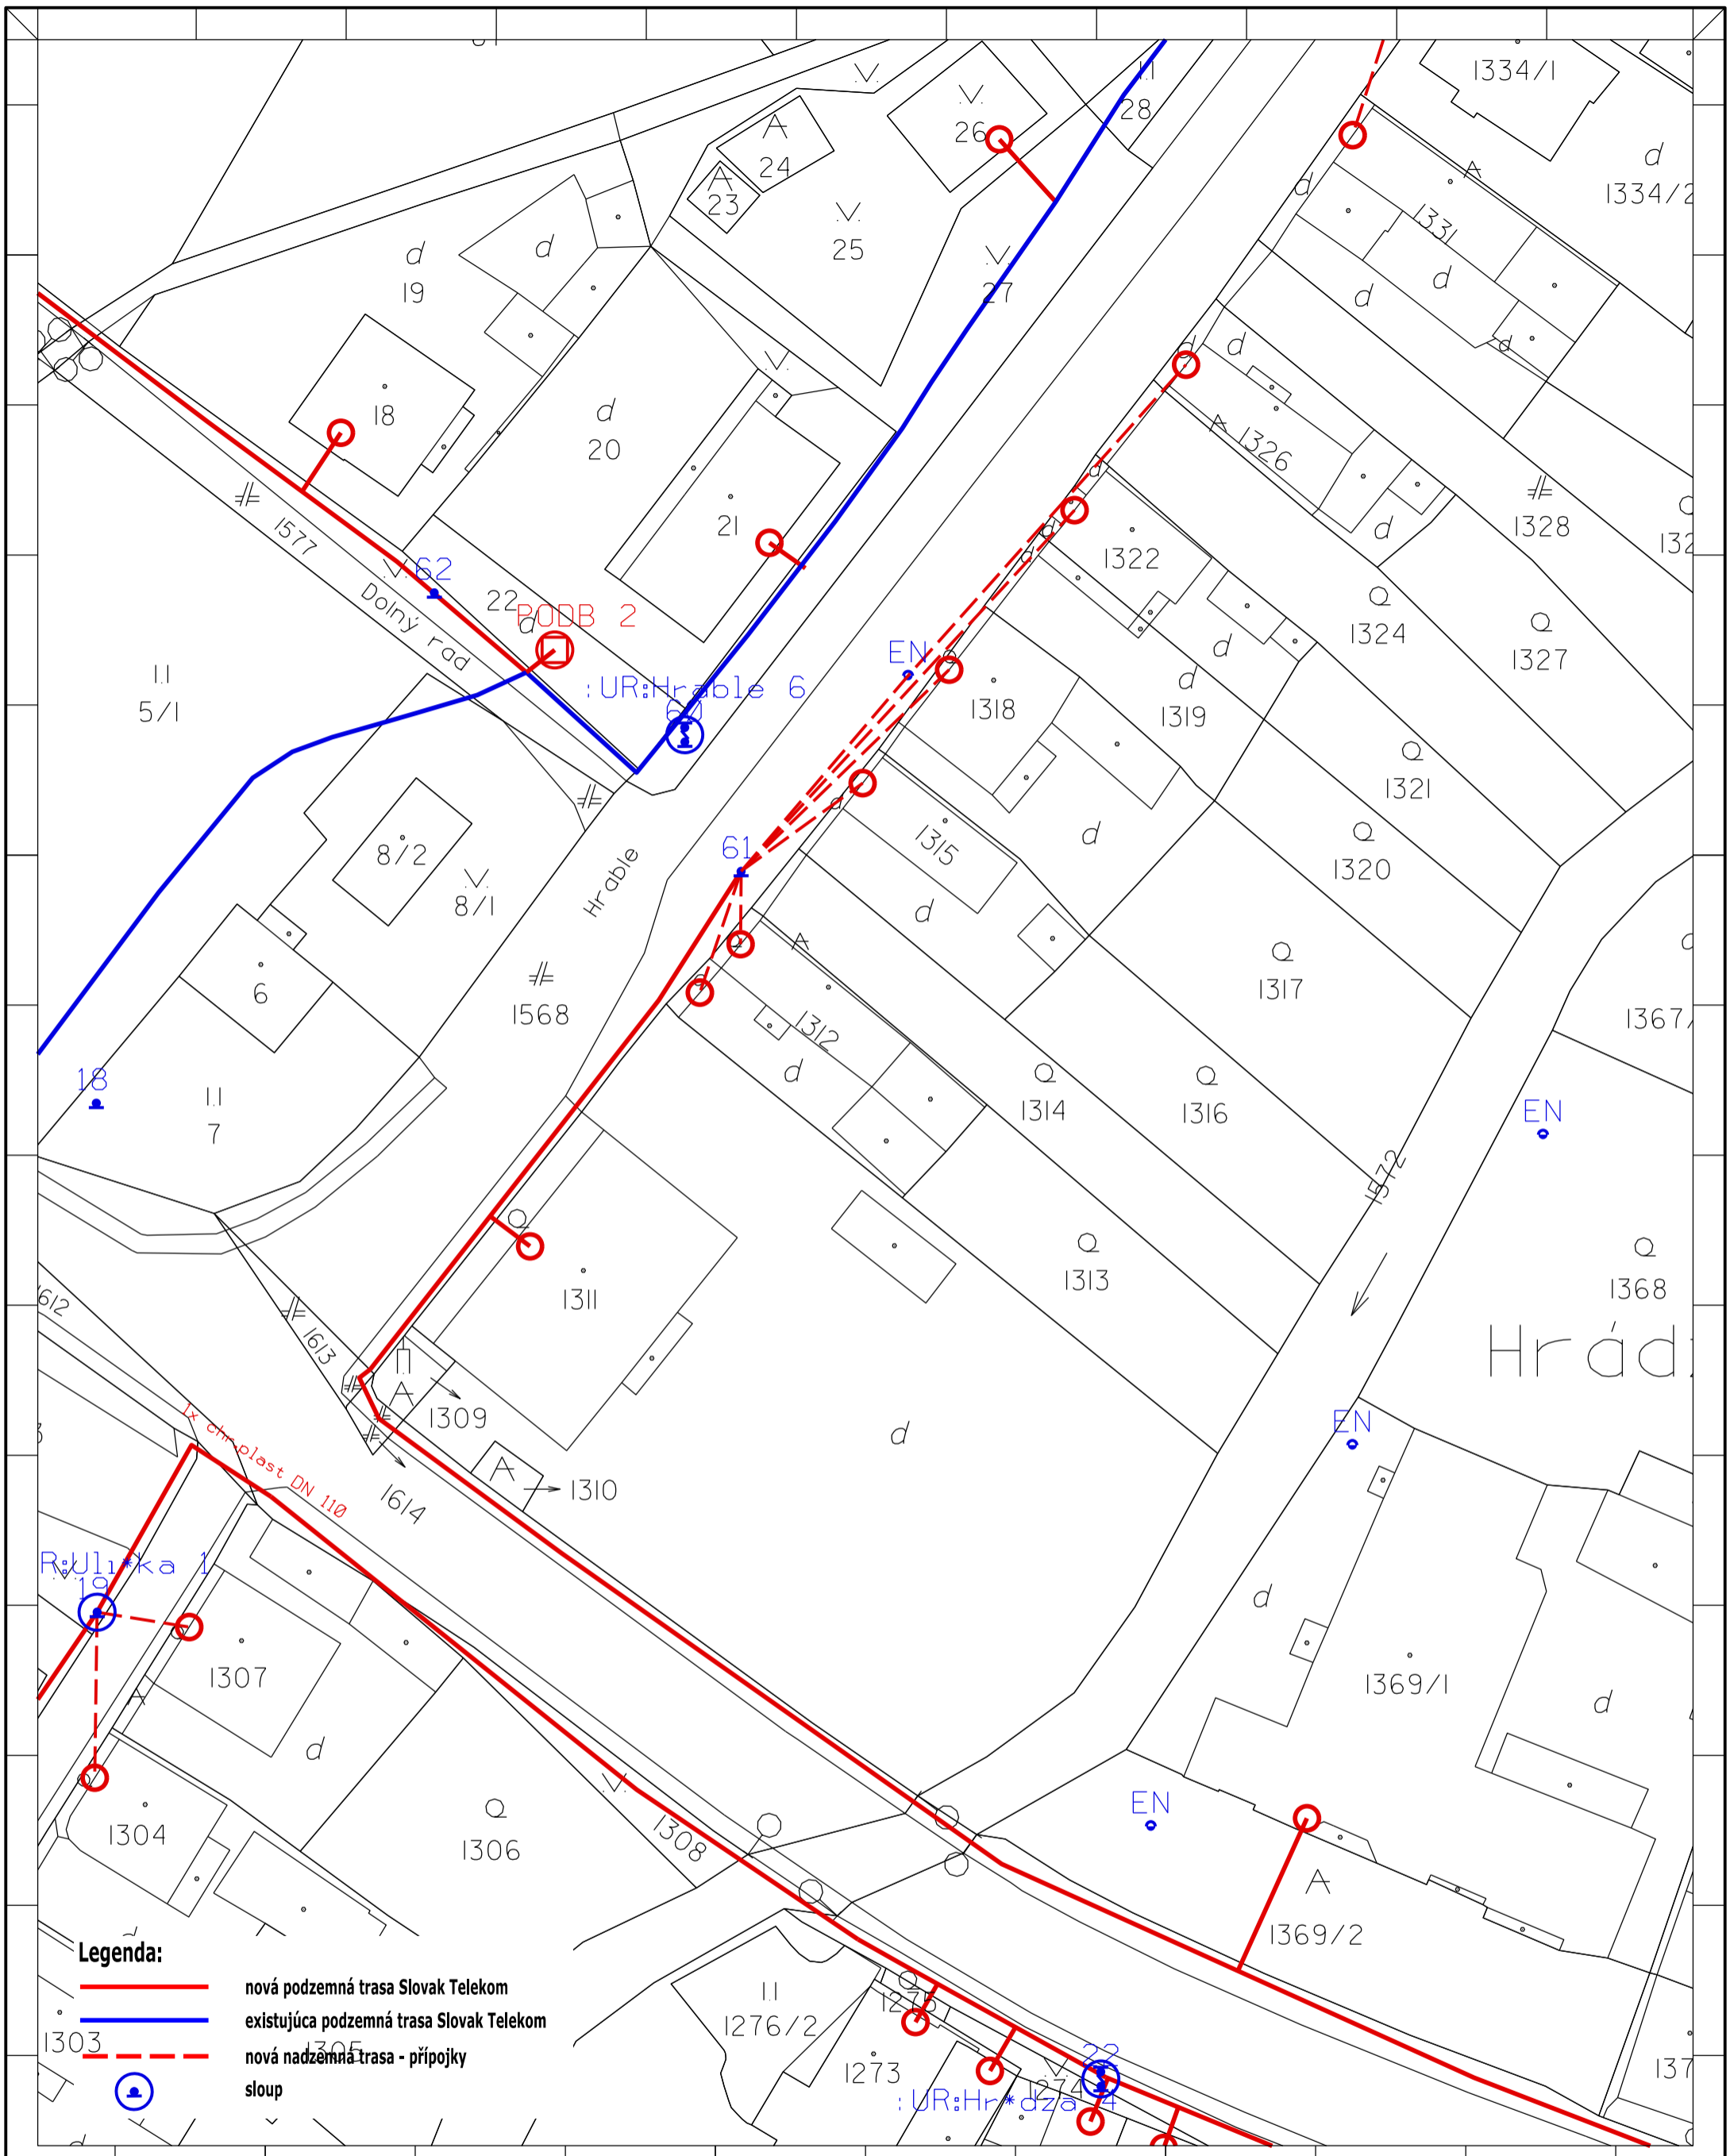

Legenda:


- nová podzemná trasa Slovak Telekom
- existujúca podzemná trasa Slovak Telekom
- - - nová nadzemná trasa - prípojky
- ⊙ sloup

Zpracovateľ dokumentácie : OPTOMONT, s.r.o.			Investor : Slovak Telekom, a.s.			Název stavby : INS FTTH BR Michalová		
Bozeny Nemcovej 8, 811 04 Bratislava			Bajkalska 28, 817 62 Bratislava					
Čísť, názov výkresu : Návrh trasy				Odpovedný projektant :	Podpis :	Číslo investora :	Formát :	Výkres č. :
část 08				Kontroloval :	Podpis :	Číslo dodávateľa :	Stupeň :	Měřítko :
				Veronika Kastnerova		PD	27.12.2016	A3V
				Kreslil :	Podpis :	1:500		08
				Jiří Wojnar				

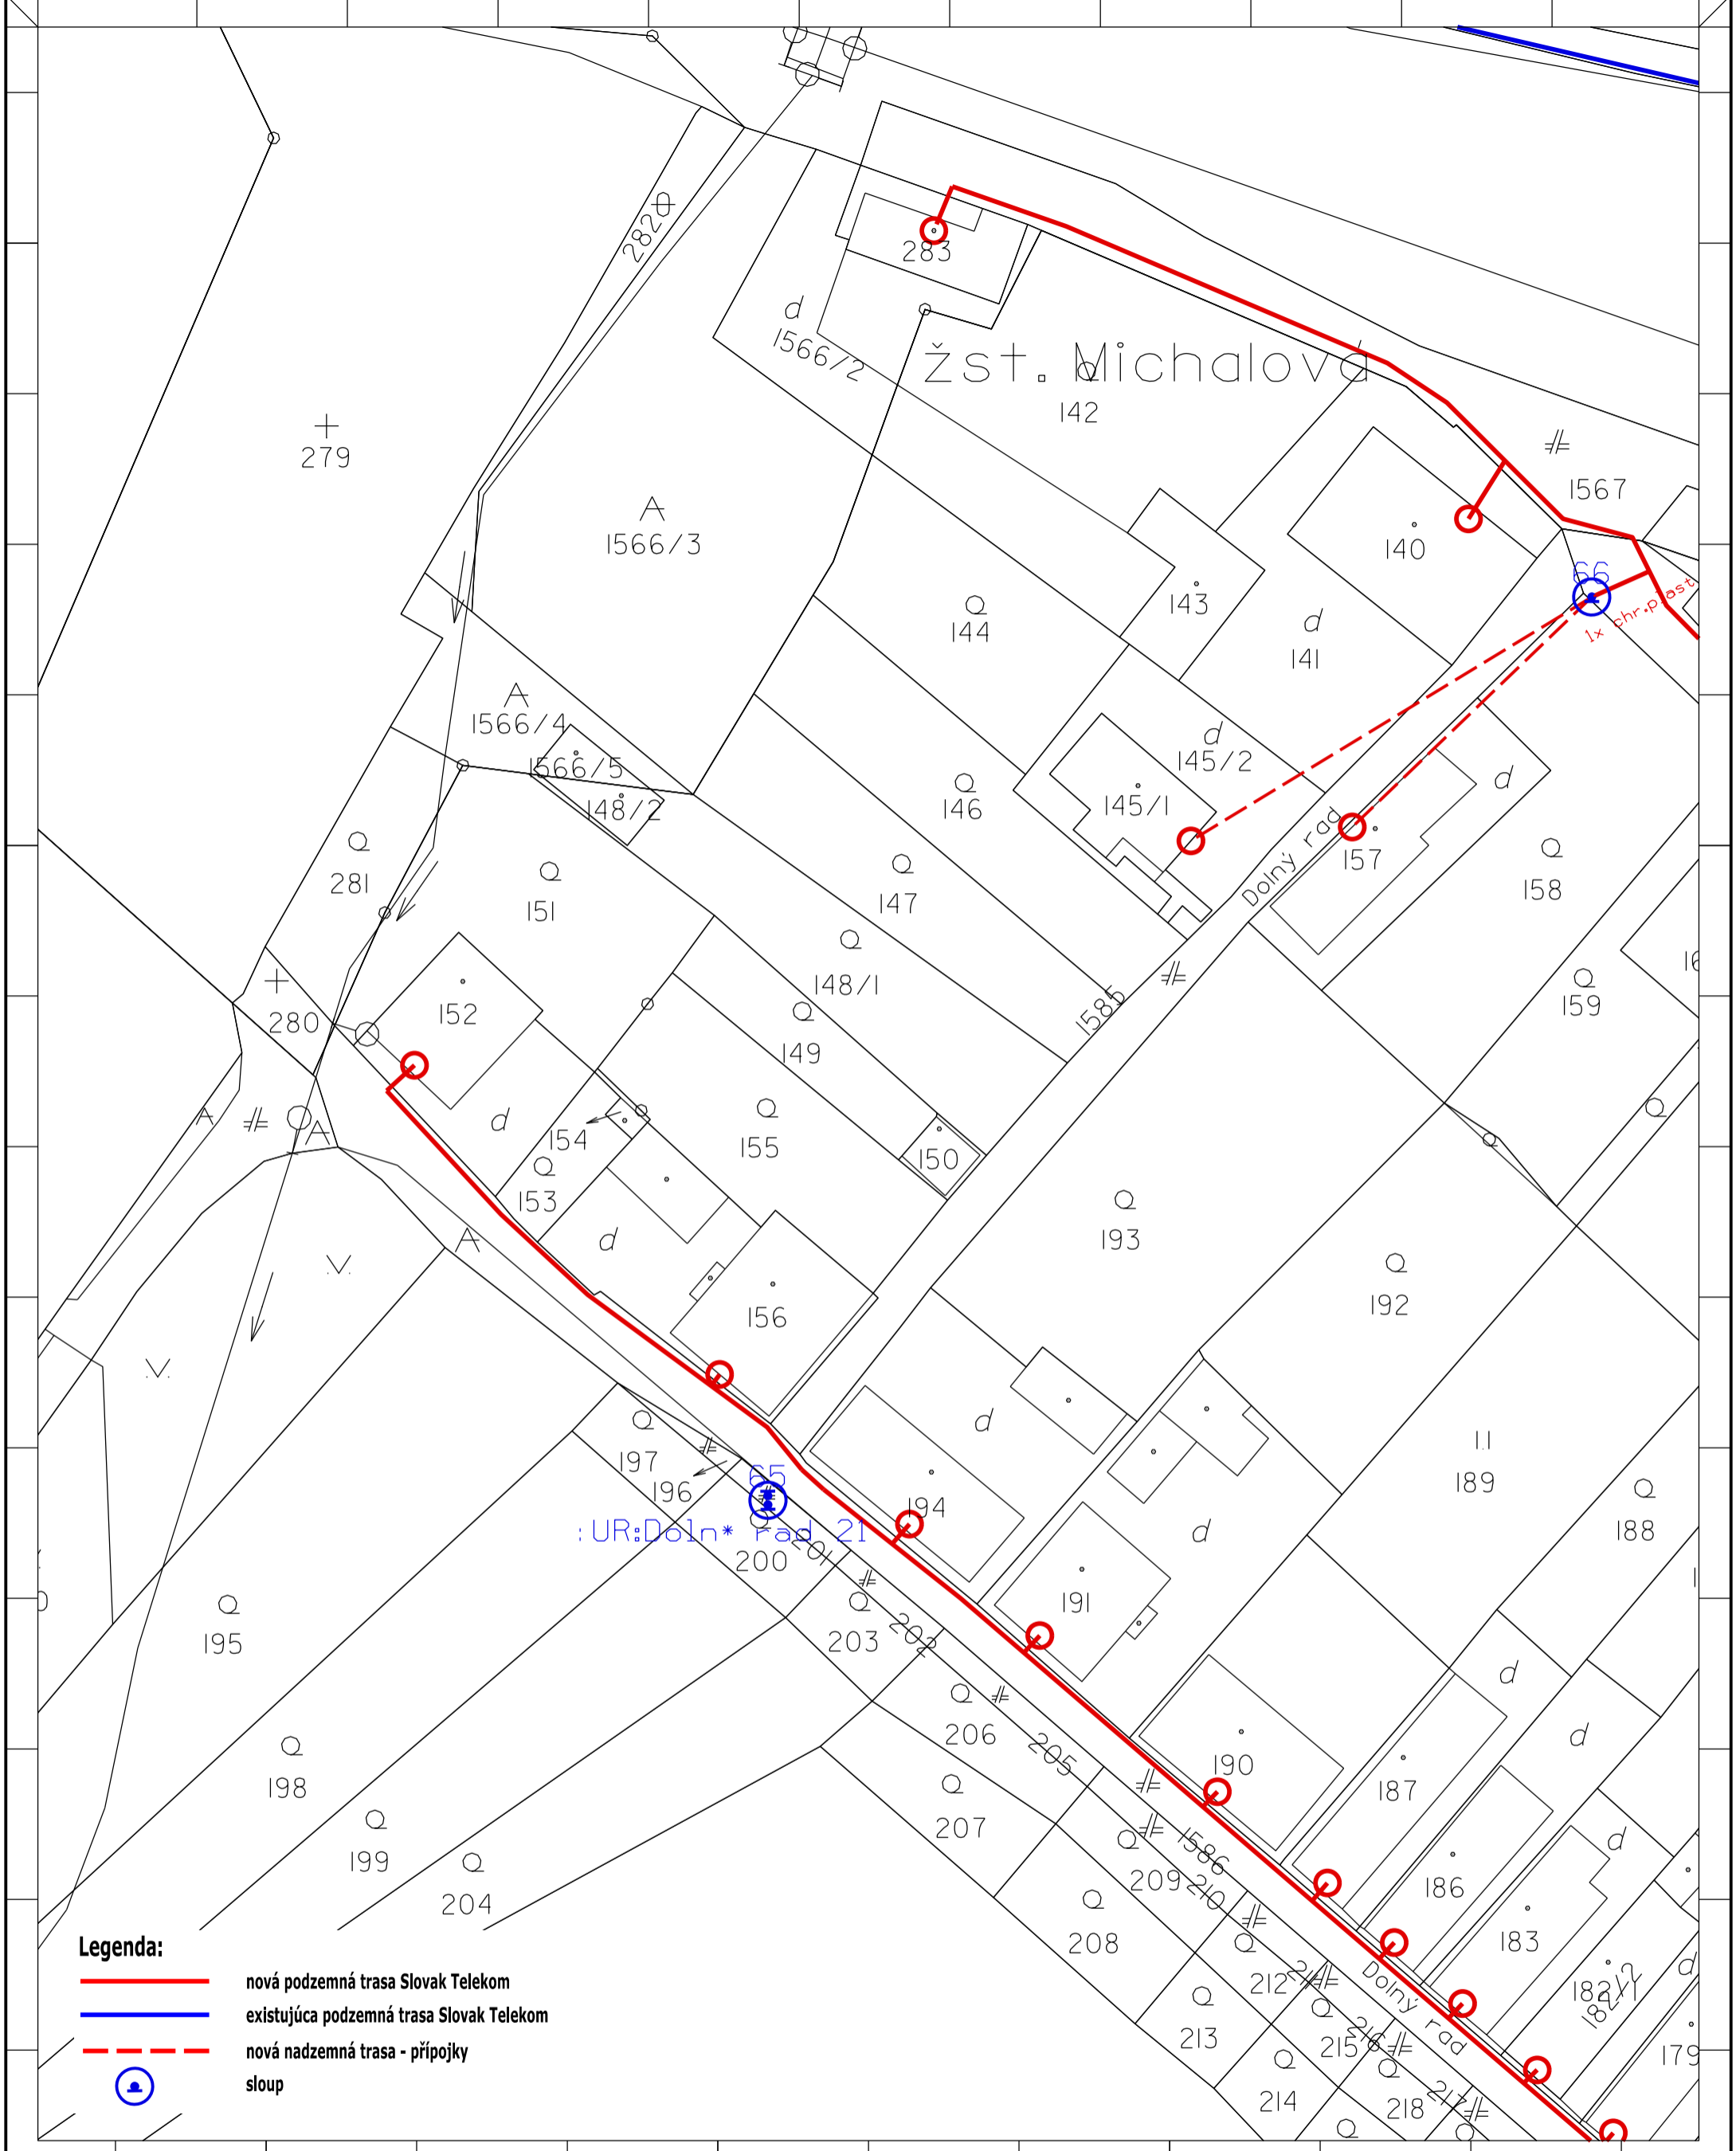

- Legenda:**
- nová podzemná trasa Slovak Telekom
 - existujúca podzemná trasa Slovak Telekom
 - - - nová nadzemná trasa - prípojky
 - sloup

Zpracovateľ dokumentácie : OPTOMONT, s.r.o. Bozeny Nemcovej 8, 811 04 Bratislava		Investor: Slovak Telekom, a.s. Bajkalska 28, 817 62 Bratislava		Název stavby : INS FTTH BR Michalovce	
Čiast, názov výkresu: Návrh trasy časť 09		Odpovedný projektant: Podpis: Kontroloval : Veronika Kastnerova Kreslil : Jiří Wojsnar	Podpis: Podpis: Podpis:	Číslo investora: Číslo dodávateľa: Stupeň: Datum: Revízia: MÄRKA: 1:500	Formát: A3V Výkres č.: 09

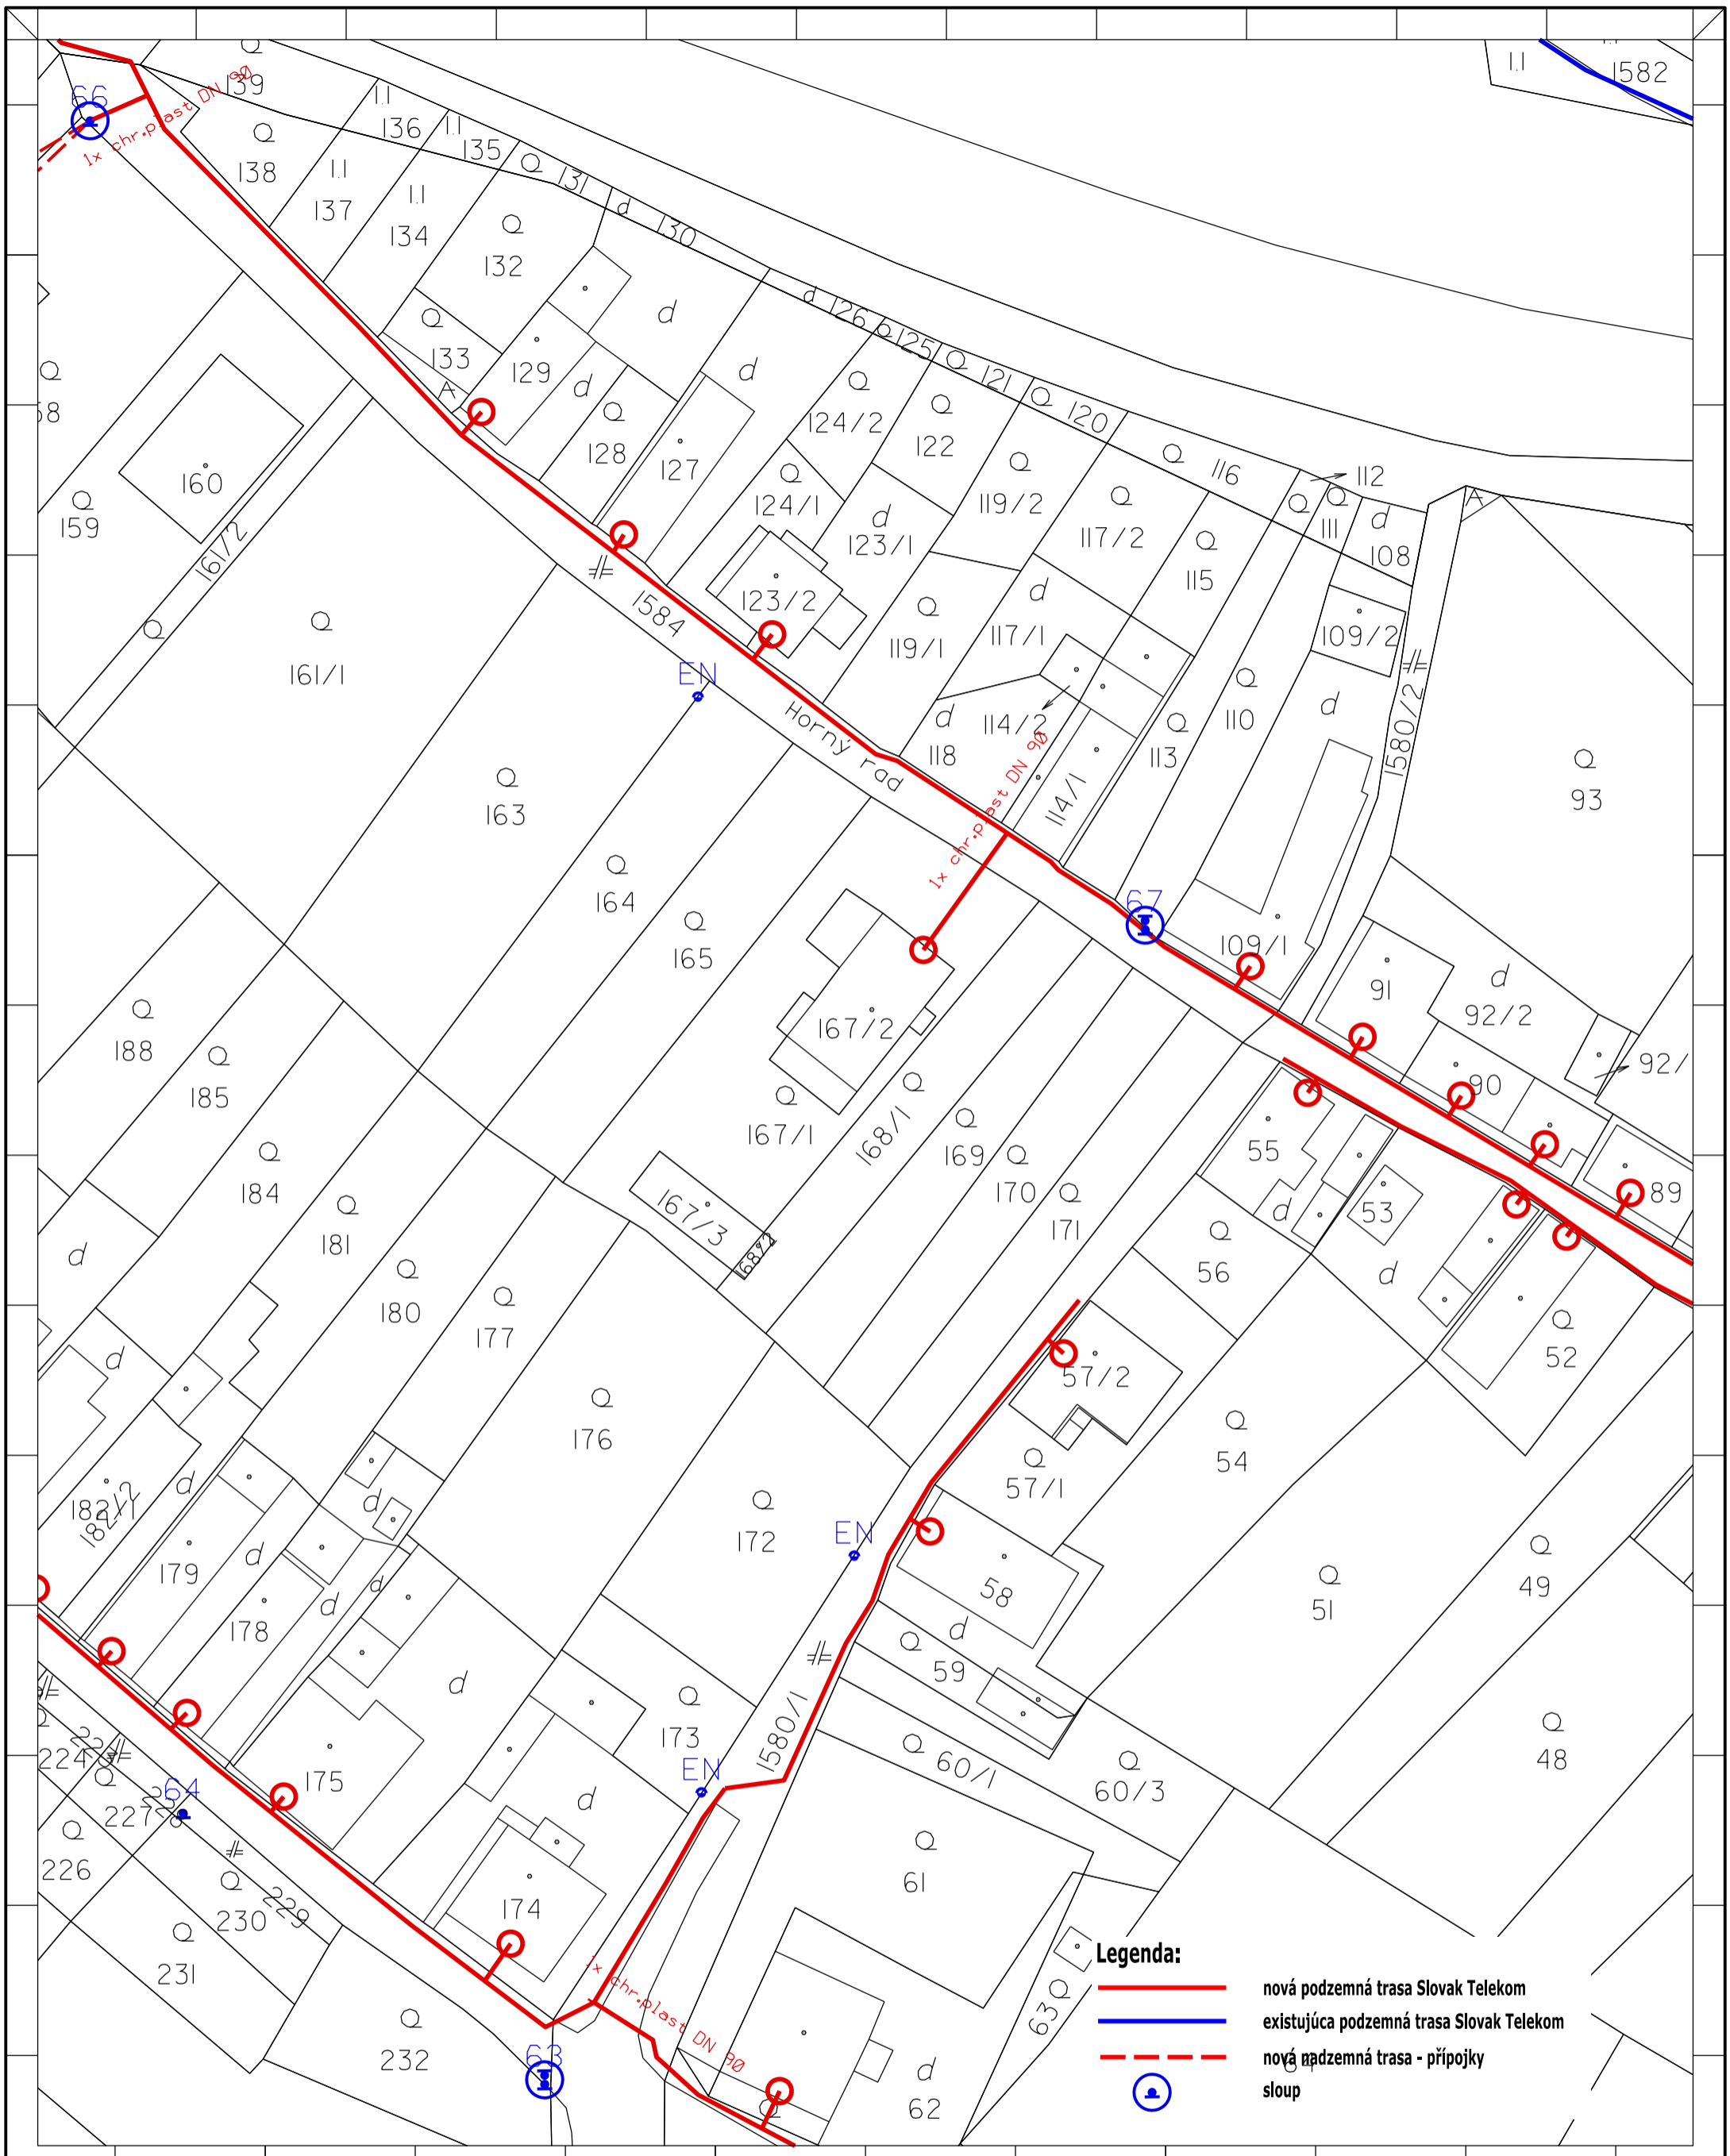


- Legenda:**
- nová podzemná trasa Slovak Telekom
 - existujúca podzemná trasa Slovak Telekom
 - - - nová podzemná trasa - prípojky
 - ⊙ sloup


Zpracovateľ dokumentácie: OPTOMONT, s.r.o. Bozeny Nemcovej 8, 811 04 Bratislava		Investor: Slovak Telekom, a.s. Bajkalska 28, 817 62 Bratislava		Název stavby: INS FTTH BR Michalová	
Časť, názov výkresu: Návrh trasy časť 10		Odpovedný projektant: Podpis: Kontroloval: Veronika Kastnerova Kreslil: Jiří Wojsnar		Číslo investora: Číslo dodávateľa: Stupeň: PD Datum: 27.12.2016 Revízie: Mäříko: 1:500	
				A3V	10

Legenda:

- nová podzemná trasa Slovak Telekom
- existujúca podzemná trasa Slovak Telekom
- - - nová nadzemná trasa - prípojky
- ⊙ sloup

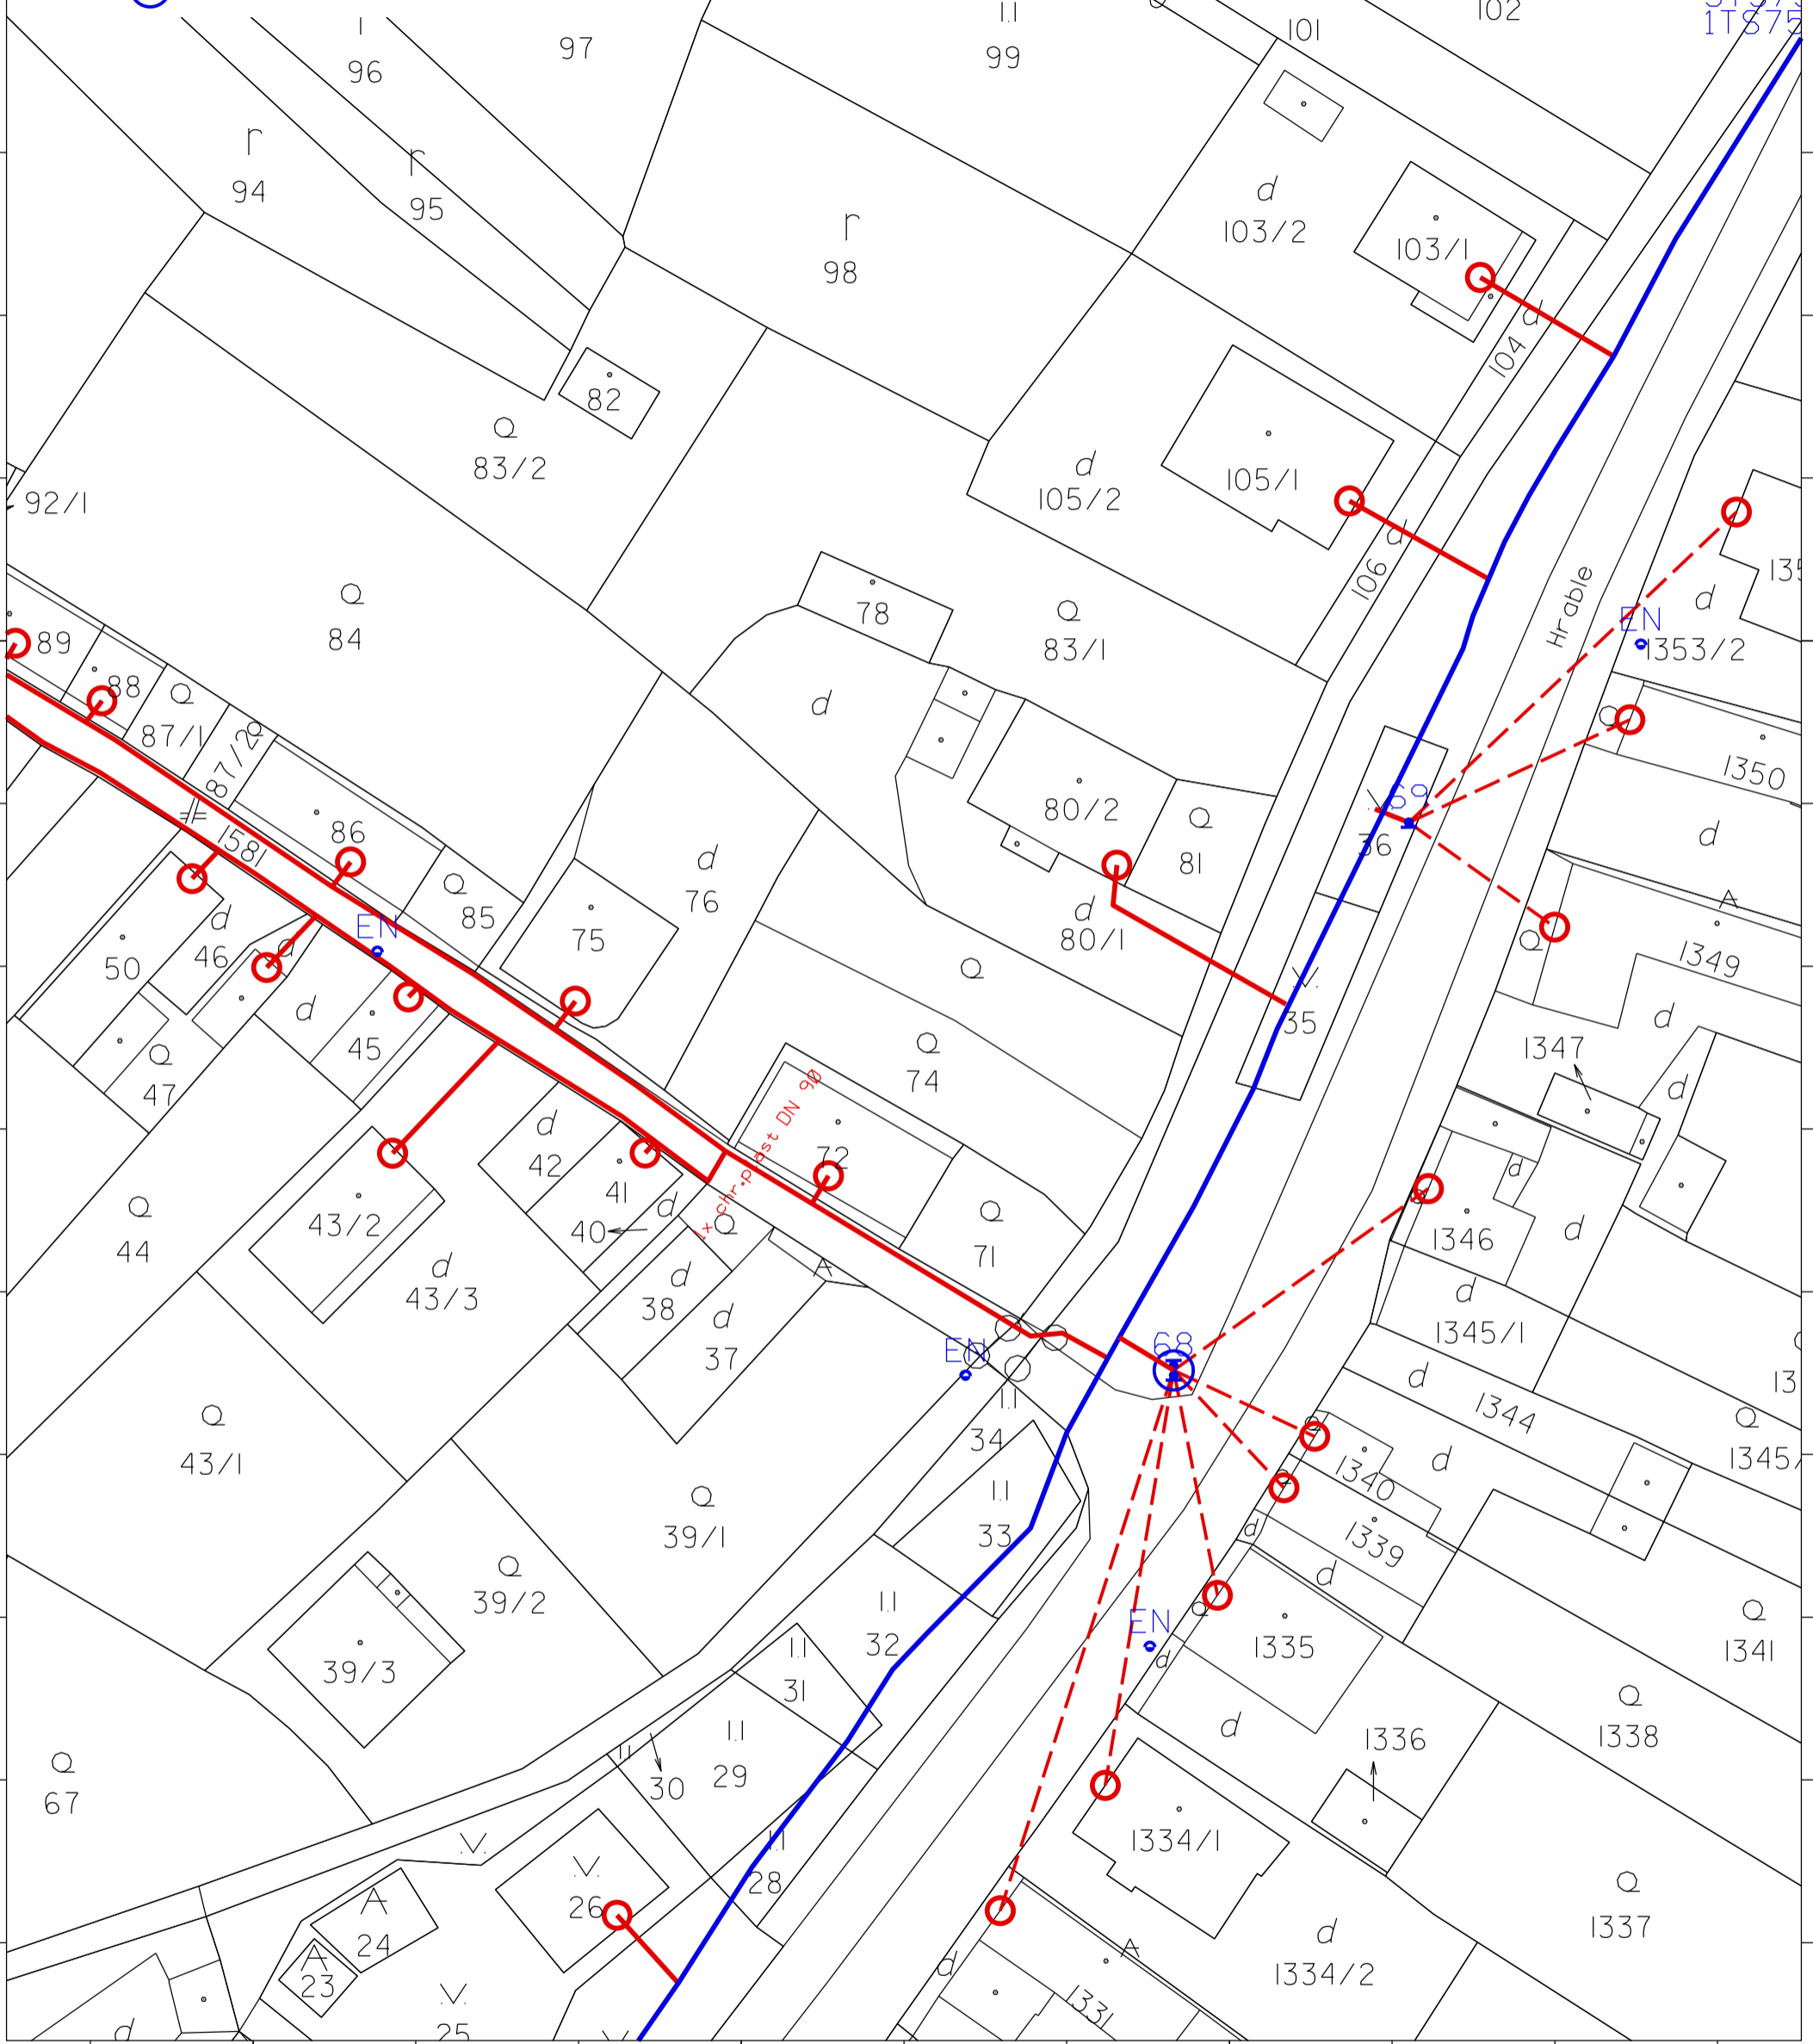


Zpracovateľ dokumentácie:		Investor:		Název stavby:	
OPTOMONT, s.r.o.		Slovak Telekom, a.s.		INS FTTH BR Michalová	
Bozeny Nemcovej 8, 811 04 Bratislava		Bajkalska 28, 817 62 Bratislava			
Časť, názov výkresu:		Odpovedný projektant:	Podpis:	Číslo investora:	Formát:
Návrh trasy		Kontroloval:	Podpis:	Číslo dodávateľa:	Stupeň:
časť II		Veronika Kastnerova	(Signature)	PD	27.12.2016
		Kreslil:	Podpis:	Revízia:	MÄRko:
		Jiří Wojsnar	(Signature)	1:500	A3V
				Výkres č.:	11

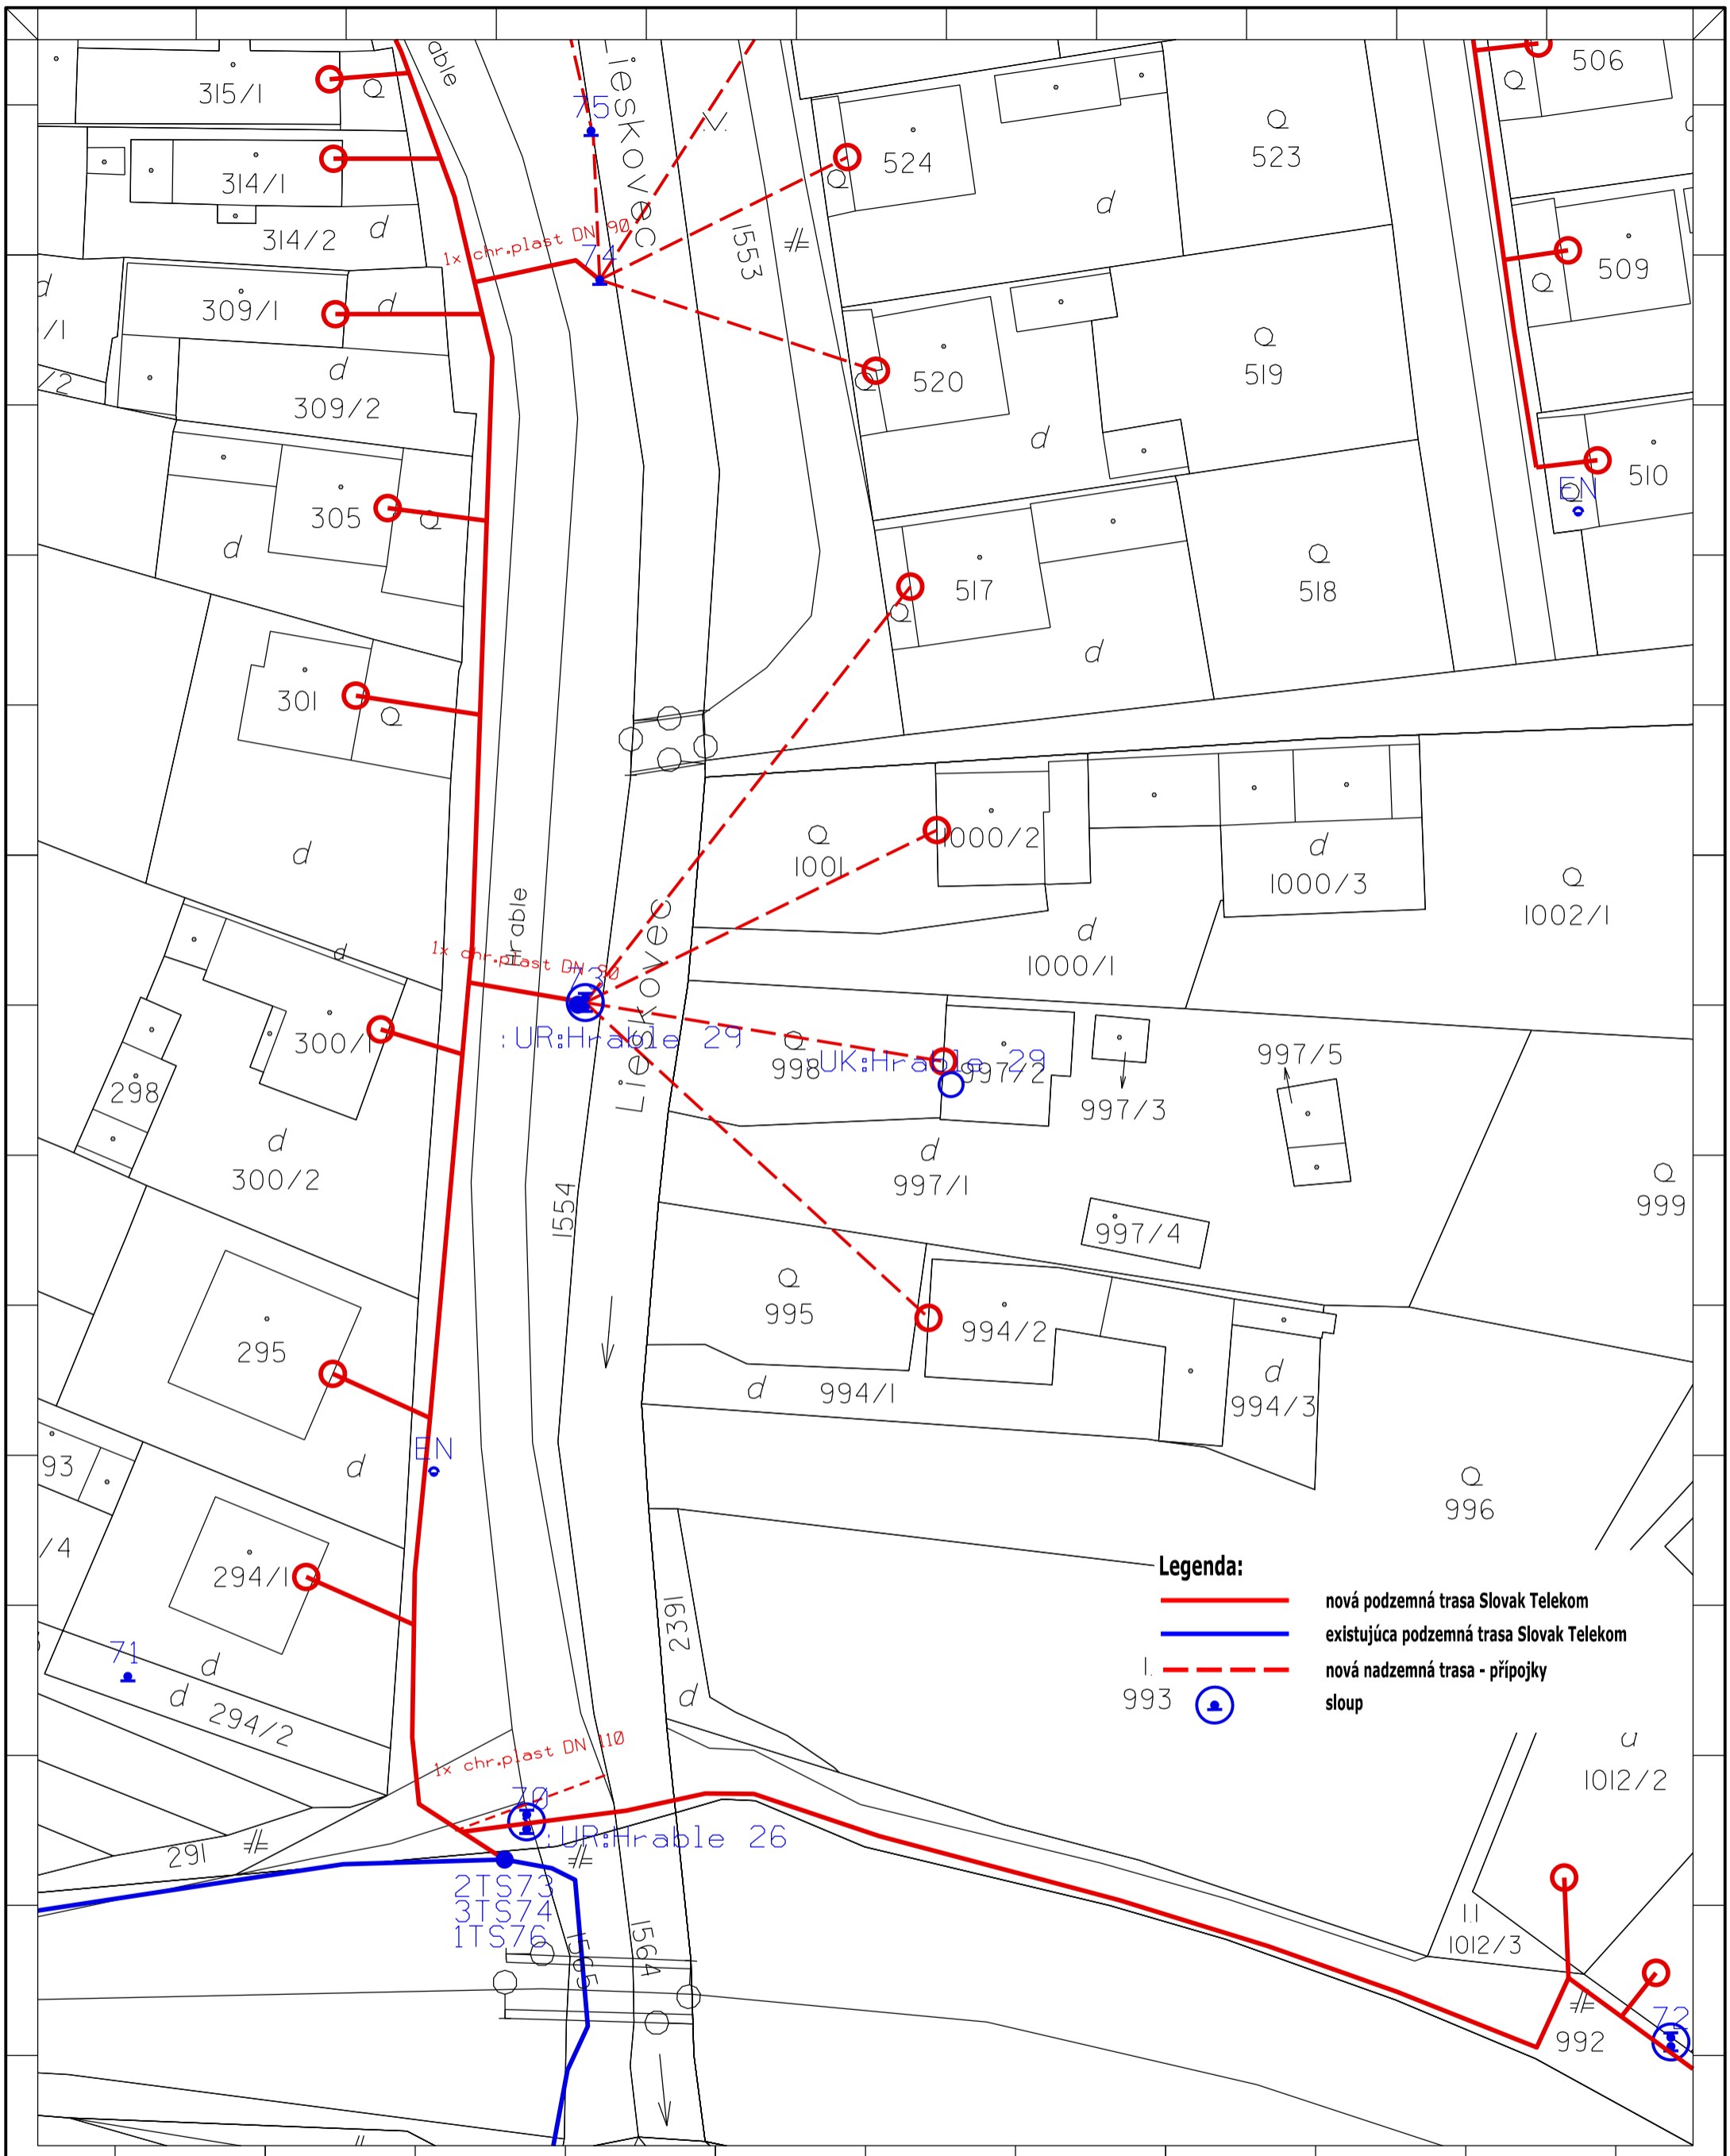


- Legenda:**
- nová podzemná trasa Slovak Telekom
 - existujúca podzemná trasa Slovak Telekom
 - - - nová nadzemná trasa - prípojky
 - 993 sĺp

Zpracovateľ dokumentácie : OPTOMONT, s.r.o. Bozeny Nemcovej 8, 811 04 Bratislava		Investor: Slovak Telekom, a.s. Bajkalska 28, 817 62 Bratislava		Název stavby : INS FTTH BR Michalová	
Část, názov výkresu: Návrh trasy časť 12		Odpovedný projektant: Podpis: Kontroloval : Veronika Kastnerova Kreslil : Jiří Wołnar		Číslo investora: Číslo dodávateľa: Stupeň: PD Datum: 27.12.2016 Revízia: Měřítko: 1:500	
				Formát: A3V	Výkres č.: 12

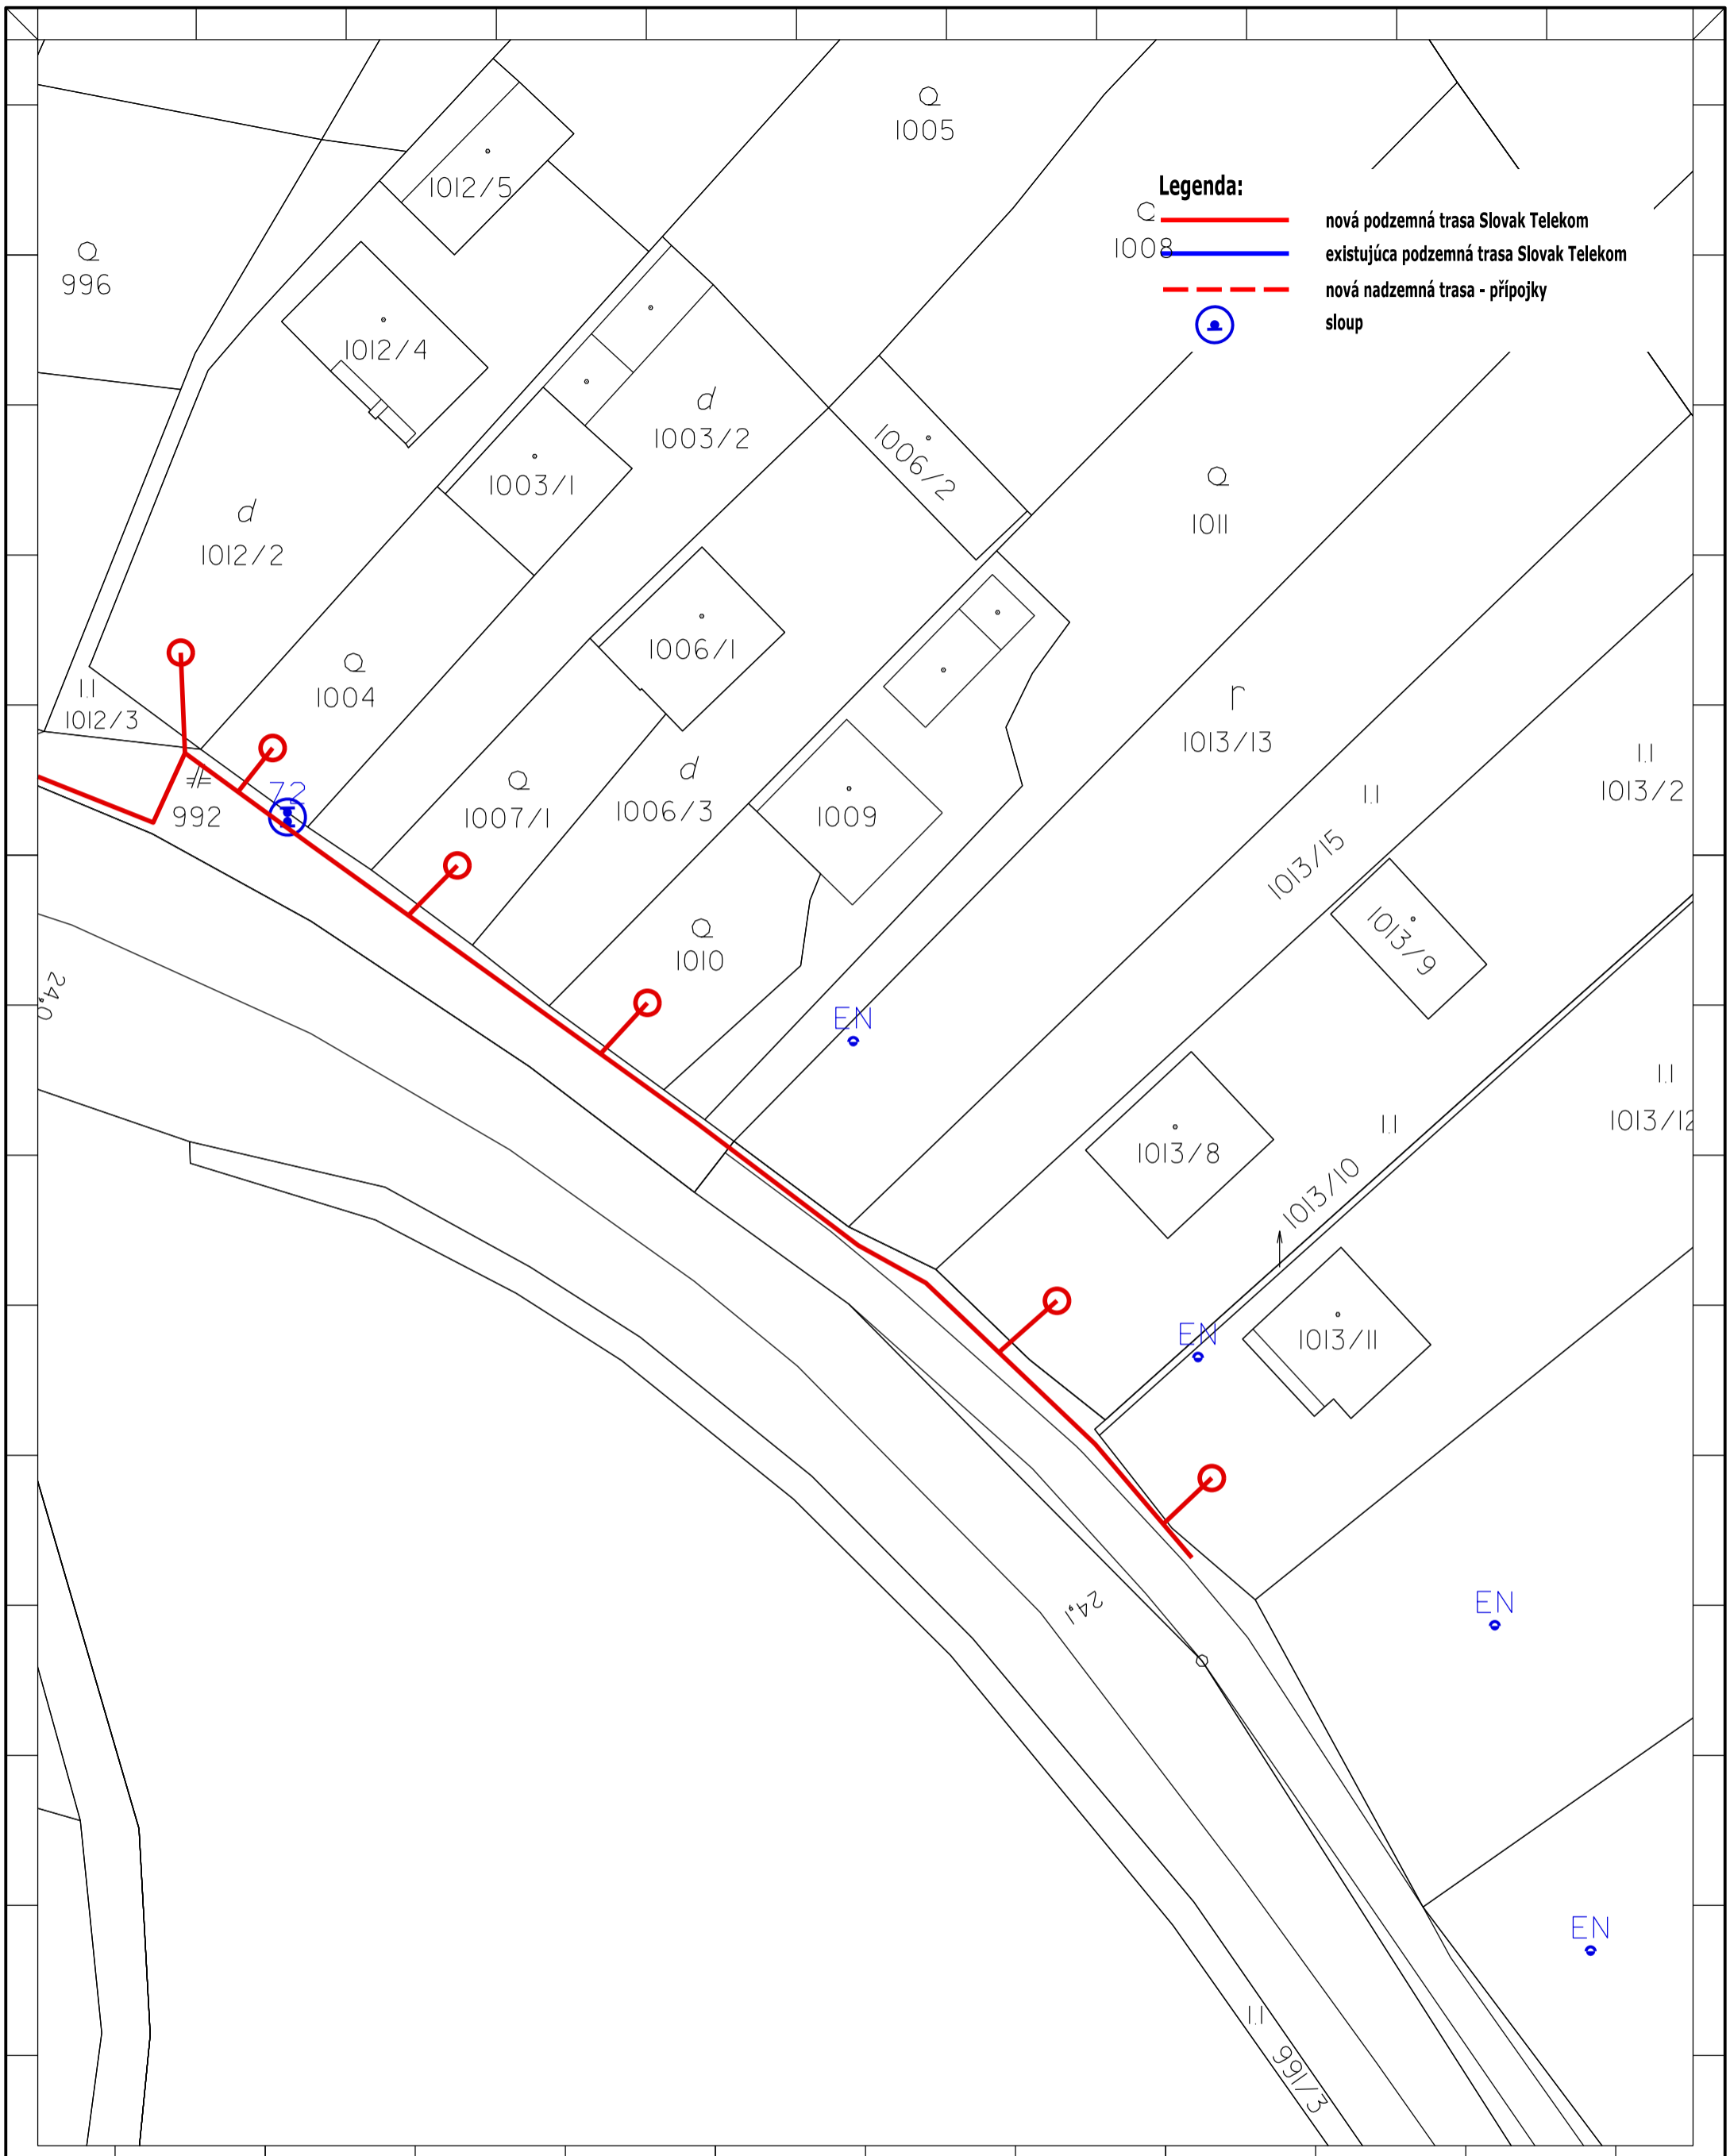

Zpracovateľ dokumentácie :		Investor :		Název stavby :	
OPTOMONT, s.r.o.		Slovak Telekom, a.s.		INS FTTH BR Michalová	
Bozeny Nemcovej 8, 811 04 Bratislava		Bajkalska 28, 817 62 Bratislava			
Časť, názov výkresu :		Odpovedný projektant :	Podpis :	Číslo investora :	Formát :
Návrh trasy		Kontroloval :	Podpis :	Číslo dodávateľa :	A3V
časť 13		Veronika Kastnerova		Stupeň :	
		Kreslil :	Podpis :	Datum :	1:500
		Jiří Wojnar		27.12.2016	
				Revízia :	13
				MĚRKO :	

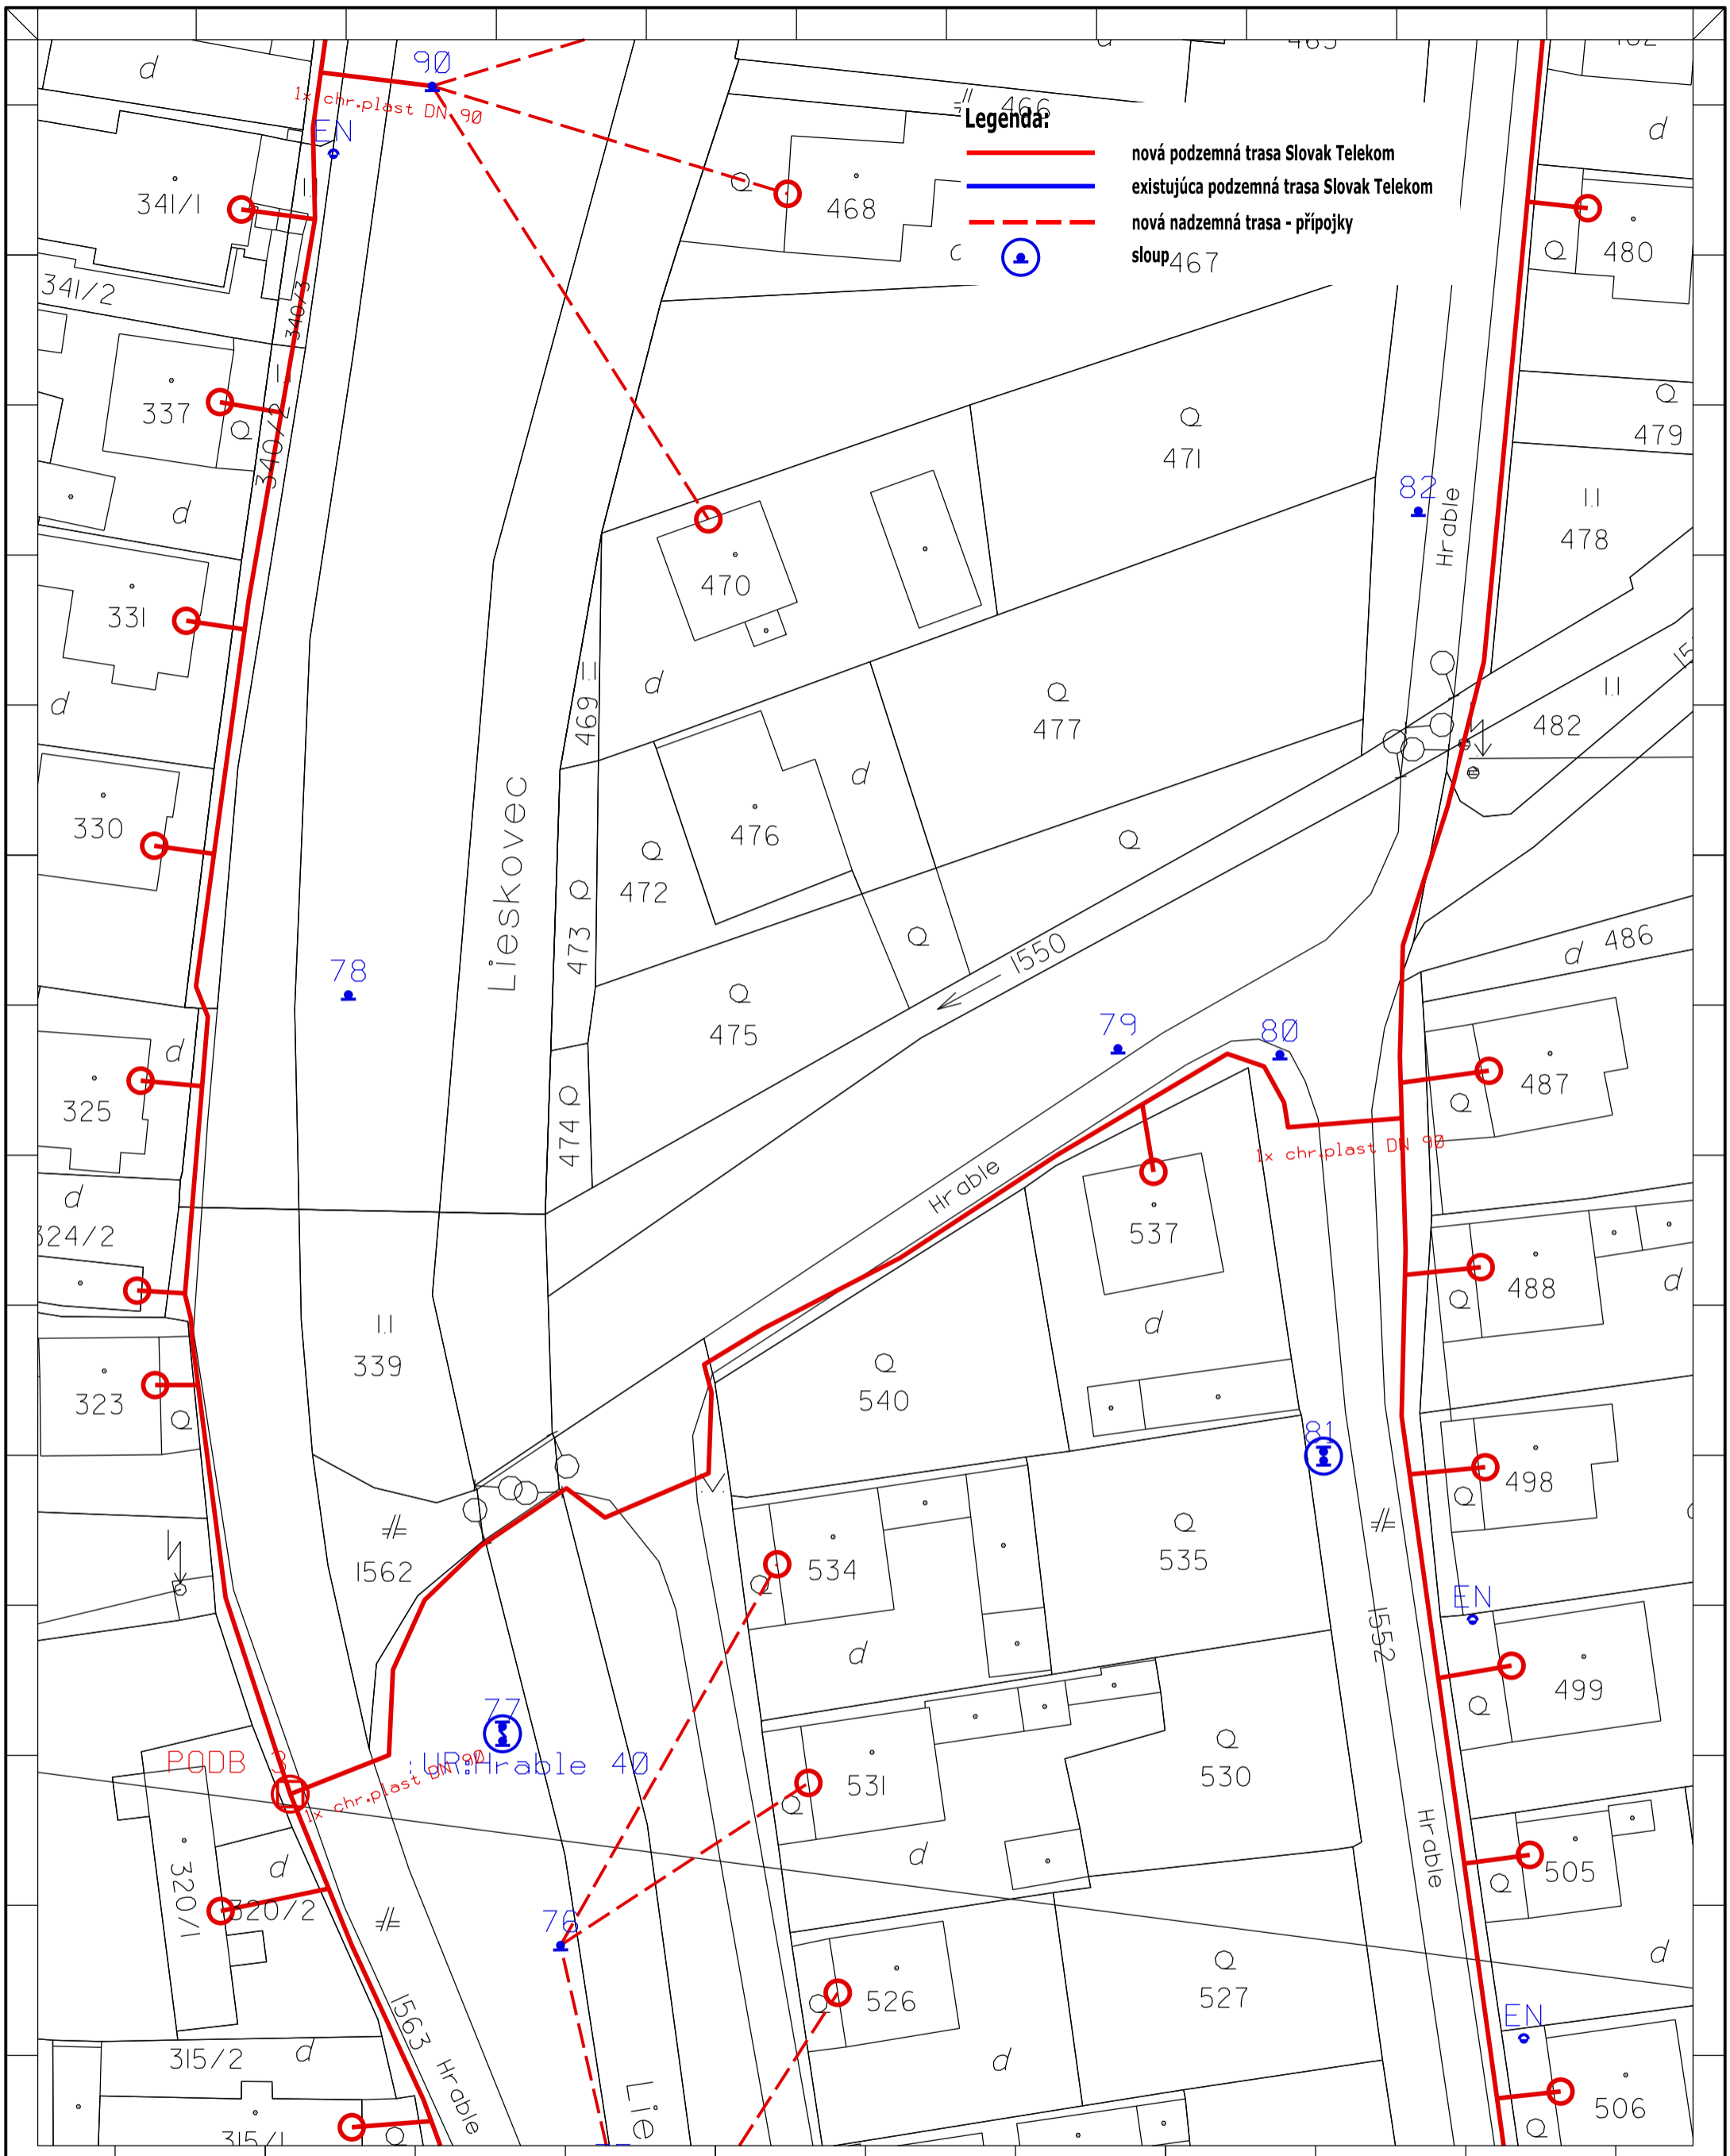


Legenda:

- nová podzemná trasa Slovak Telekom
- existujúca podzemná trasa Slovak Telekom
- - - nová nadzemná trasa - prípojky



sloup 467

Zpracovateľ dokumentácie : OPTOMONT, s.r.o. Bozeny Nemcovej 8, 811 04 Bratislava		Investor: Slovak Telekom, a.s. Bajkalska 28, 817 62 Bratislava		Název stavby : INS FTTH BR Michalová	
Číslo investora: Číslo dodávateľa: Stupeň: Datum: Revízie: MŠRko:		Odpovedný projektant: Podpis: Kontroloval : Veronika Kastnerova Kreslil : Jiří Wojsnar		Formát: A3V Výkres č.: 14	
Časť, názov výkresu: Návrh trasy časť 14		Mierka: 1:500			

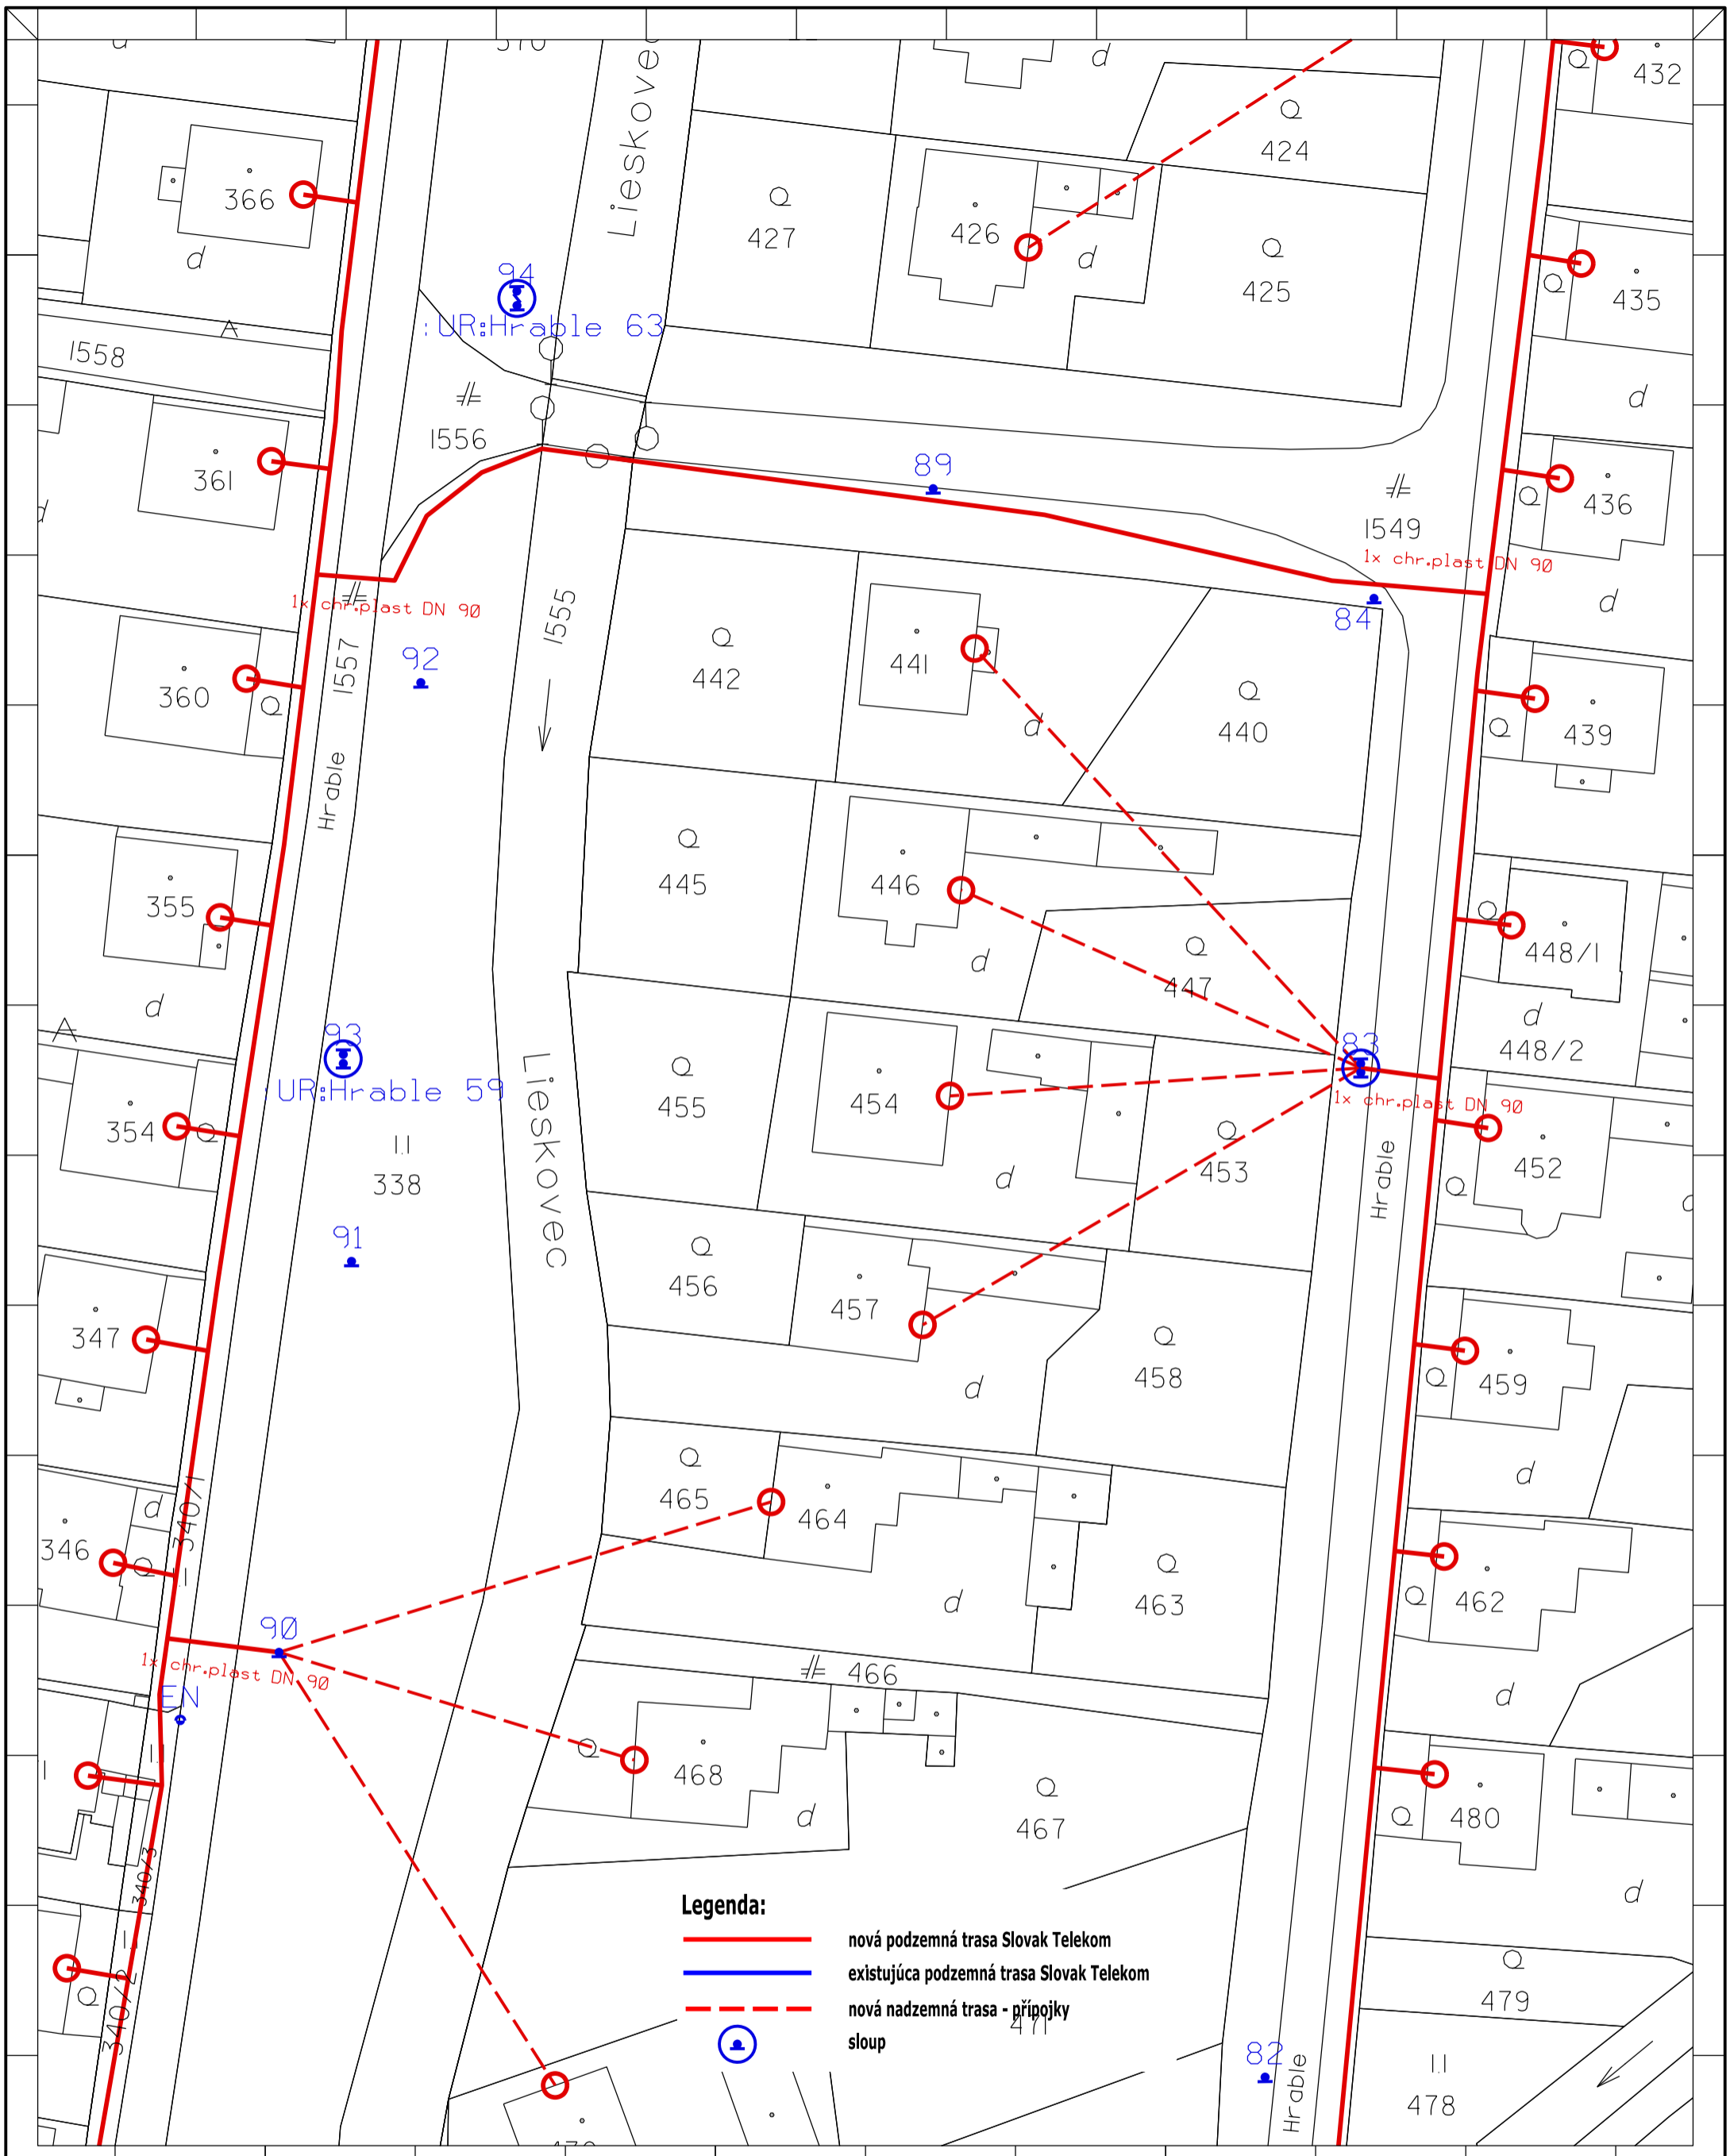


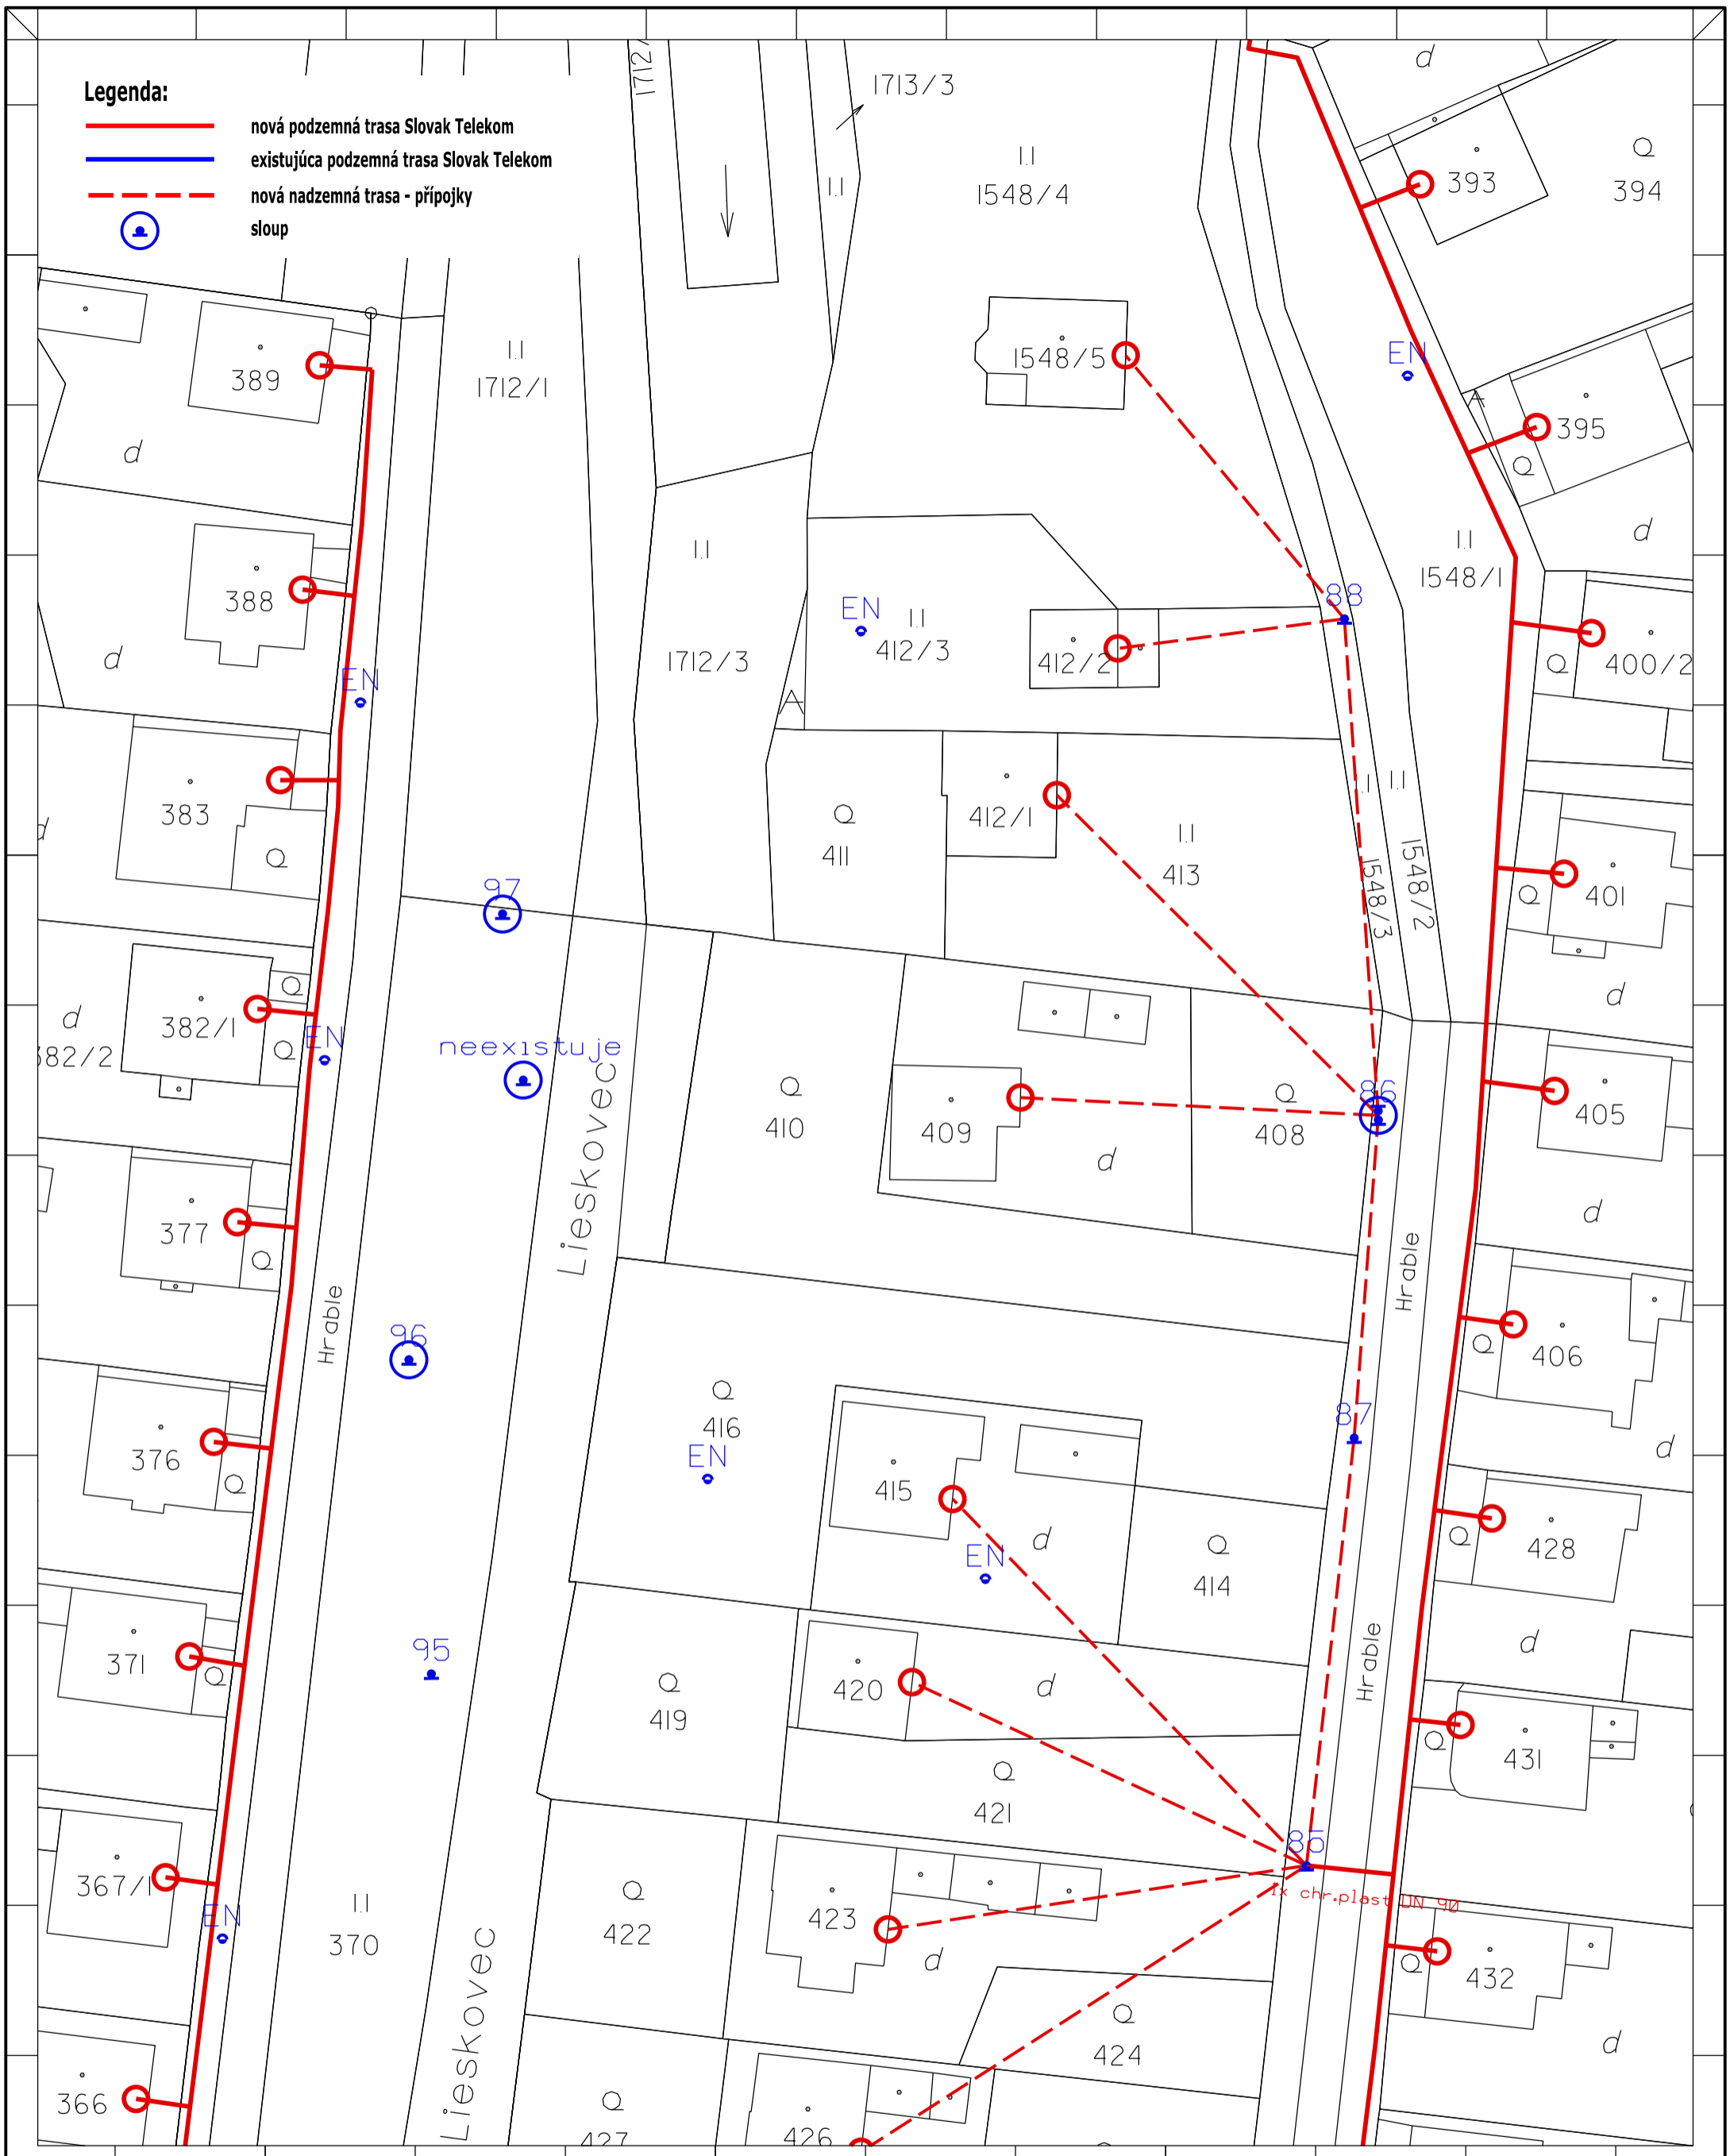
Legenda:

- nová podzemná trasa Slovak Telekom
- existujúca podzemná trasa Slovak Telekom
- - - nová nadzemná trasa - prípojky
- stĺp

Zpracovateľ dokumentácie:		Investor:		Název stavby:	
OPTOMONT, s.r.o.		Slovak Telekom, a.s.		INS FTTH BR Michalová	
Bozeny Nemcovej 8, 811 04 Bratislava		Bajkalska 28, 817 62 Bratislava			
Časť, názov výkresu:		Odpovedný projektant:		Číslo investora:	
Návrh trasy		Podpis:		Číslo dodávateľa:	
časť 15		Kontroloval:		Stupeň:	
		Veronika Kastnerova		PD	
		Kreslil:		Datum:	
		Jiří Wojsnar		27.12.2016	
		Podpis:		Revízie:	
				MÄRKA:	
				1:500	
				A3V	
				15	


Legenda:


- nová podzemná trasa Slovak Telekom
- existujúca podzemná trasa Slovak Telekom
- - - nová nadzemná trasa - prípojky
-  sloup



Zpracovateľ dokumentácie : OPTOMONT, s.r.o. Bozeny Nemcovej 8, 811 04 Bratislava		Investor: Slovak Telekom, a.s. Bajkalska 28, 817 62 Bratislava		Název stavby : INS FTTH BR Michalová	
Časť, názov výkresu: Návrh trasy časť 16		Odpovedný projektant: Podpis: Kontroloval : Veronika Kastnerova Kreslil : Jiří Wojsnar		Číslo investora: Číslo dodávateľa: Stupeň: PD Datum: 27.12.2016 Revize: MĚRKO: 1:500	
				A3V	16

Legenda:


- nová podzemná trasa Slovak Telekom
- existujúca podzemná trasa Slovak Telekom
- - - nová nadzemná trasa - prípojky
-  sloup

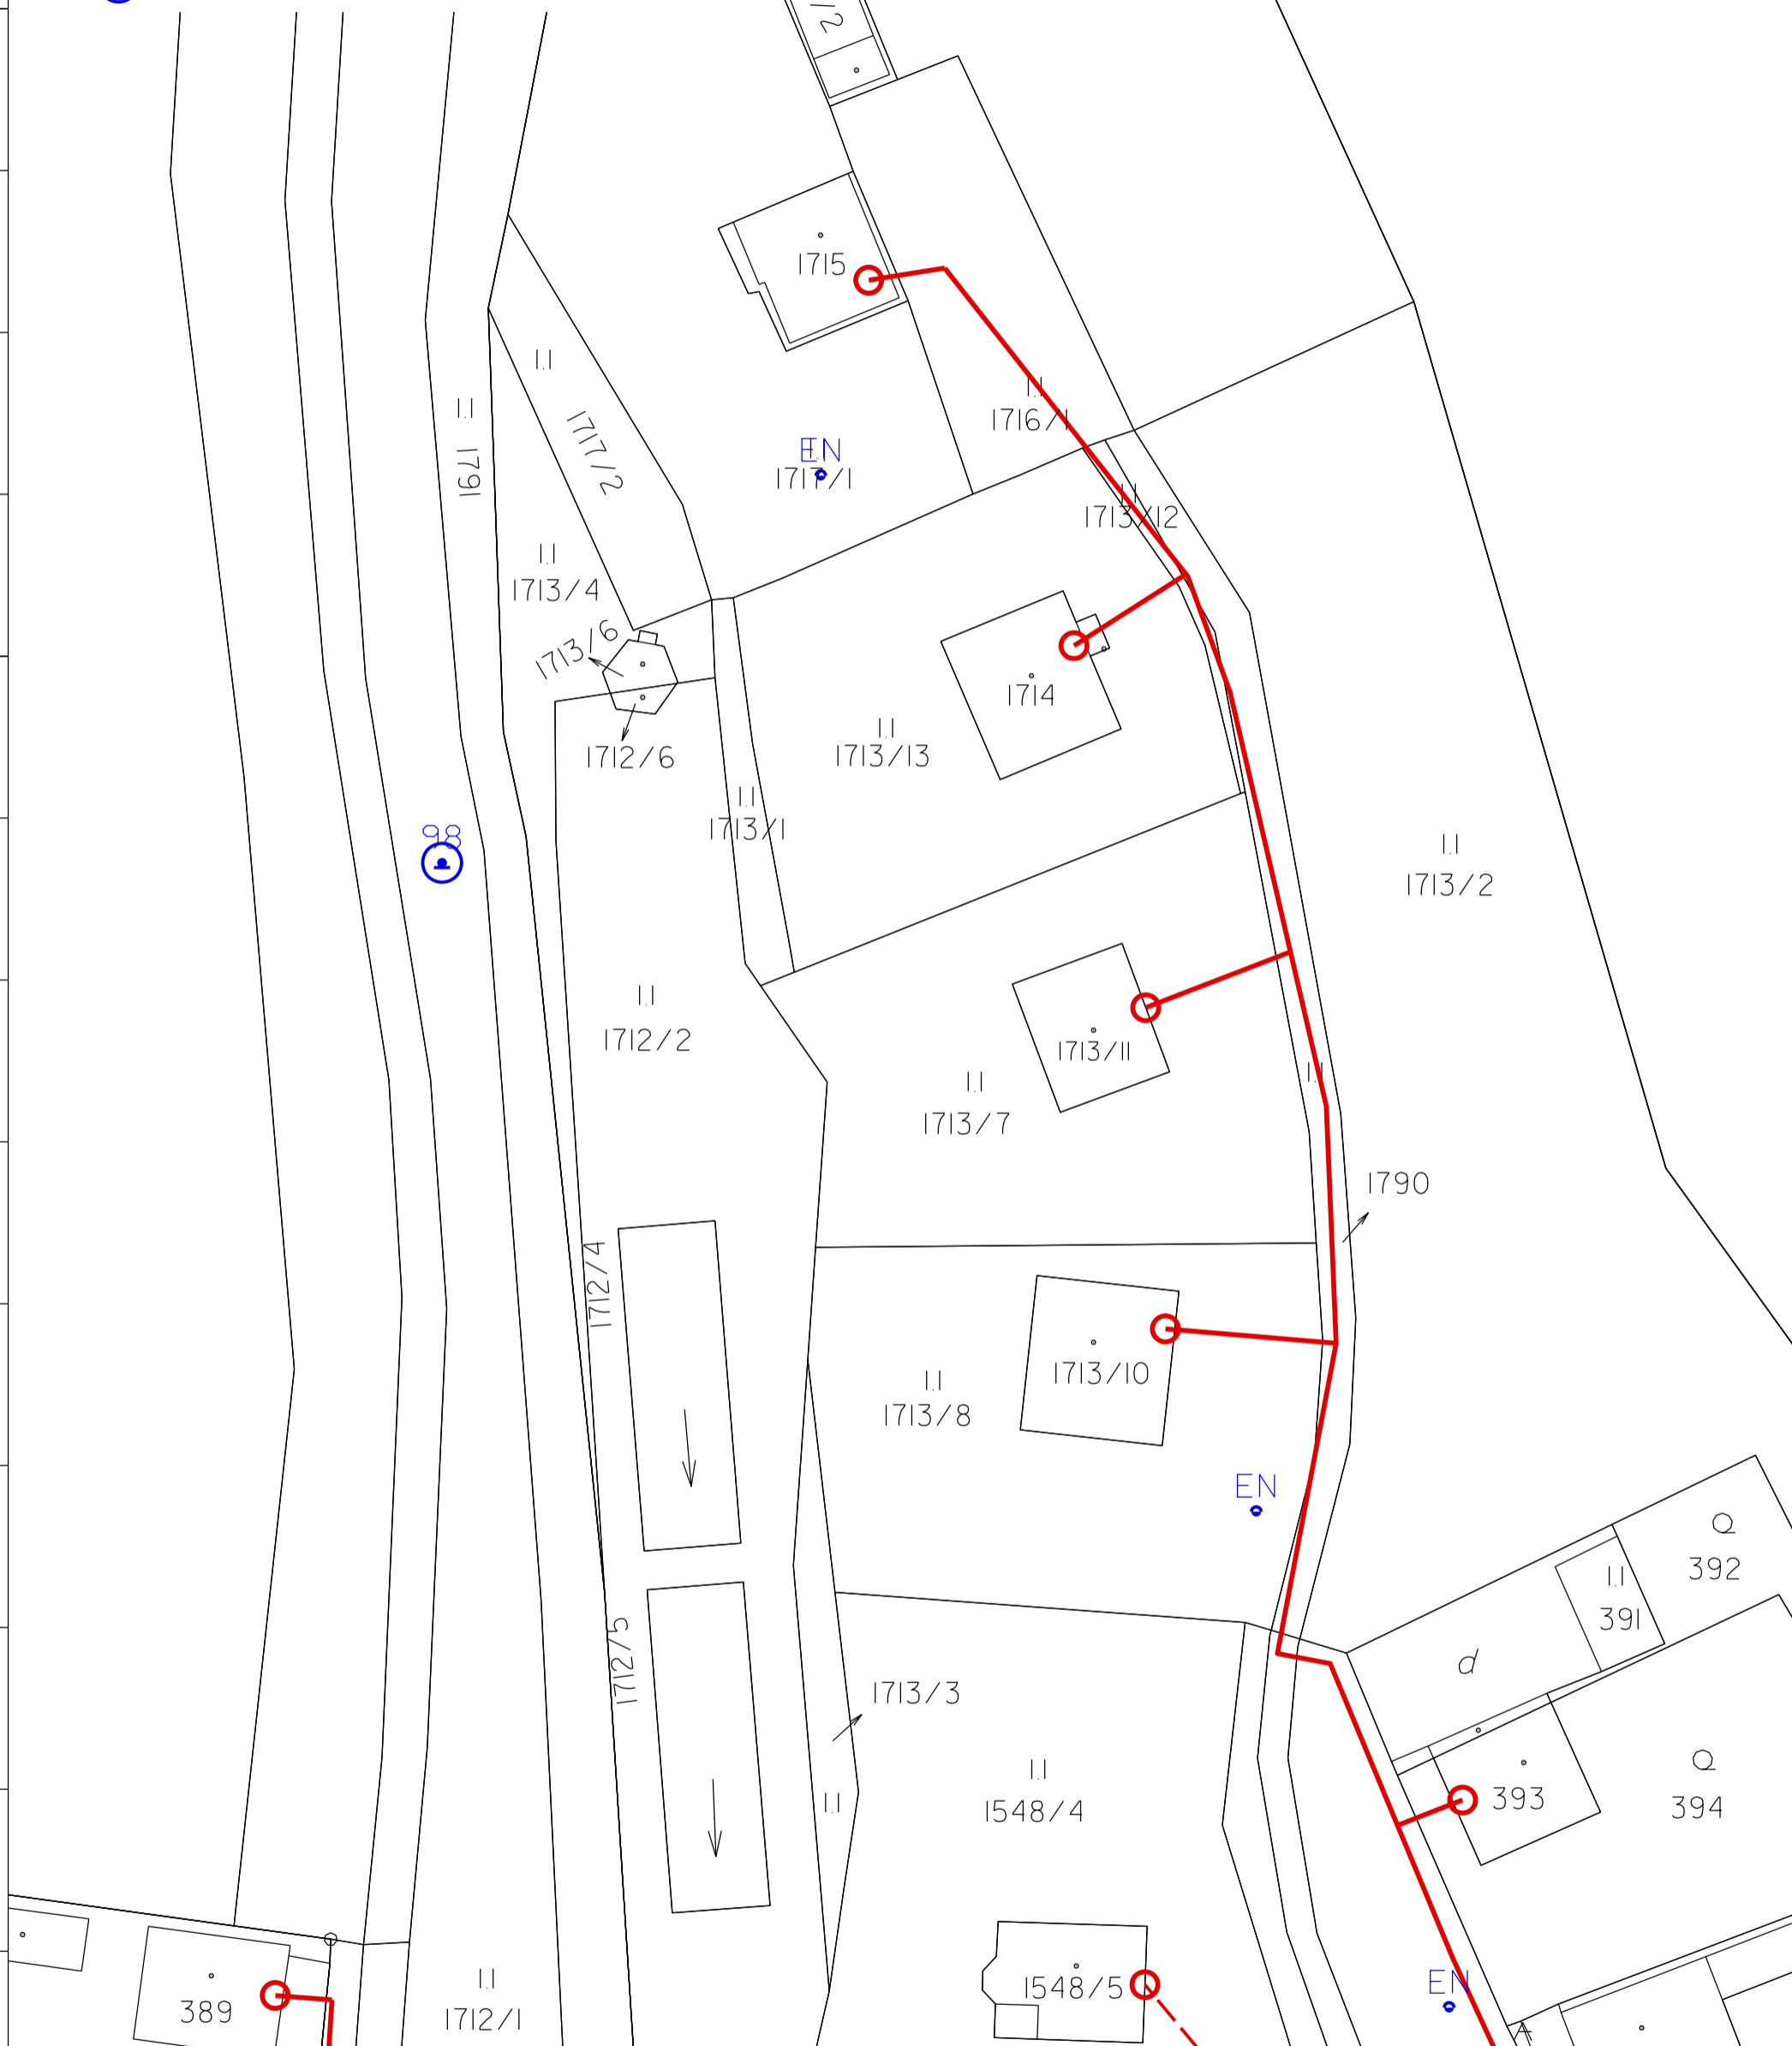


Zpracovateľ dokumentácie :		Investor :		Název stavby :	
OPTOMONT, s.r.o.		Slovak Telekom, a.s.		INS FTTH BR Michalová	
Bozeny Nemcovej 8, 811 04 Bratislava		Bajkalska 28, 817 62 Bratislava			
Část, názov výkresu :		Odpovedný projektant :		Číslo investora :	
Návrh trasy		Podpis :		Číslo dodávateľa :	
časť 17		Kontroloval :		Stupeň :	
		Veronika Kastnerova		PD	
		Kreslil :		Datum :	
		Jiří Wojsnar		27.12.2016	
		Podpis :		Revízie :	
				MĚRKA :	
				1:500	
				Formát :	
				A3V	
				Výkres č. :	
				17	

Legenda:

- nová podzemná trasa Slovak Telekom
- existujúca podzemná trasa Slovak Telekom
- - - nová nadzemná trasa - prípojky
- ⊙ sloup

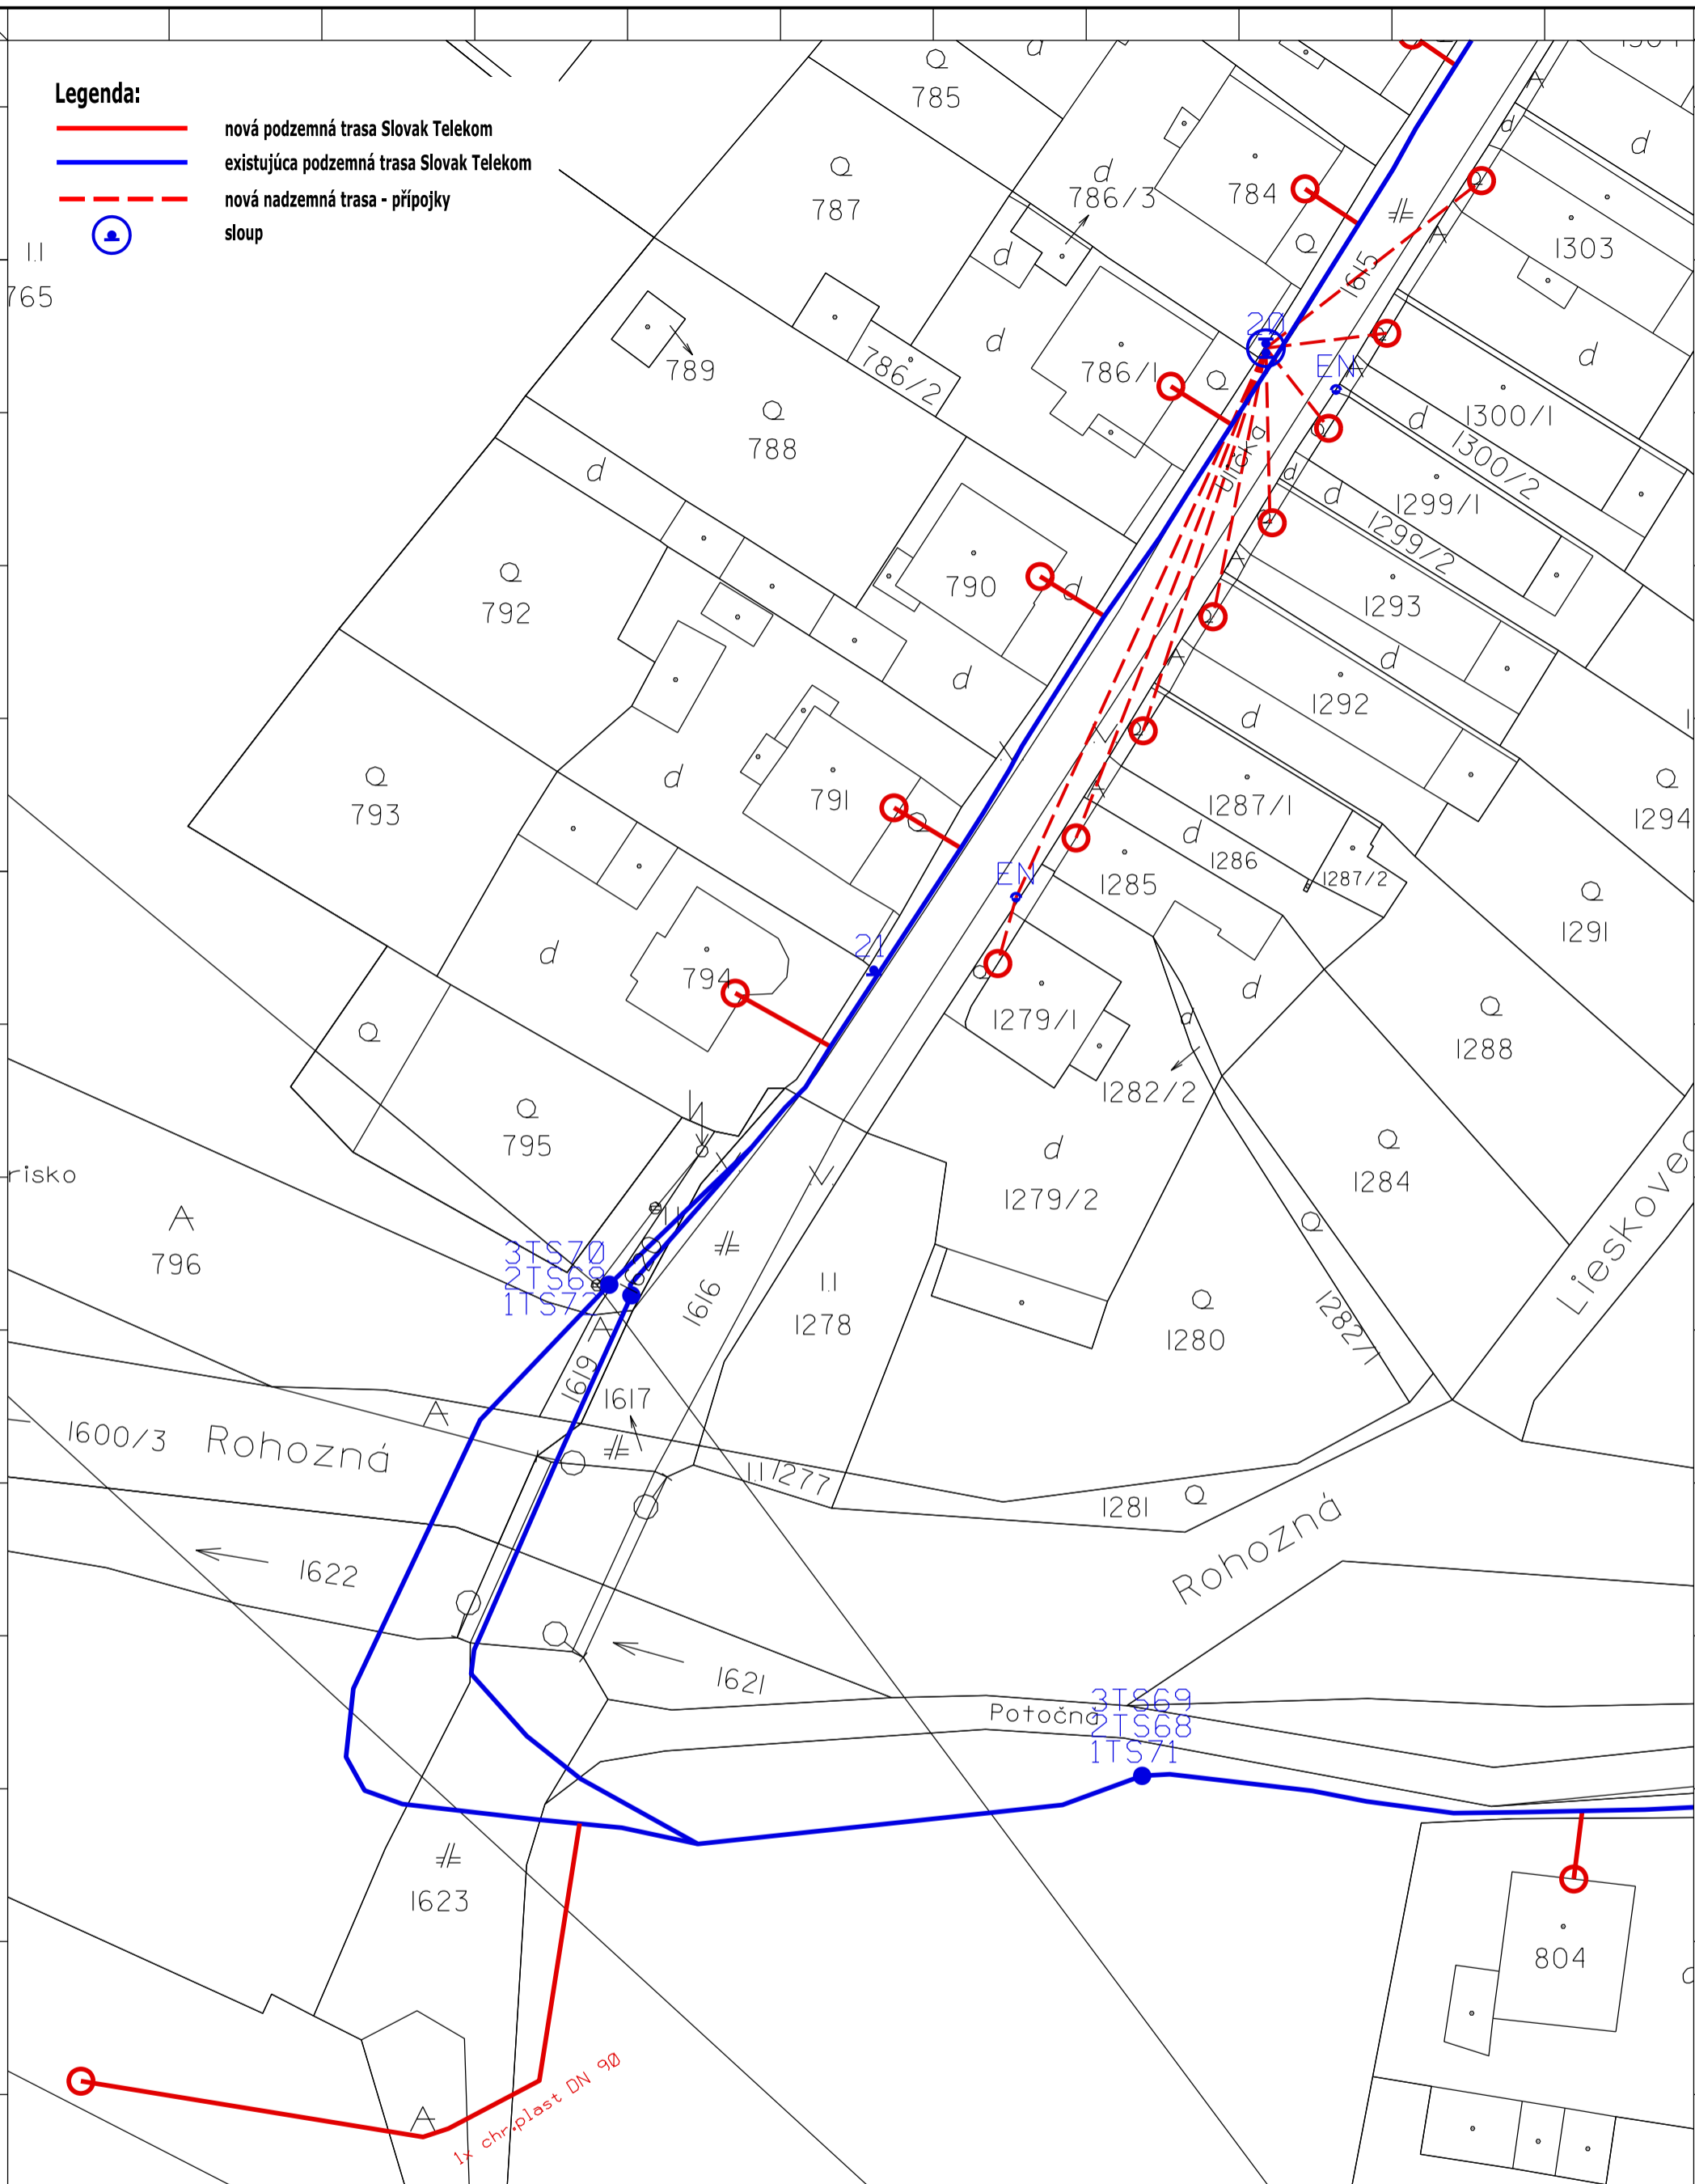

Zpracovateľ dokumentácie :		Investor :		Název stavby :	
OPTOMONT, s.r.o.		Slovak Telekom, a.s.		INS FTTH BR Michalová	
Boženy Nemcovej 8, 811 04 Bratislava		Bajkalska 28, 817 62 Bratislava			
Časť, názov výkresu :		Odpovedný projektant :		Číslo investora :	
Návrh trasy		Podpis :		Číslo dodávateľa :	
časť 18		Kontroloval :		Stupeň :	
		Veronika Kastnerova		PD	
		Kreslil :		Datum :	
		Jiří Wojsnar		27.12.2016	
		Podpis :		Revízie :	
				MĚRÍTKO :	
				1:500	
				Formát :	
				A3V	
				Výkres č. :	
				18	

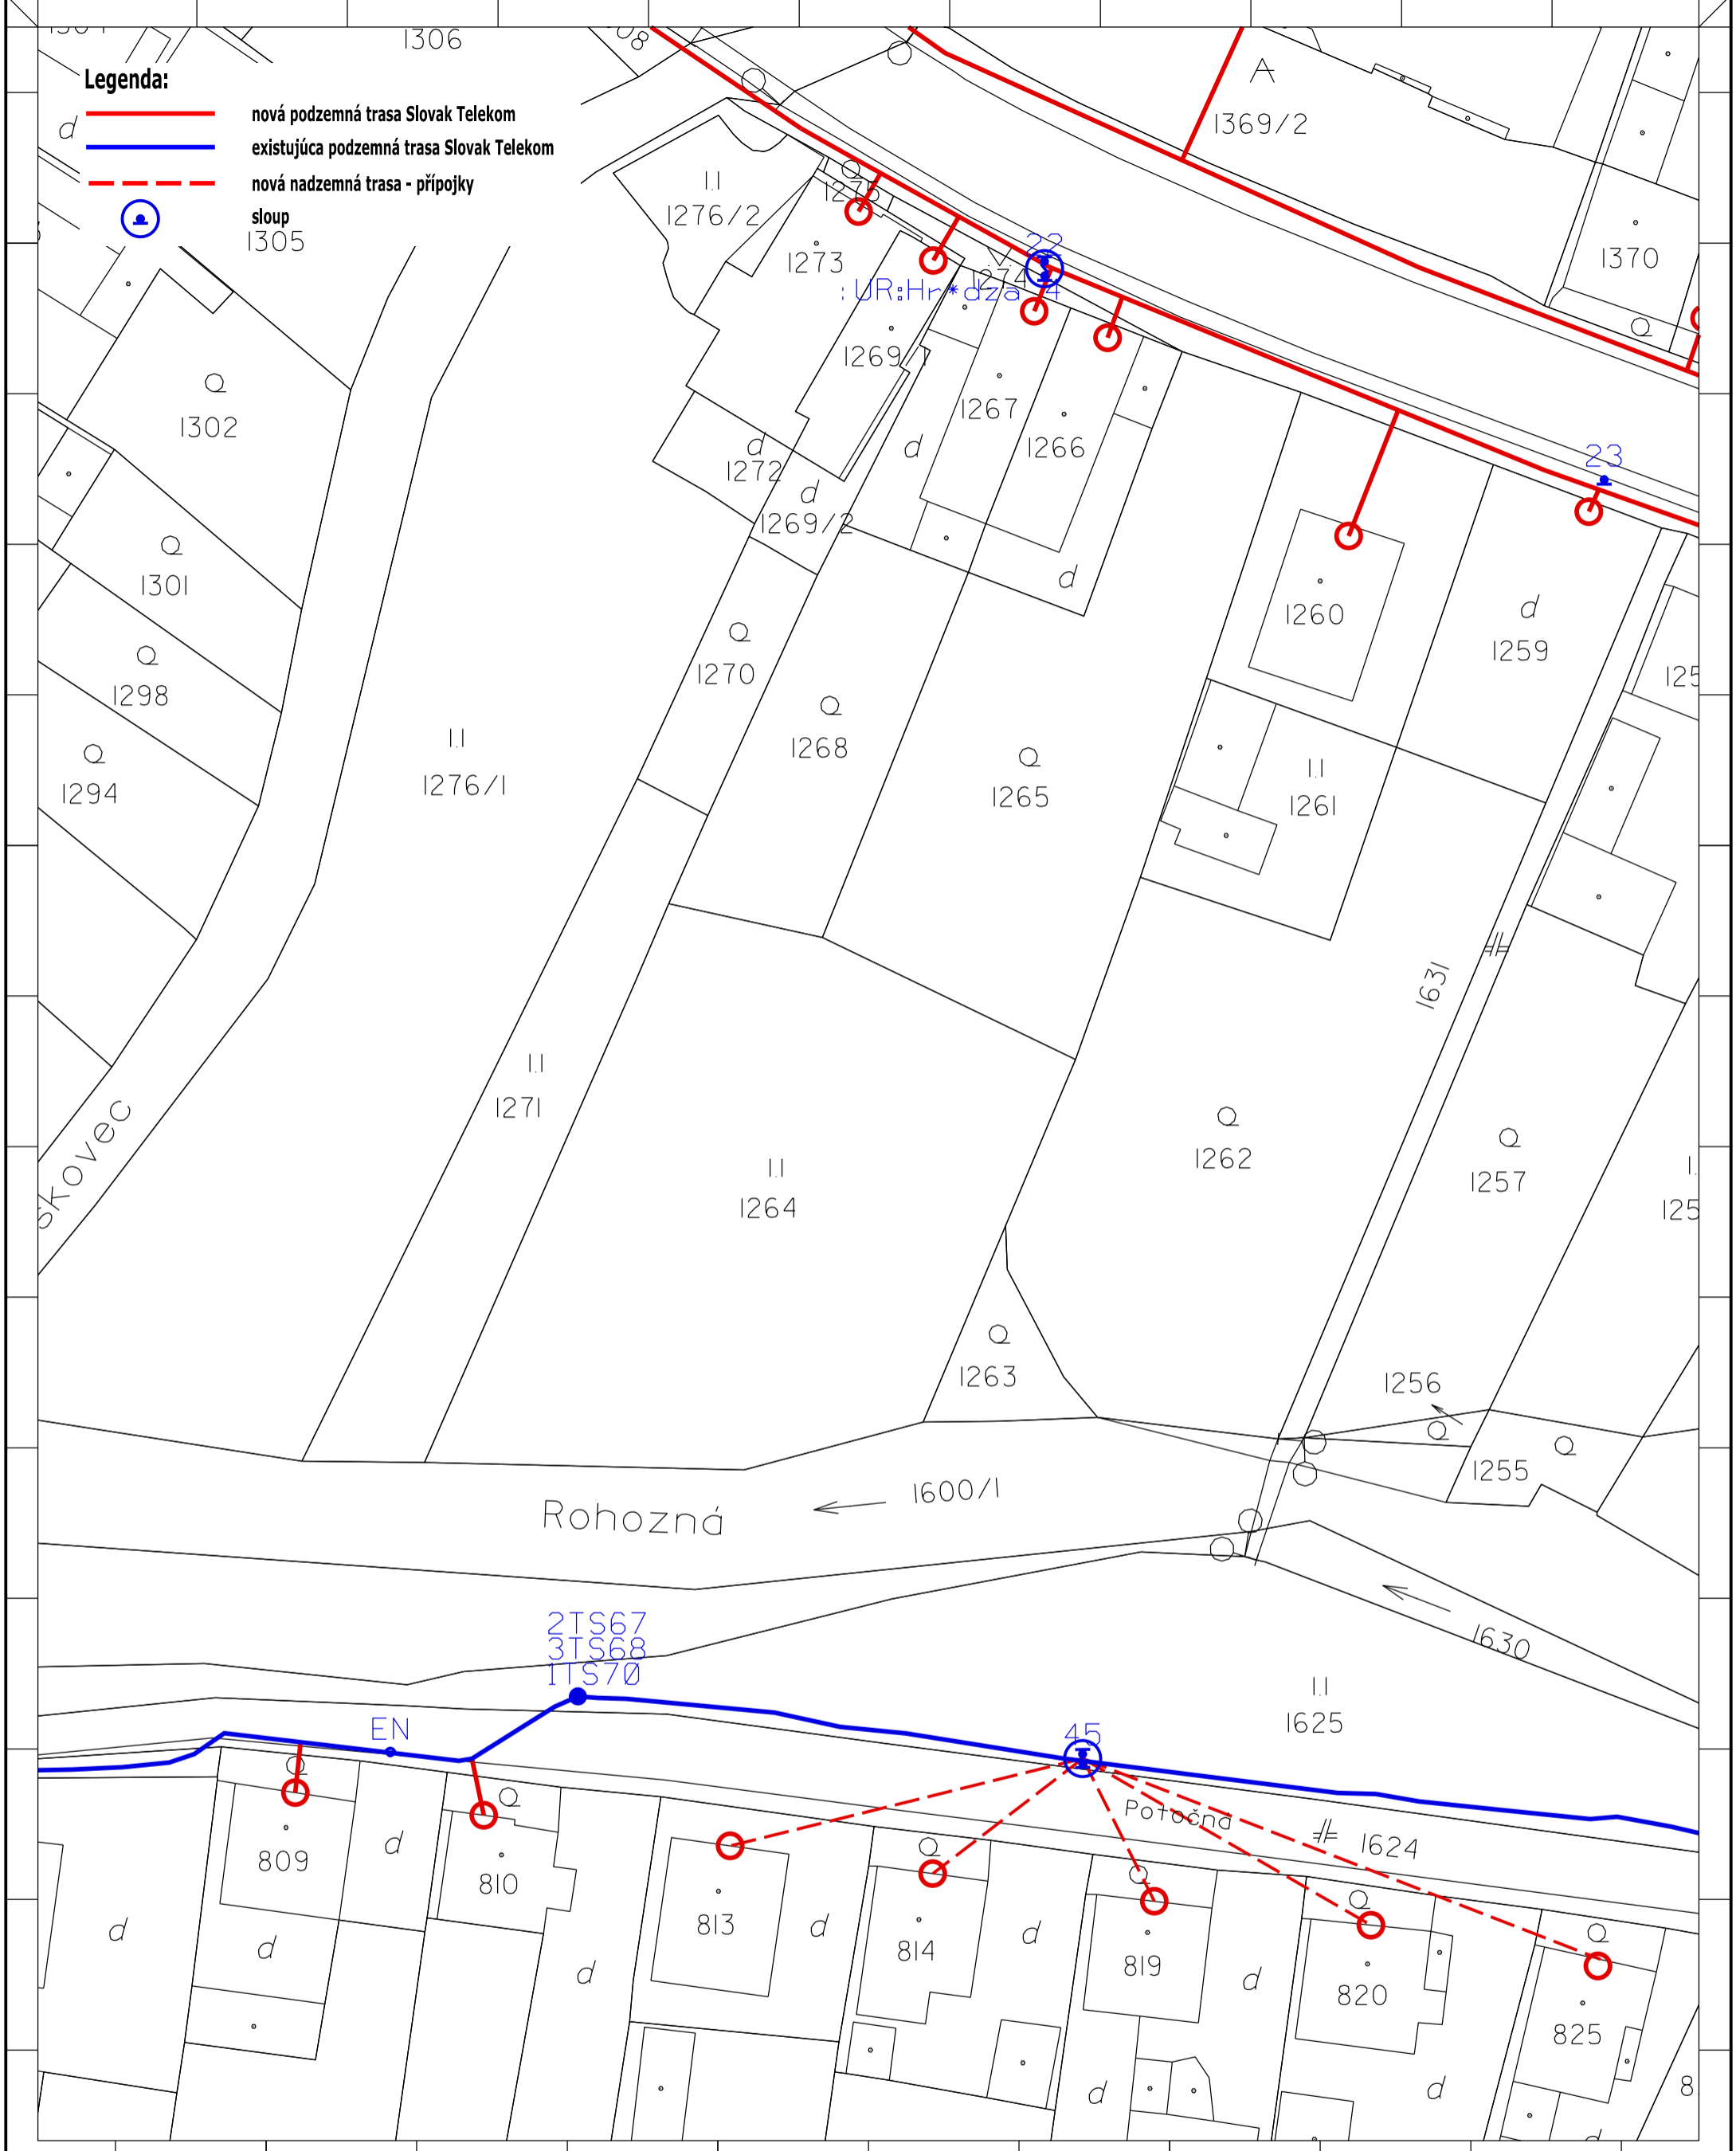


Legenda:

- nová podzemná trasa Slovak Telekom
- existujúca podzemná trasa Slovak Telekom
- - - nová nadzemná trasa - prípojky
- sloup 1305


SKOVEC

OPTOMONT, s.r.o.		Slovak Telekom, a.s.		INS FTTH BR Michalová	
Bozeny Nemcovej 8, 811 04 Bratislava		Bajkalska 28, 817 62 Bratislava			
Čiast, názov výkresu: Návrh trasy		Odpovedný projektant: Podpis: Kontroloval: Veronika Kastnerova	Podpis:	Číslo investora: Číslo dodávateľa: Stupeň: PD	Formát: A3V
část 19		Kreslil: Jiří Wojnar	Podpis:	Datum: 27.12.2016	Výkres č.: 19
				1:500	

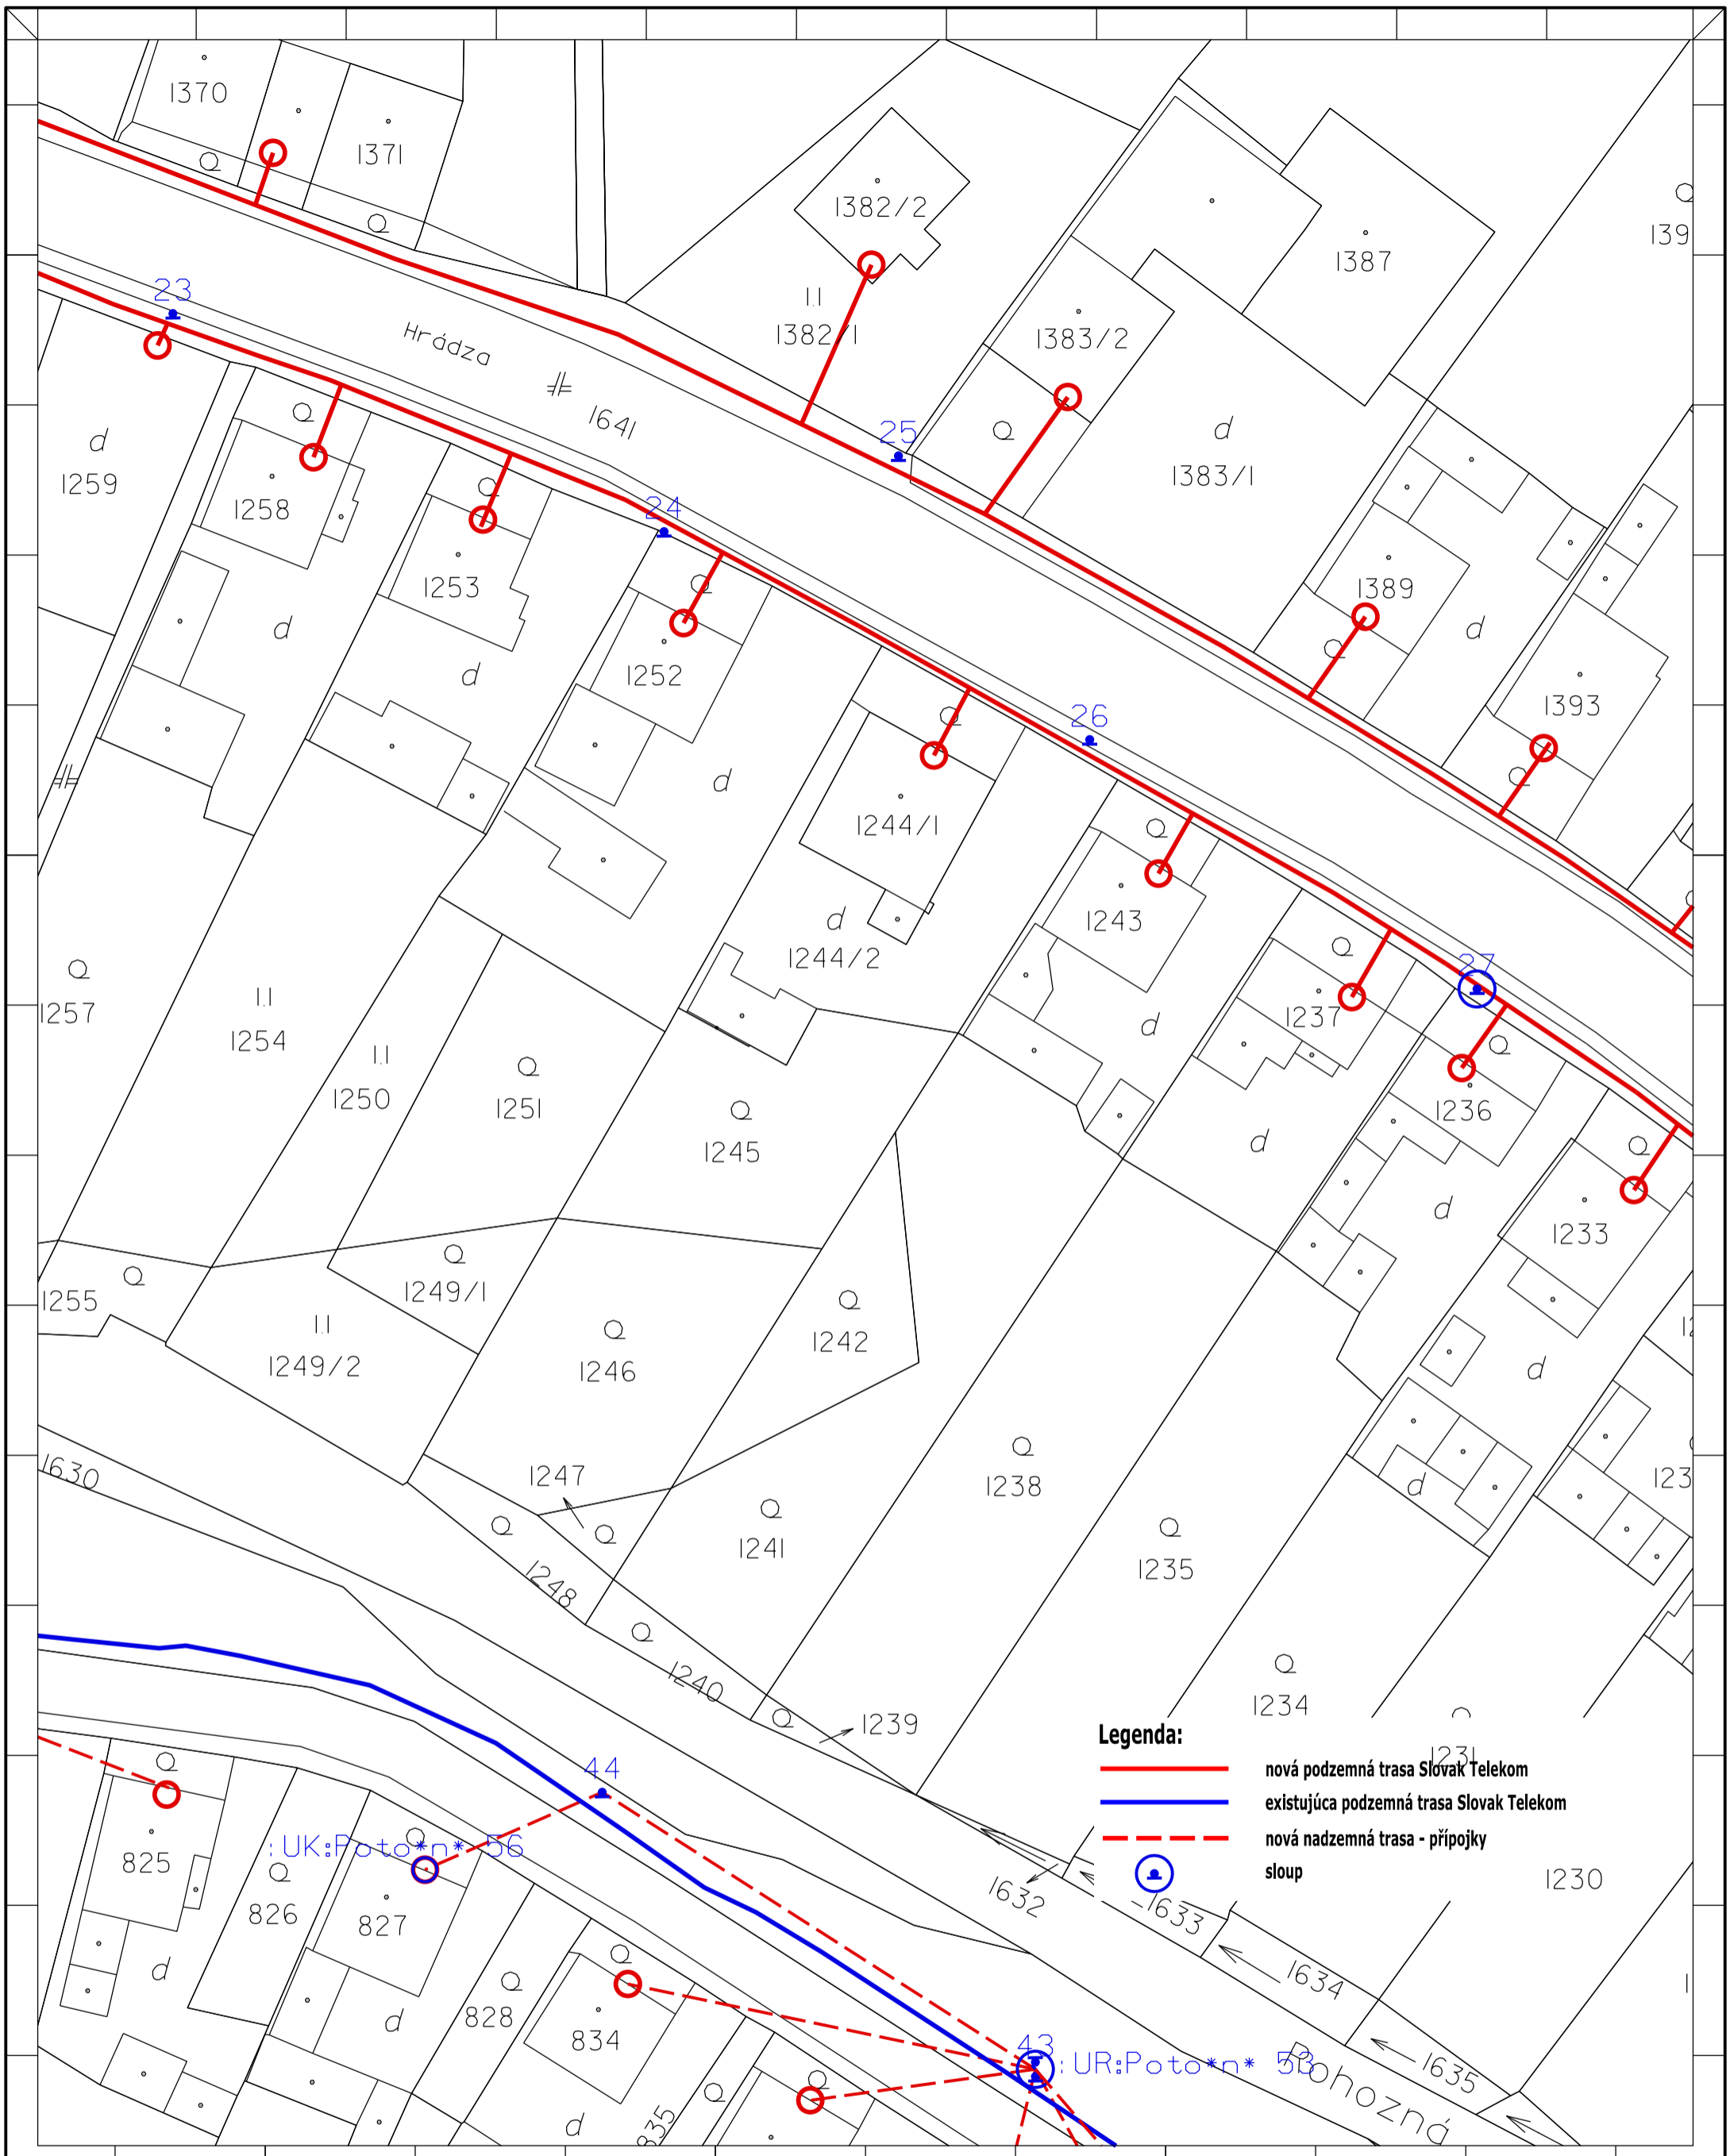

- Legenda:**
- nová podzemná trasa Slovak Telekom
 - existujúca podzemná trasa Slovak Telekom
 - - - nová nadzemná trasa - prípojky
 - stĺp


Zpracovateľ dokumentácie : OPTOMONT, s.r.o. Bozeny Nemcovej 8, 811 04 Bratislava		Investor: Slovak Telekom, a.s. Bajkalska 28, 817 62 Bratislava		Název stavby : INS FTTH BR Michalová	
Čiast, názov výkresu: Návrh trasy časť 20			Odpovedný projektant: Podpis: Kontroloval : Veronika Kastnerova Kreslil : Jiří Wojsnar	Podpis: Podpis: Podpis:	Číslo investora: Číslo dodávateľa: Stupeň: Datum: Revízia: MÄRKA: 1:500
			Formát: A3V	Výkres č. : 20	

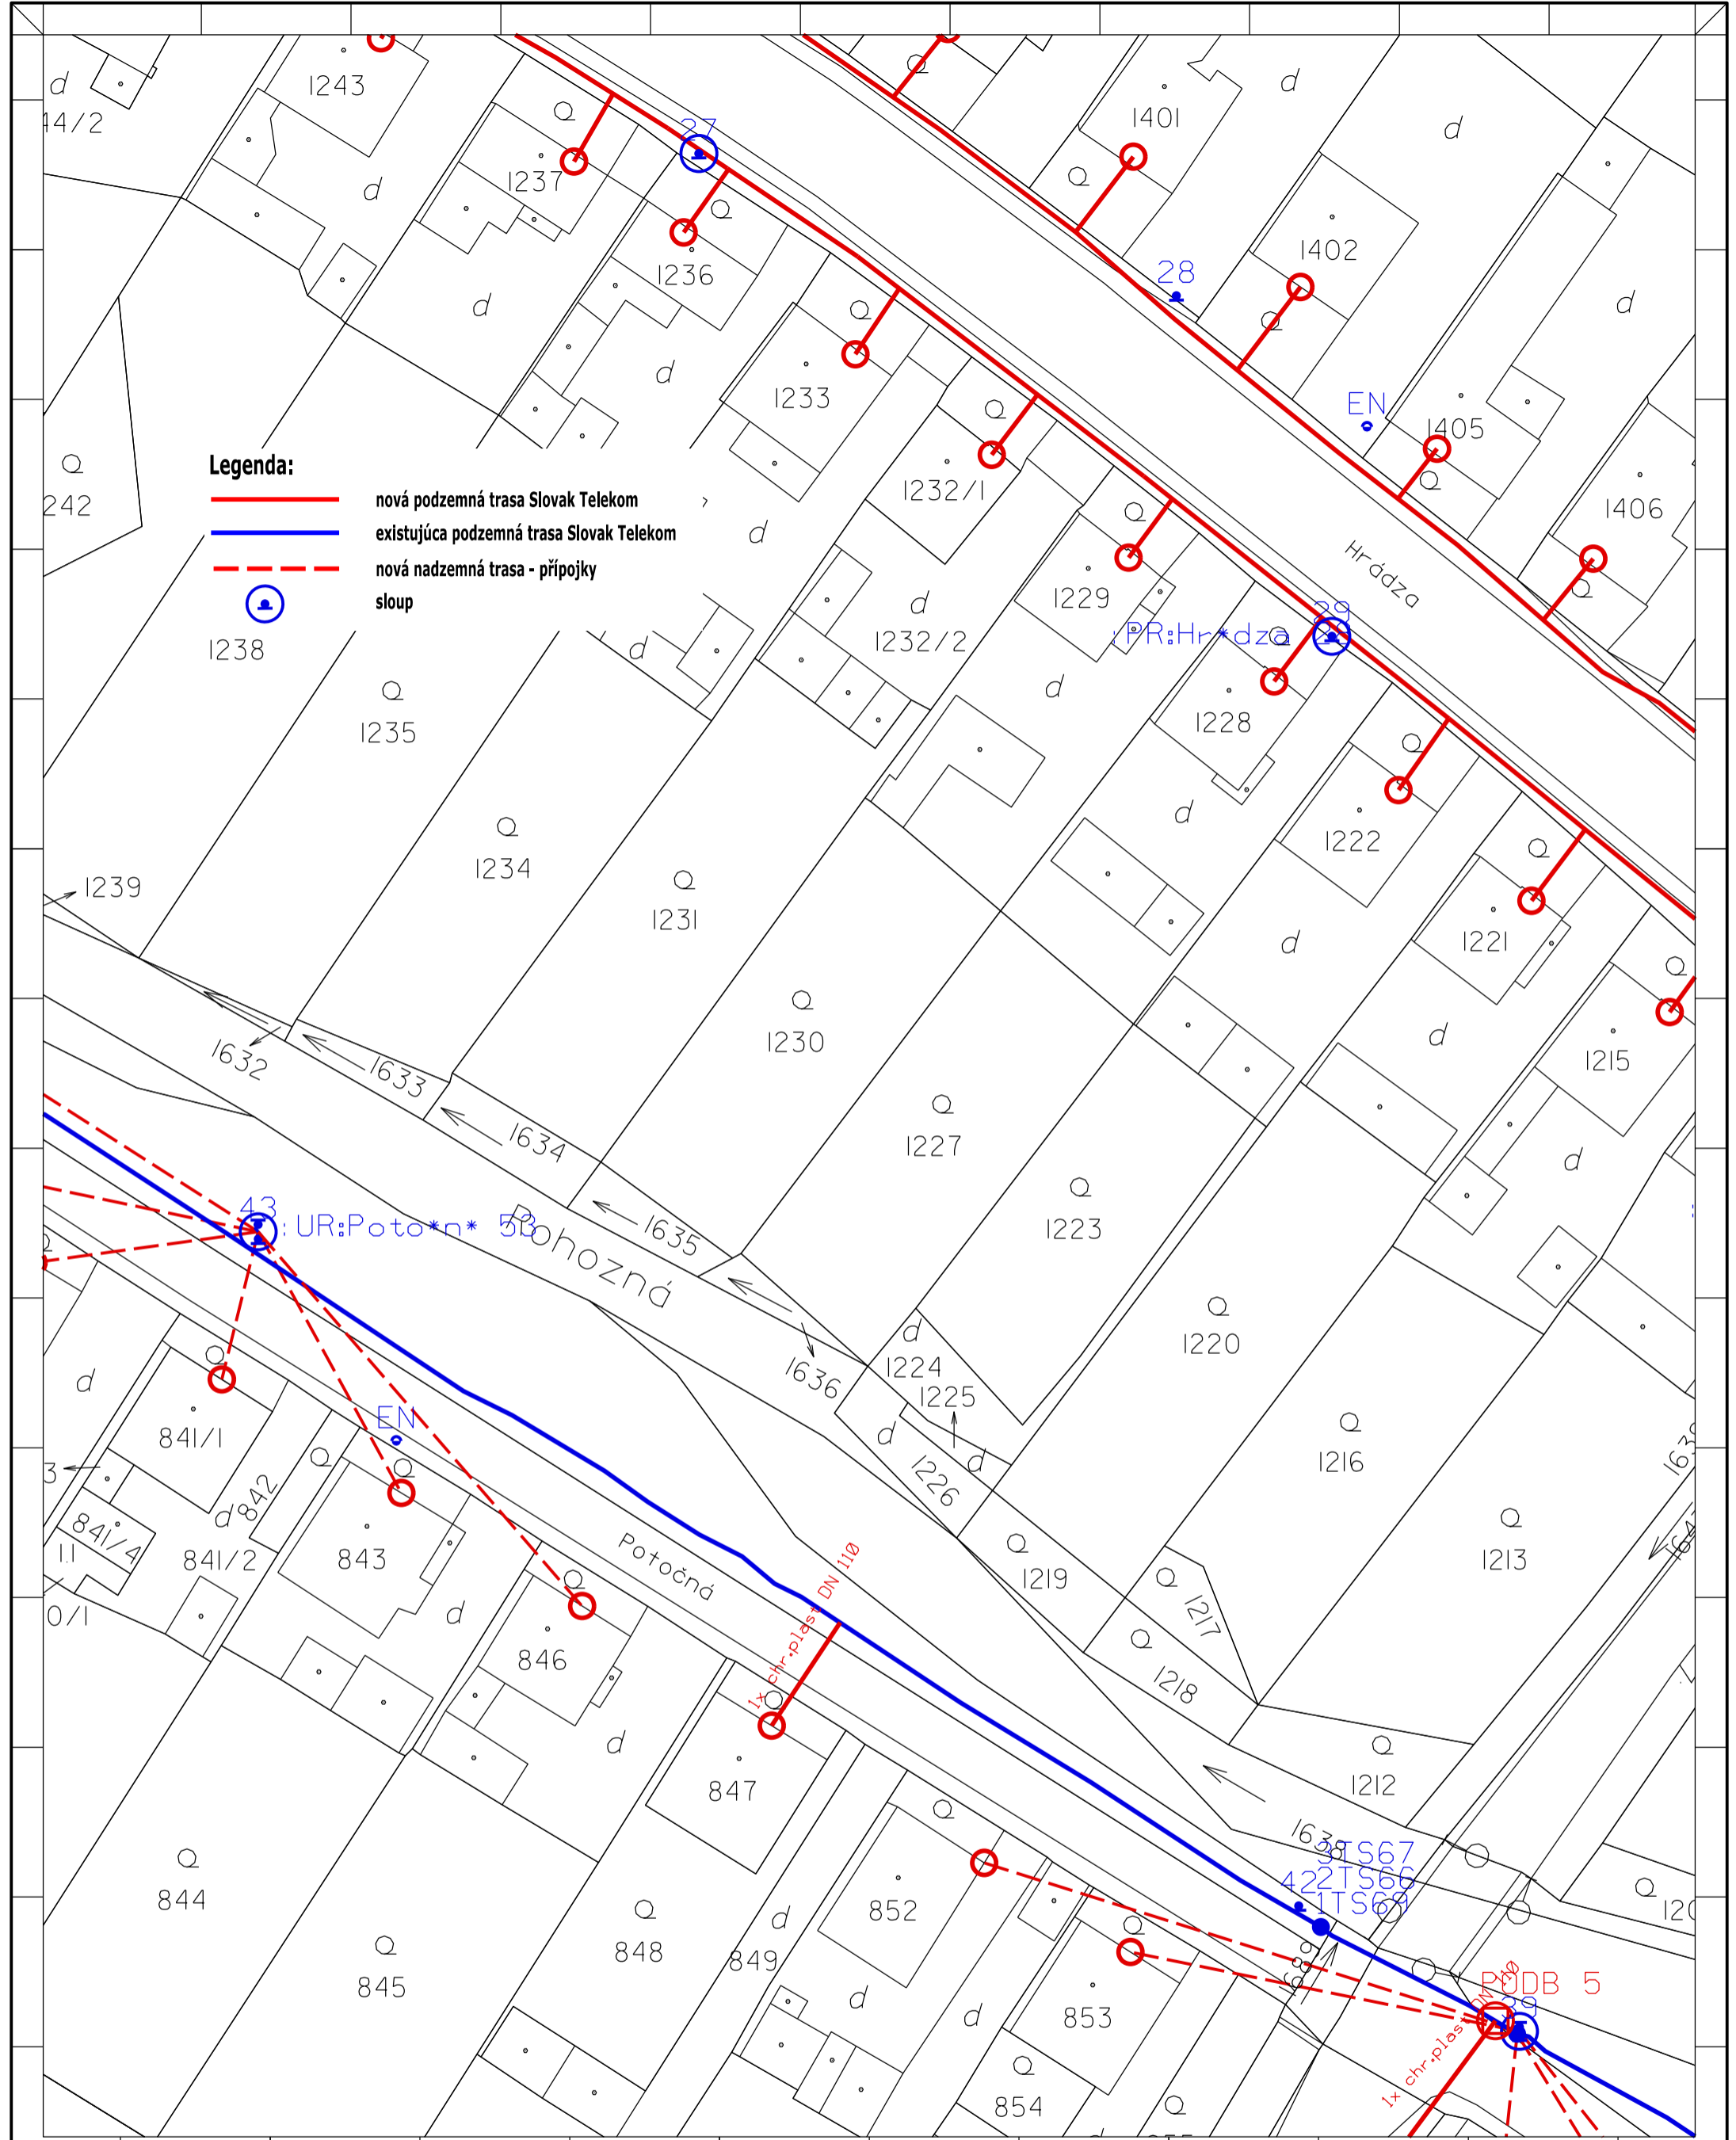

Legenda:

- nová podzemná trasa Slovak Telekom
- existujúca podzemná trasa Slovak Telekom
- - - nová nadzemná trasa - prípojky
- sloup


Zpracovateľ dokumentácie :		Investor :		Název stavby :	
OPTOMONT, s.r.o.		Slovak Telekom, a.s.		INS FTTH BR Michalová	
Bozeny Nemcovej 8, 811 04 Bratislava		Bajkalska 28, 817 62 Bratislava			
Časť, názov výkresu :		Odpovedný projektant :		Číslo investora :	
Návrh trasy		Veronika Kastnerova		Číslo dodávateľa :	
časť 21		Kreslil : JIří Wojsnar		Stupeň : PD	
				Datum : 27.12.2016	
				Revízia :	
				MÄRKA :	
				1:500	
				A3V	
				21	

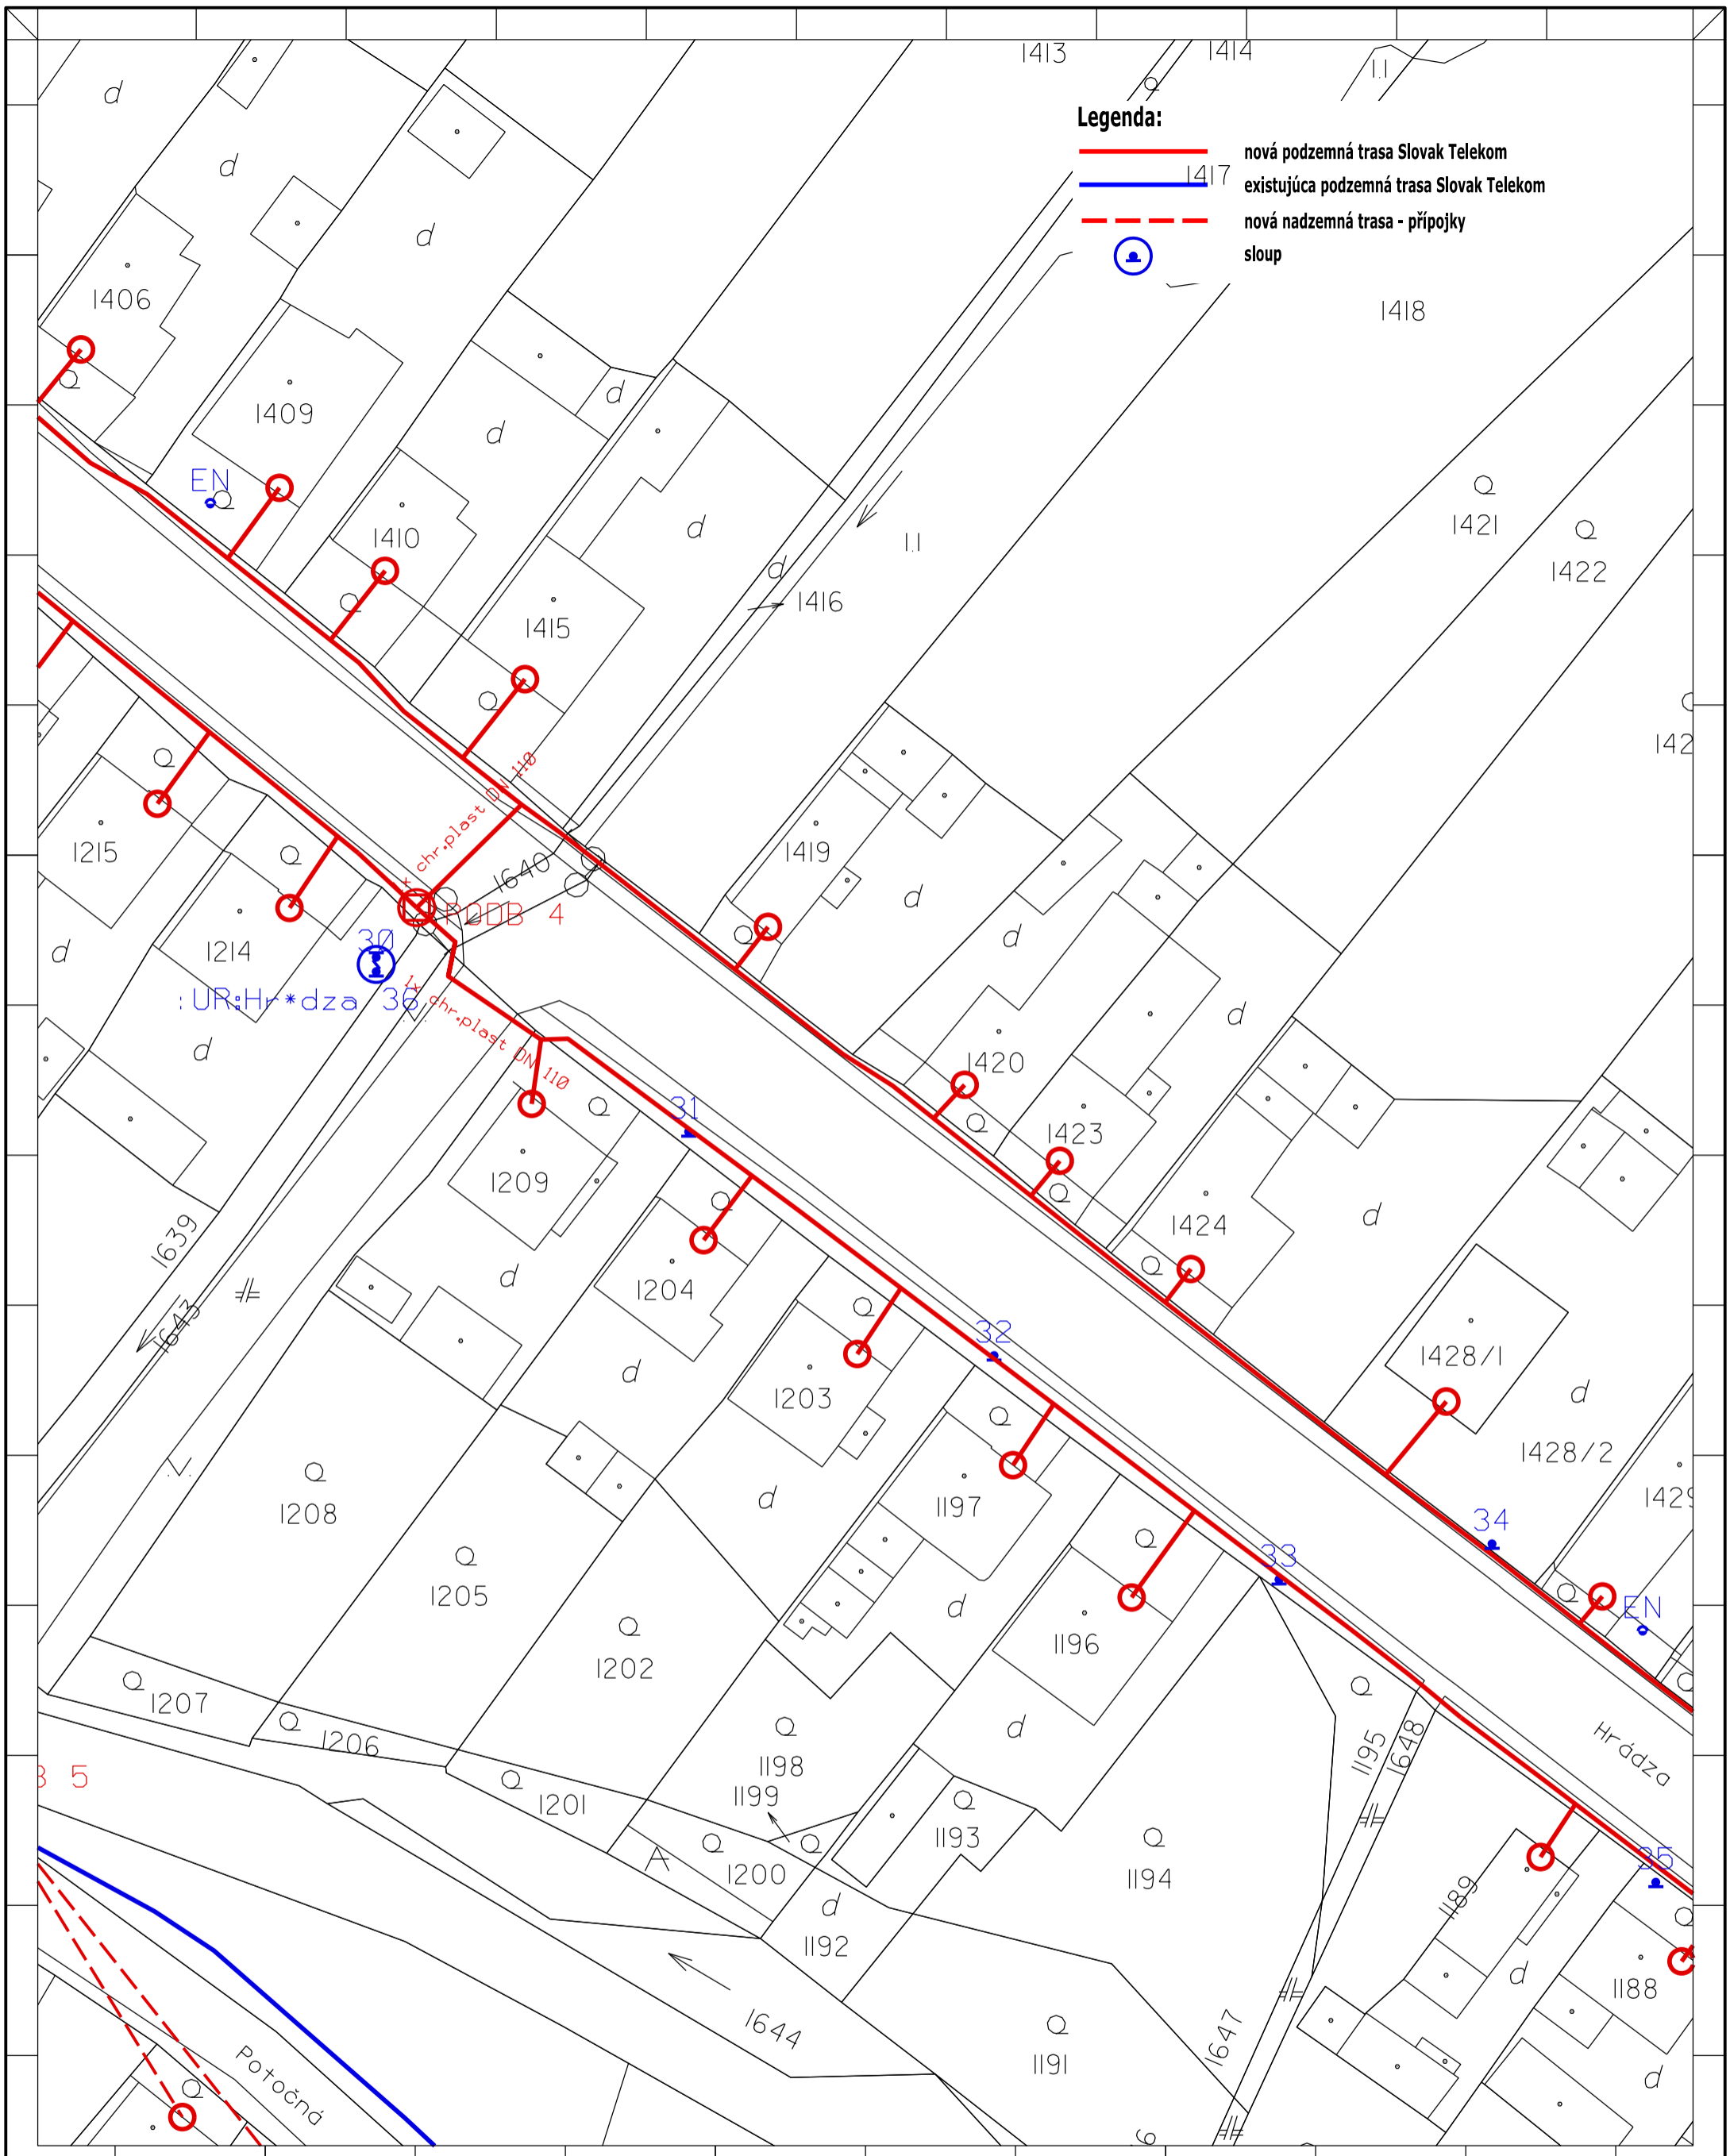


Legenda:

- nová podzemná trasa Slovak Telekom
- existujúca podzemná trasa Slovak Telekom
- - - nová nadzemná trasa - přípojky sloup
- sloup

OPTOMONT, s.r.o.		Slovak Telekom, a.s.		INS FTTH BR Michalová	
Bozeny Nemcovej 8, 811 04 Bratislava		Bajkalska 28, 817 62 Bratislava			
Návrh trasy		Odpovědný projektant:	Podpis:	Číslo investora:	Formát:
časť 22		Kontroloval:	Podpis:	Číslo dodavateľa:	Výkres č.:
		Veronika Kastnerova	Podpis:	Stupeň: PD	A3V
		Kreslil:	Podpis:	Datum: 27.12.2016	22
		Jiří Woźnar	Podpis:	Revízia:	
				1:500	

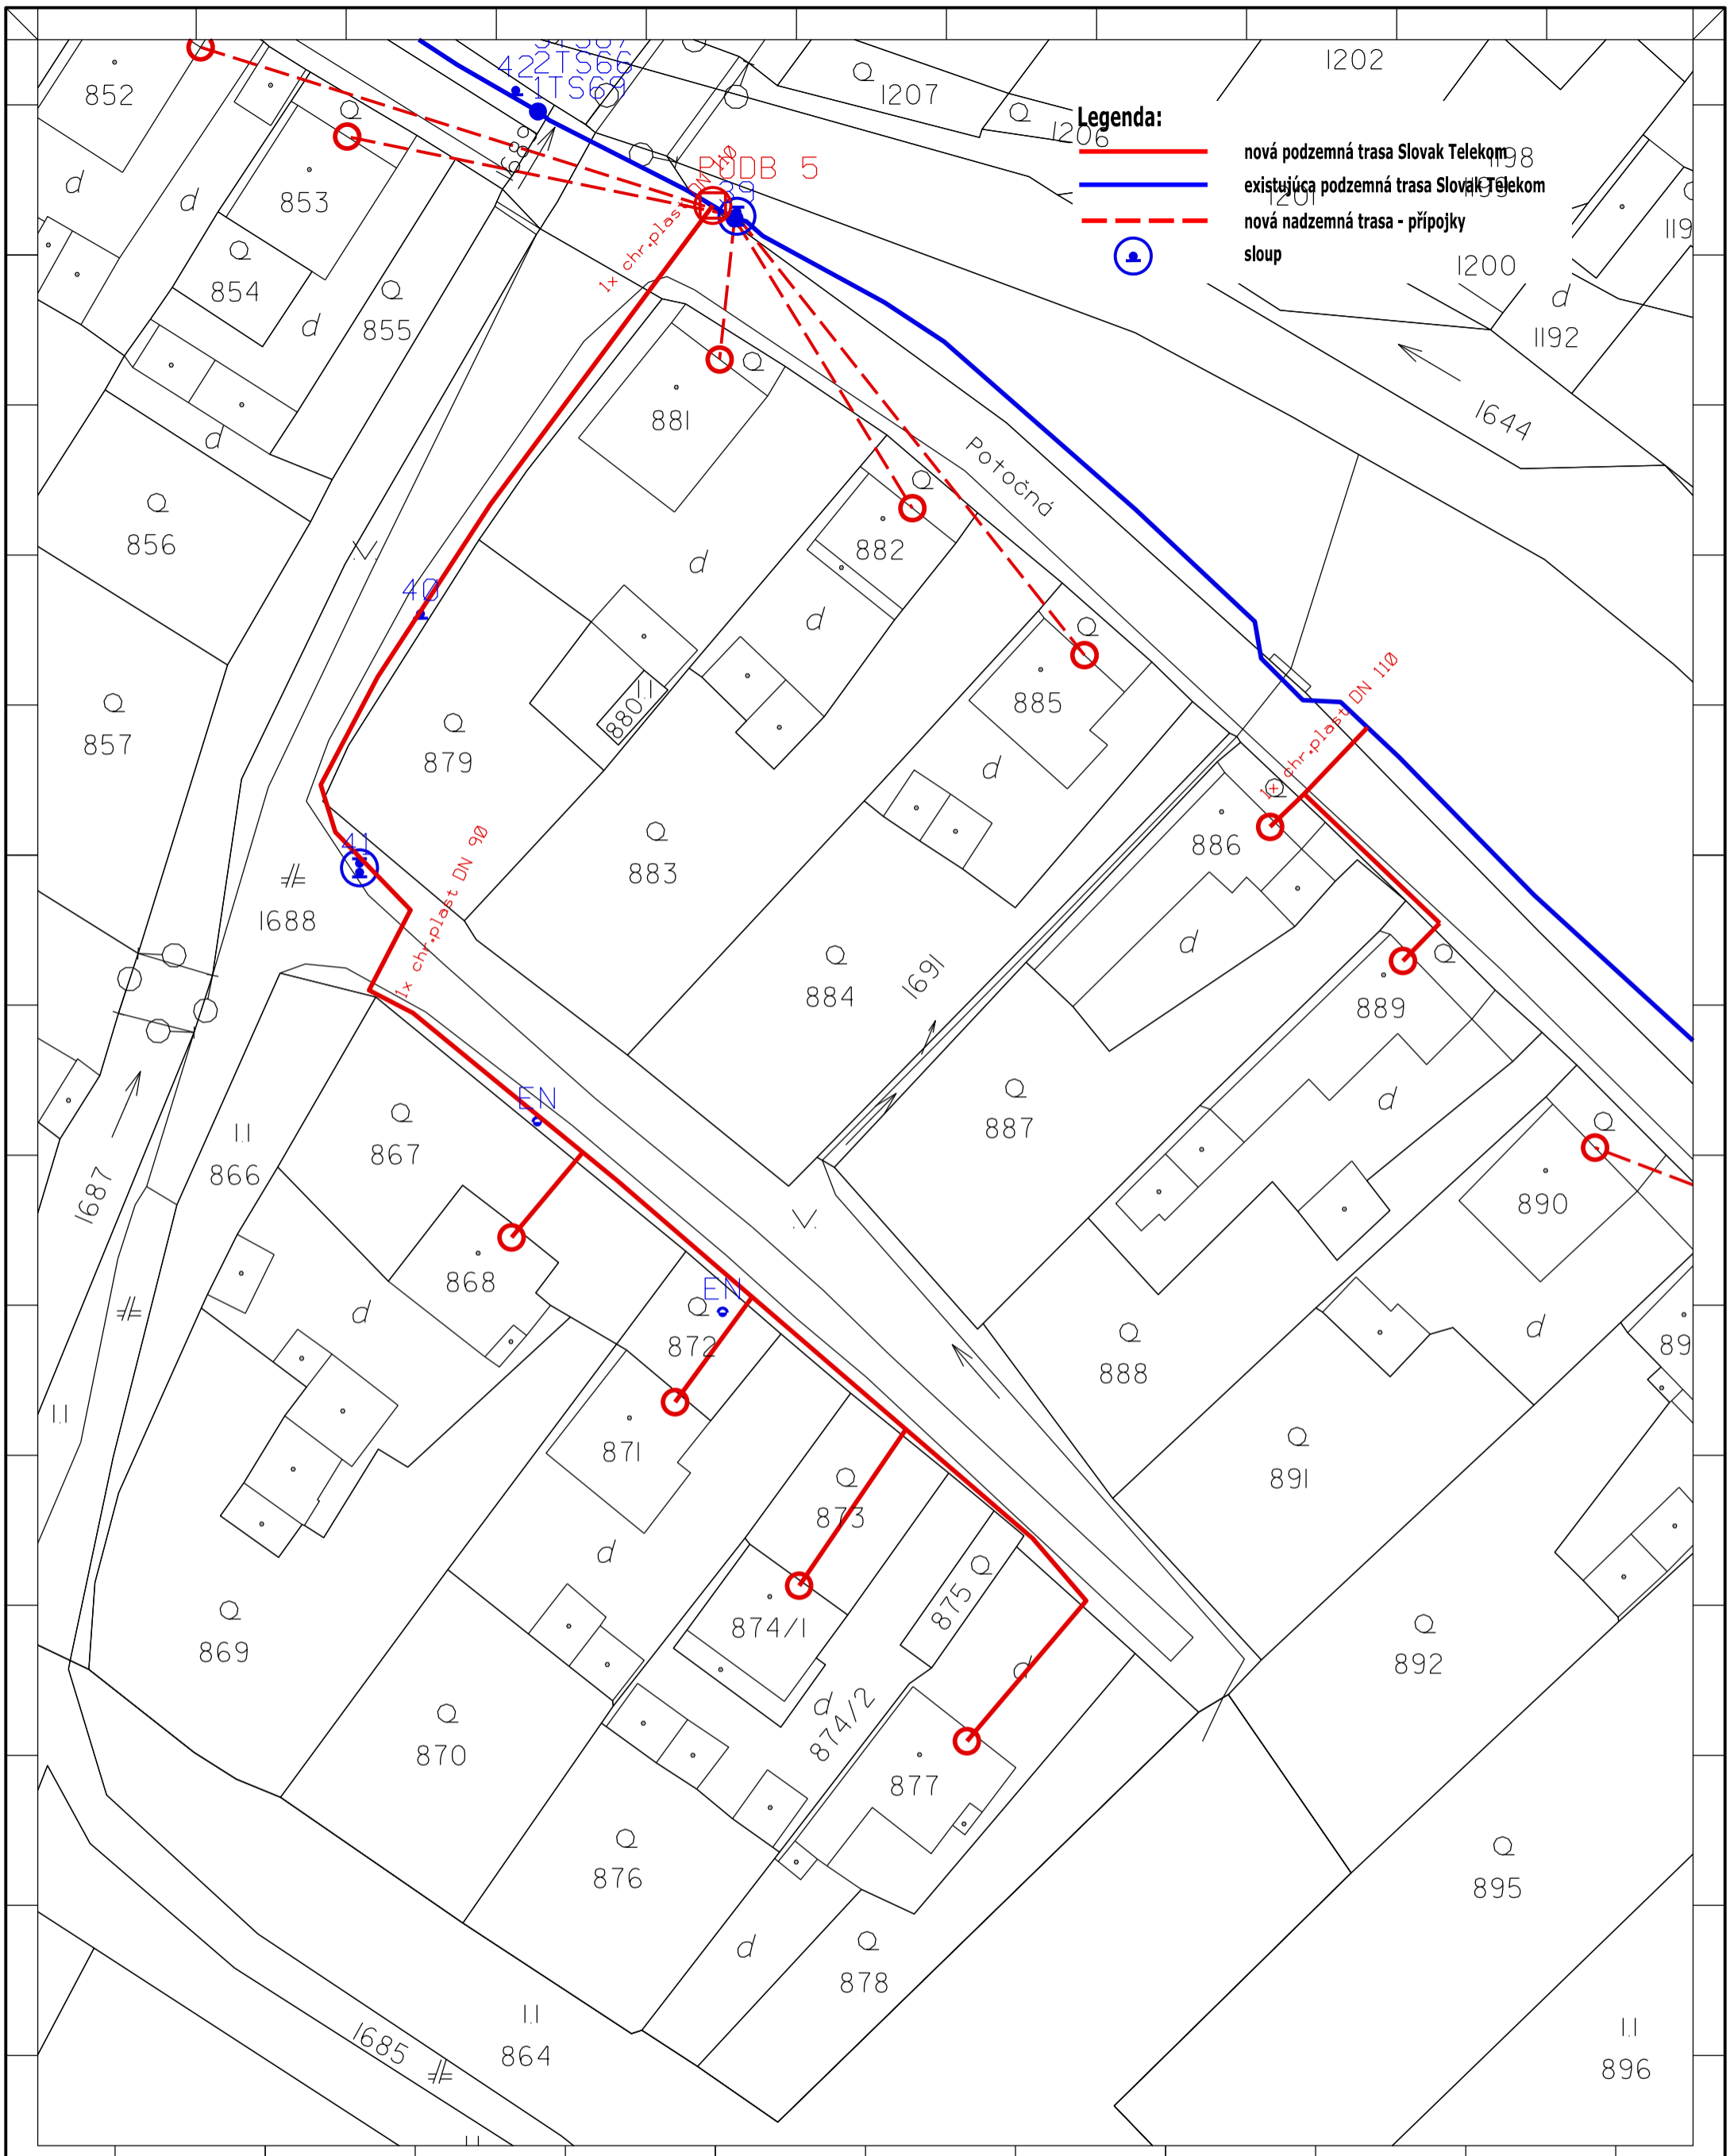


Zpracovateľ dokumentácie :		Investor :		Název stavby :	
OPTOMONT, s.r.o.		Slovak Telekom, a.s.		INS FTTH BR Michalová	
Boženy Nemcovej 8, 811 04 Bratislava		Bajkalska 28, 817 62 Bratislava			
Časť, názov výkresu :		Odpovedný projektant :	Podpis :	Číslo investora :	Formát :
Návrh trasy		Kontroloval :	Podpis :	Číslo dodávateľa :	A3V
		Veronika Kastnerova		Stupeň :	
časť 23		Kreslil :	Podpis :	Datum :	27.12.2016
		Jiří Wojsnar		Revízie :	
				MÄRKA :	1:500
				Výkres č. : 23	

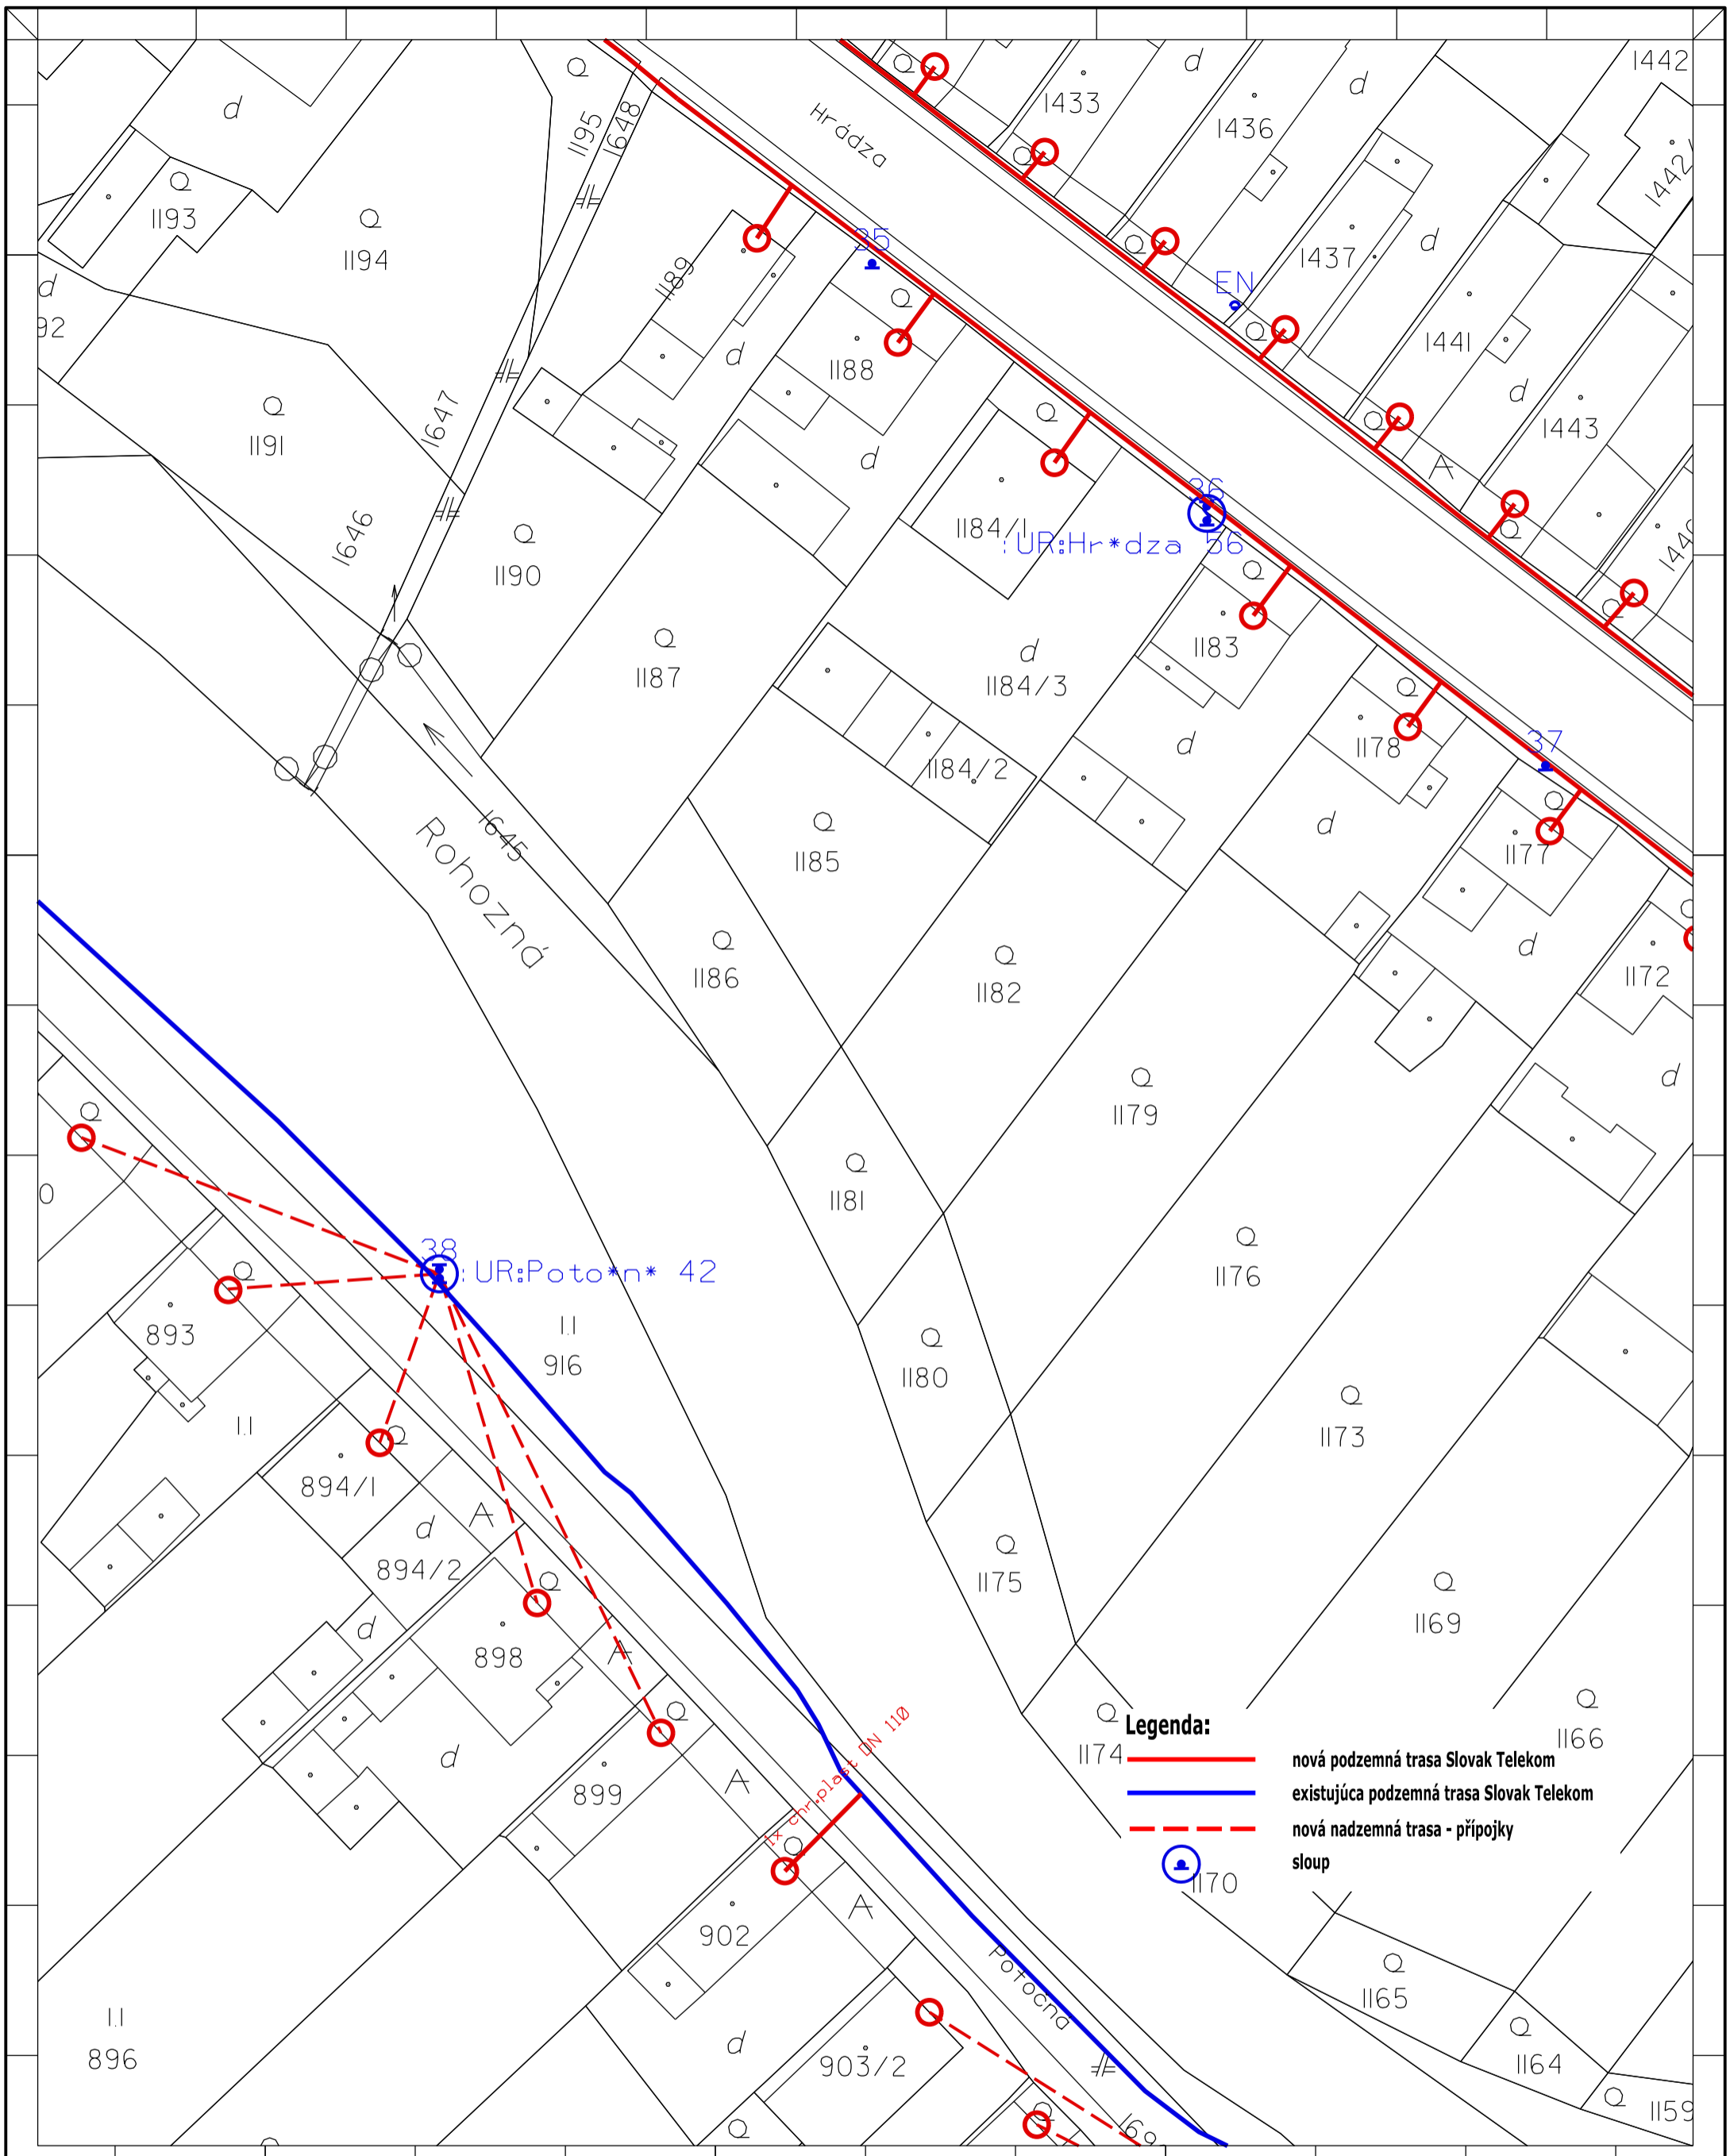


- Legenda:**
- nová podzemná trasa Slovak Telekom
 - existujúca podzemná trasa Slovak Telekom
 - - - nová nadzemná trasa - prípojky
 - sloup

Zpracovateľ dokumentácie : OPTOMONT, s.r.o. Boženy Nemcovej 8, 811 04 Bratislava		Investor: Slovak Telekom, a.s. Bajkalska 28, 817 62 Bratislava		Název stavby : INS FTTH BR Michalová	
Čiast, názov výkresu: Návrh trasy časť 24		Odpovedný projektant: Podpis: Kontroloval : Veronika Kastnerova Kreslil : Jiří Wojsnar		Číslo investora: Číslo dodávateľa: Stupeň: PD Datum: 27.12.2016 Revízia: MAFRko: 1:500	
				A3V	24

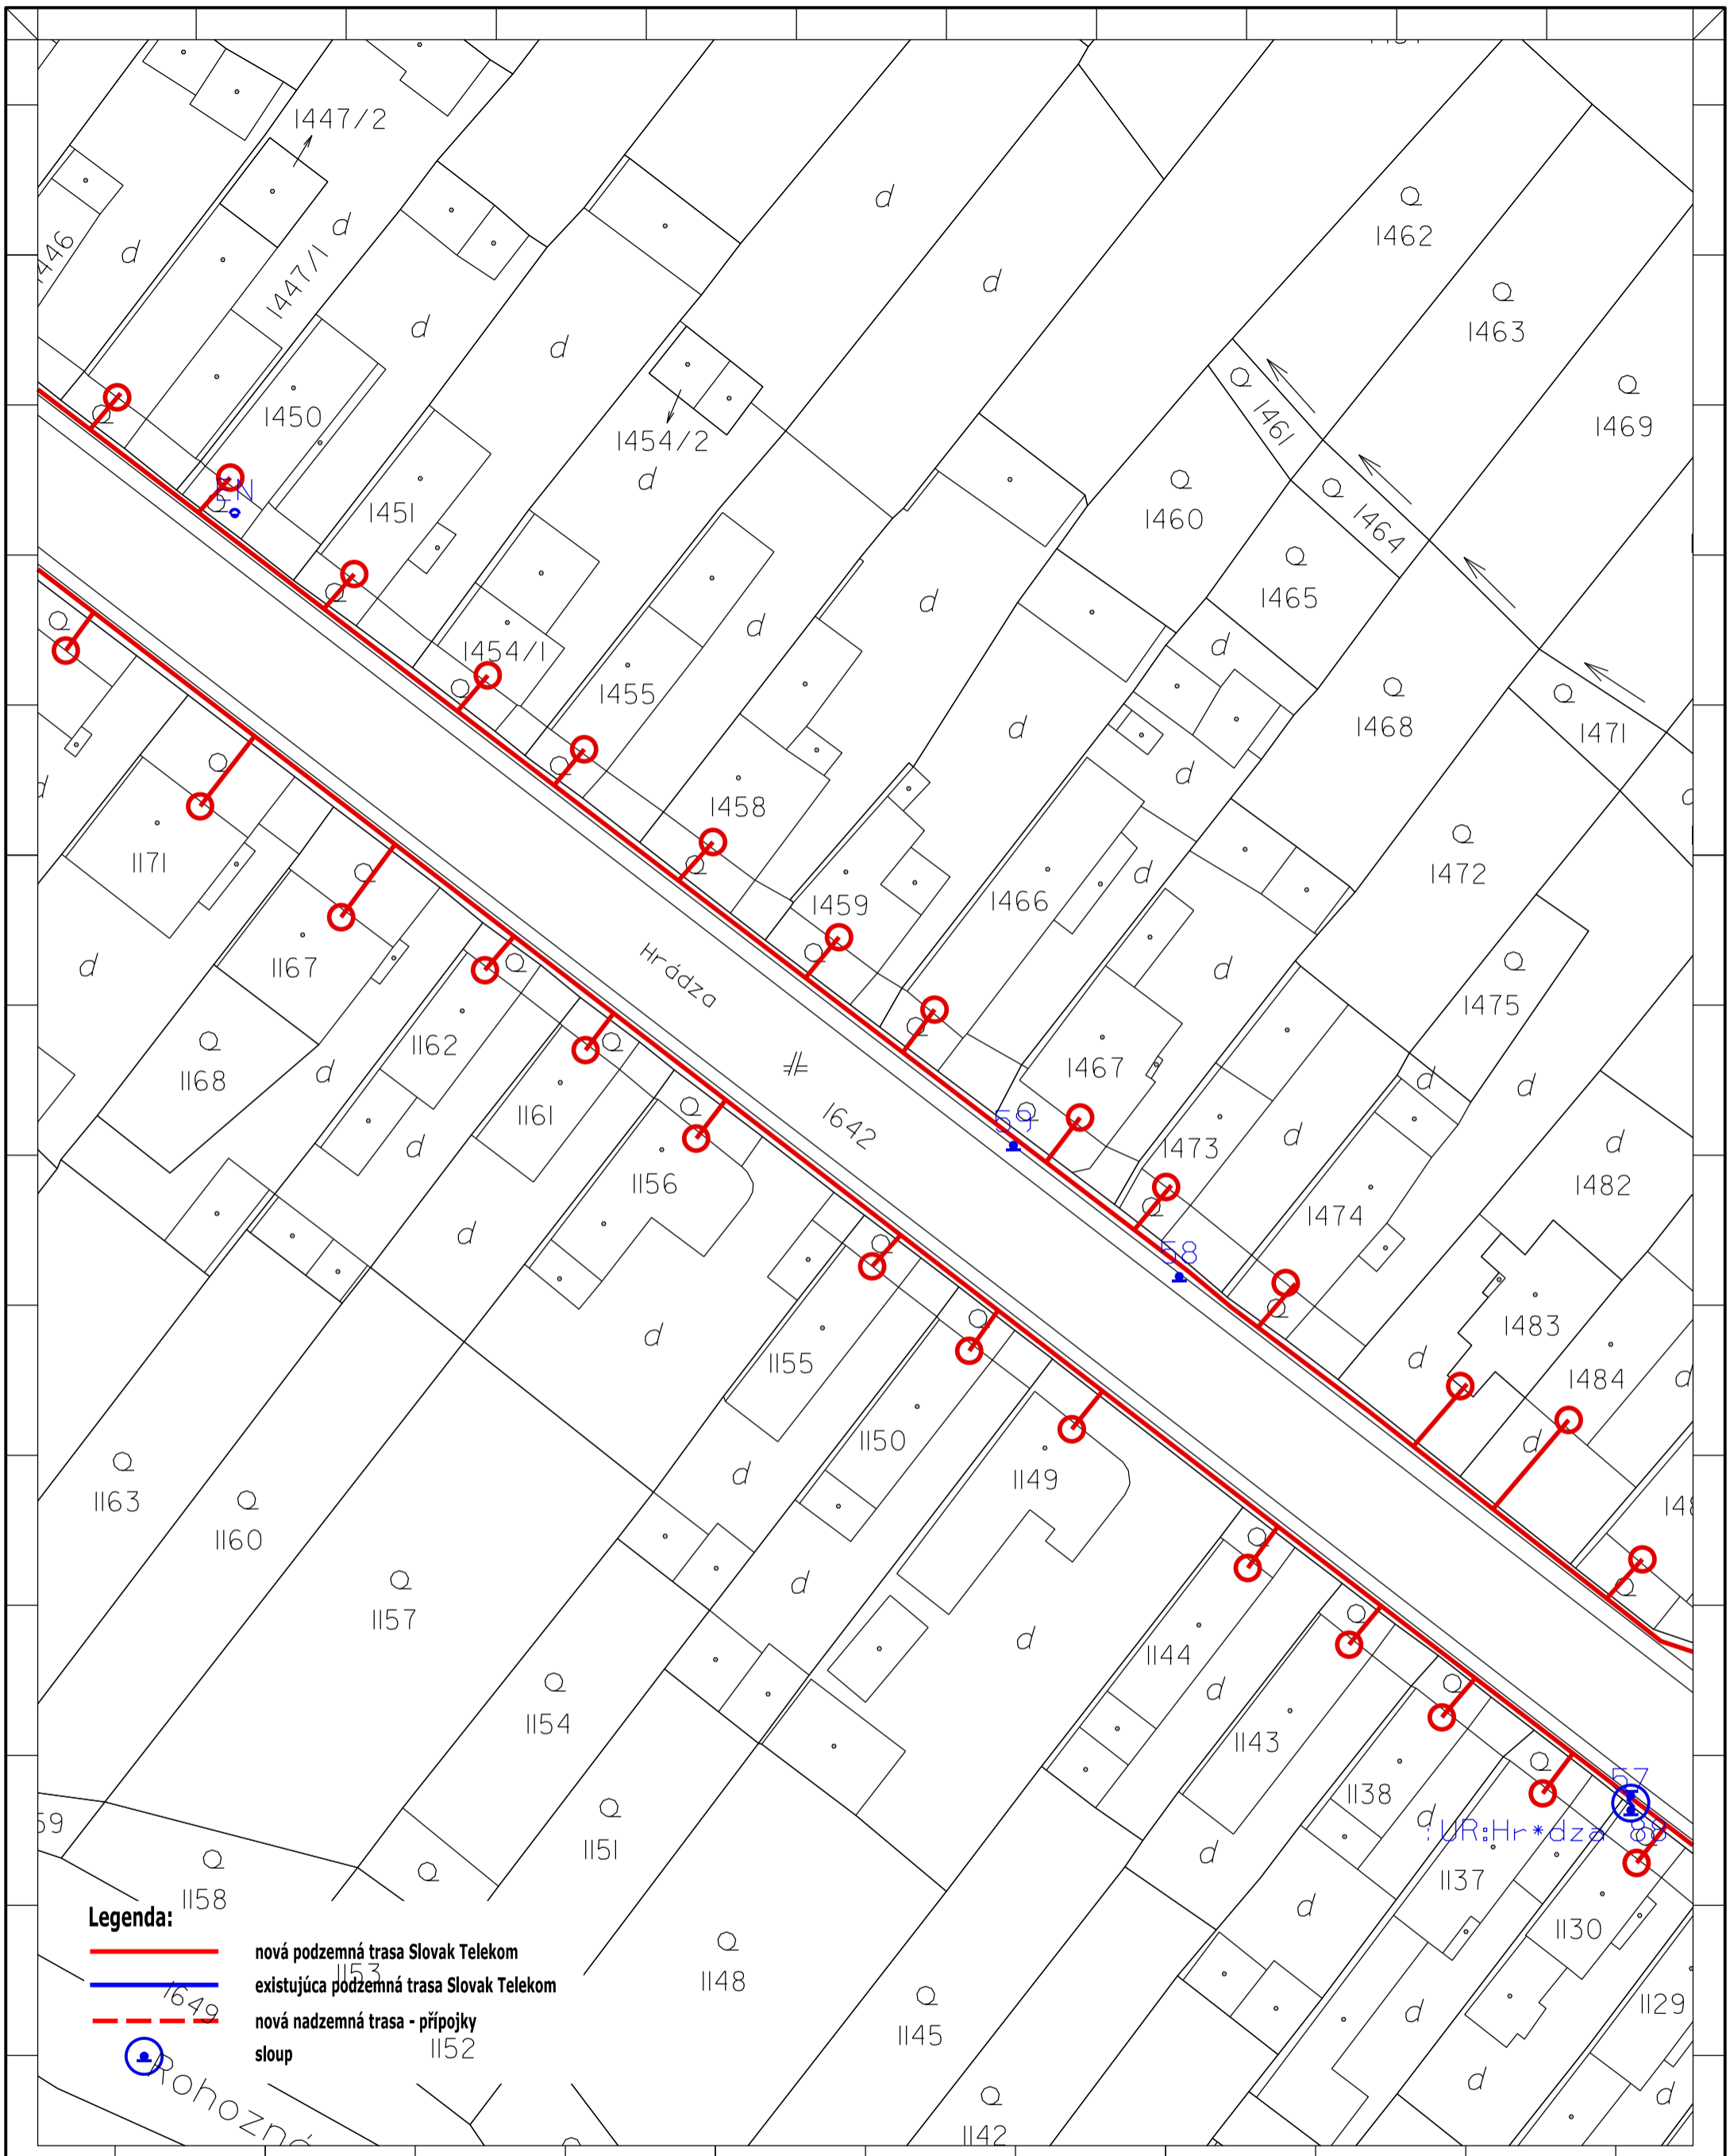

- Legenda:**
- nová podzemná trasa Slovak Telekom
 - existujúca podzemná trasa Slovak Telekom
 - - - nová nadzemná trasa - prípojky
 - sloup


Zpracovateľ dokumentácie : OPTOMONT, s.r.o. Bozeny Nemcovej 8, 811 04 Bratislava		Investor: Slovak Telekom, a.s. Bajkalska 28, 817 62 Bratislava		Název stavby : INS FTTH BR Michalová	
Čiast, názov výkresu: Návrh trasy časť 25		Odpovedný projektant: Podpis: Kontroloval : Veronika Kastnerova Kreslil : Jiří Wojnar		Číslo investora: Číslo dodávateľa: Stupeň: PD Datum: 27.12.2016 Revízie: MÄRKA: 1:500	
				A3V	25

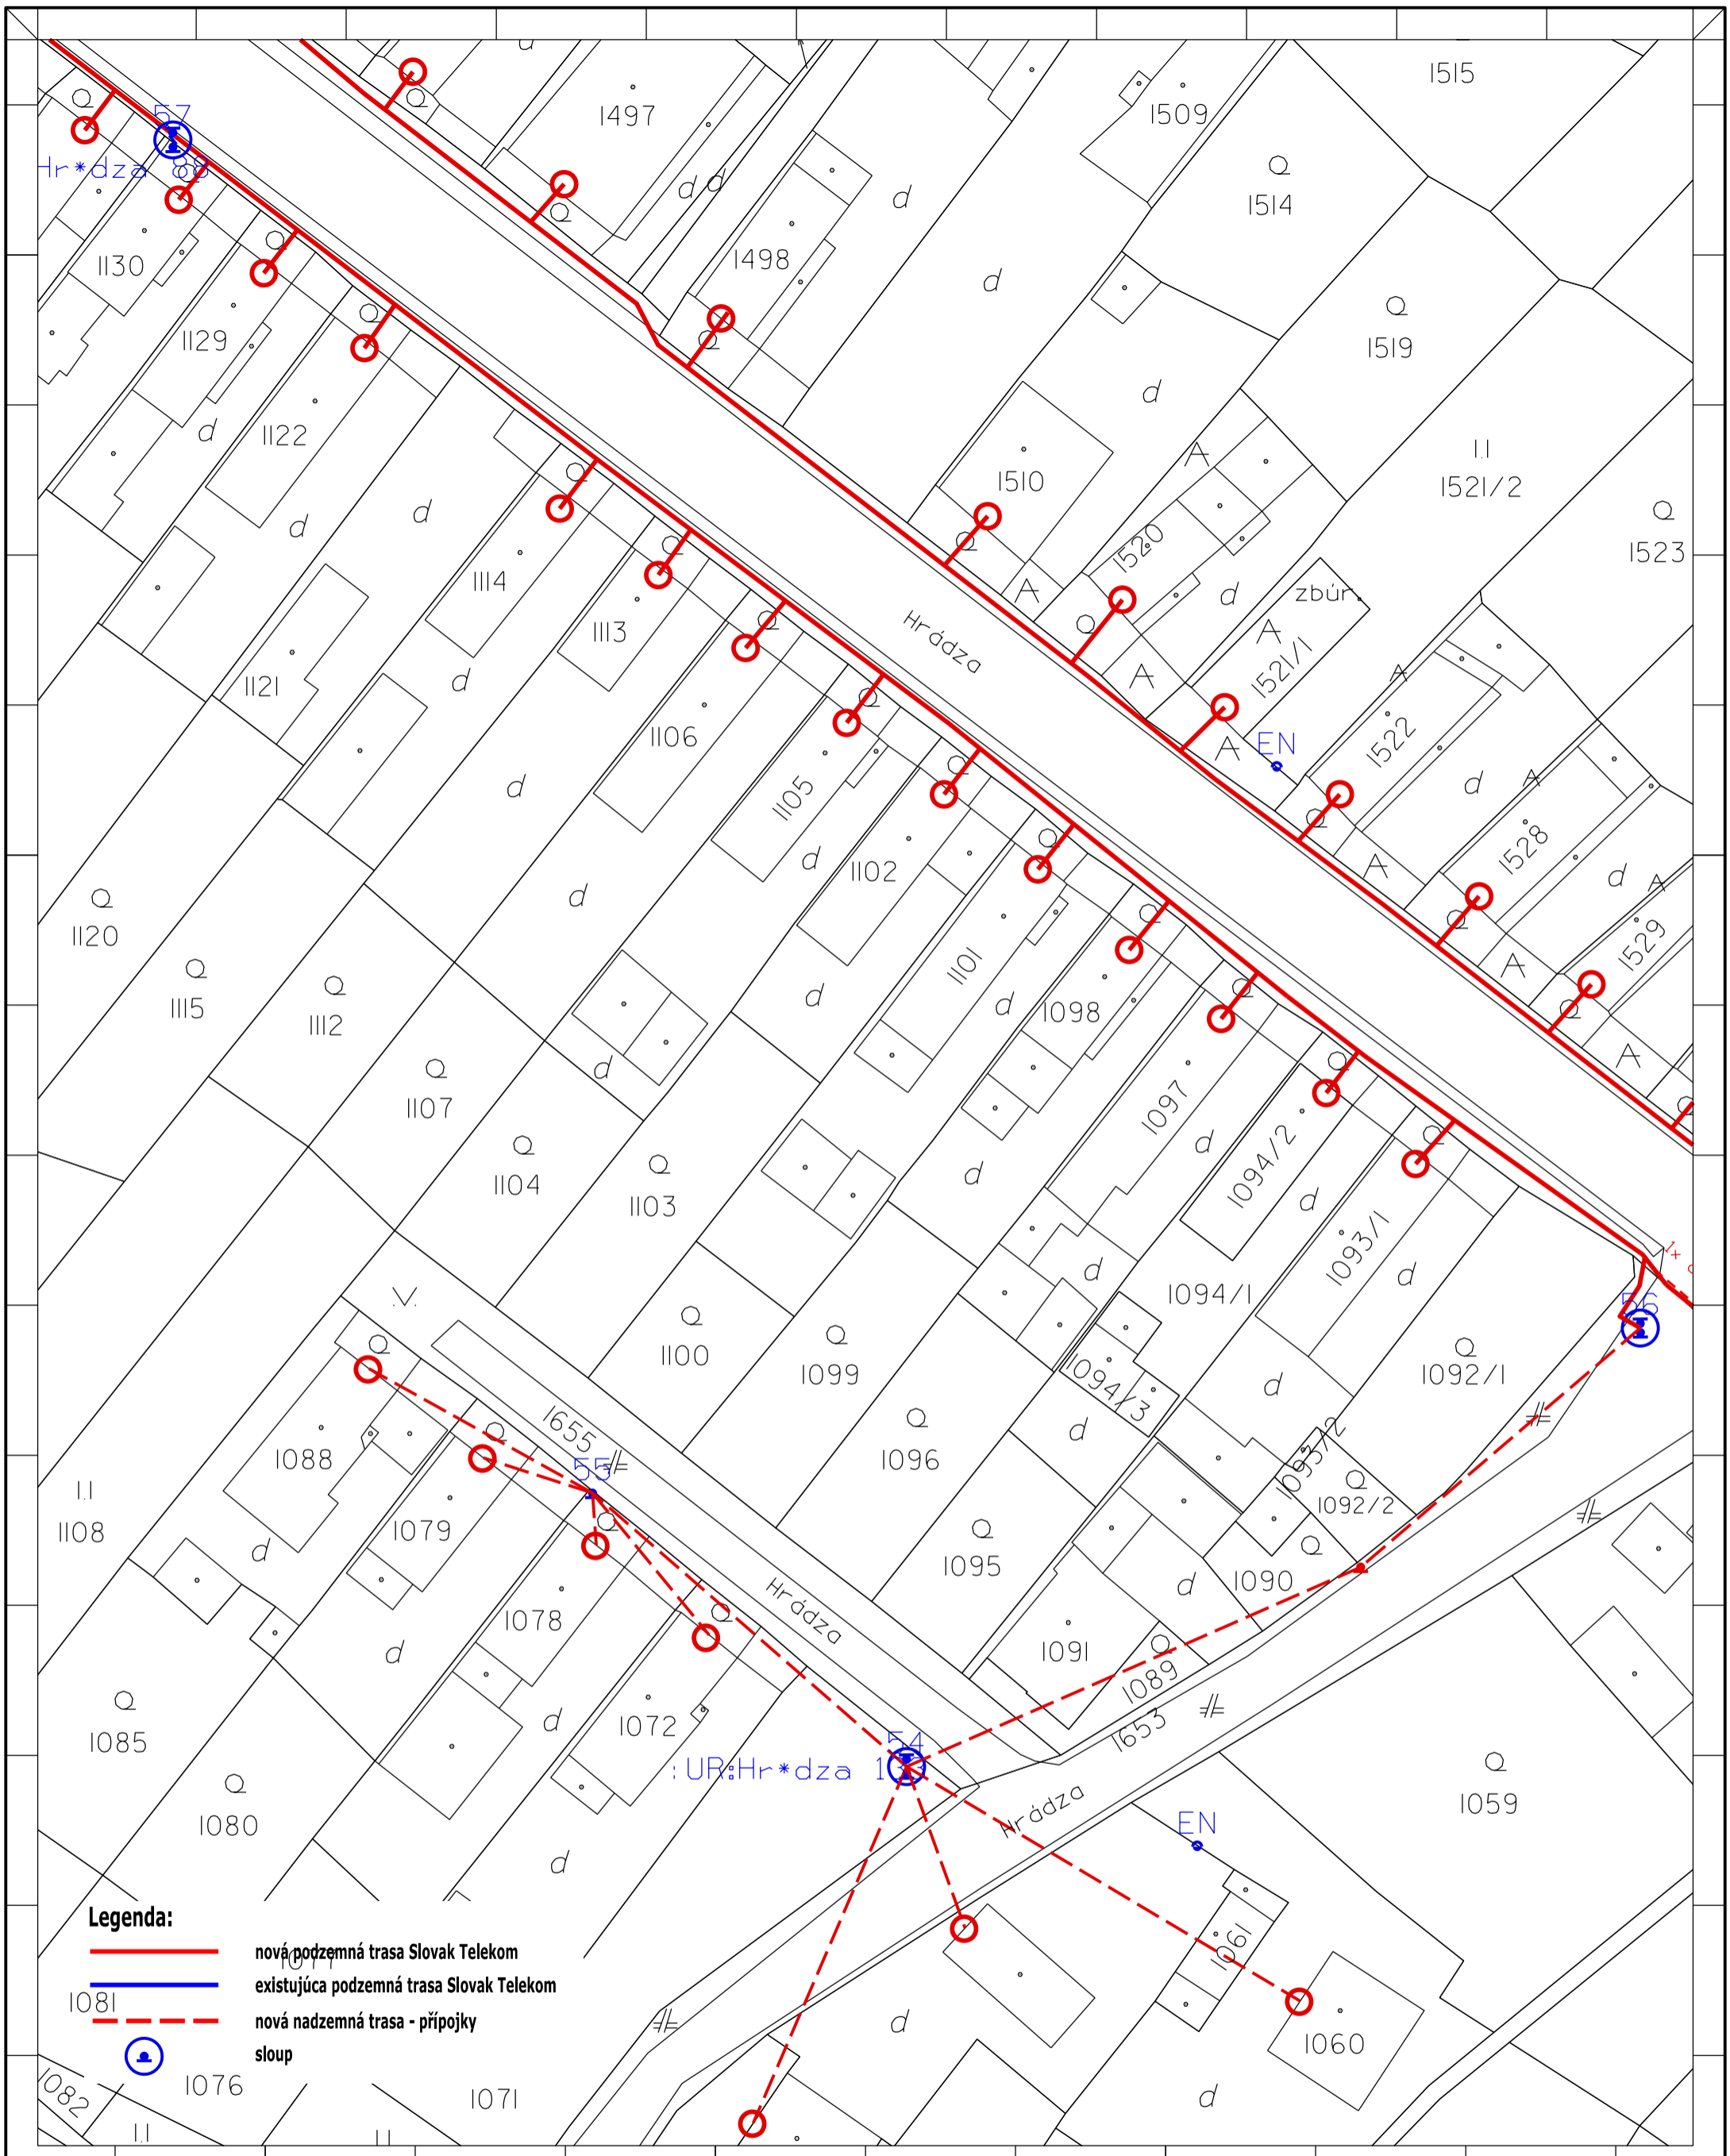

Legenda:


- nová podzemná trasa Slovak Telekom
- existujúca podzemná trasa Slovak Telekom
- - - nová nadzemná trasa - prípojky
- ⊙ sloup

Zpracovateľ dokumentácie : OPTOMONT, s.r.o. Boženy Nemcovej 8, 811 04 Bratislava		Investor: Slovak Telekom, a.s. Bajkalska 28, 817 62 Bratislava		Název stavby : INS FTTH BR Michalová	
Časť, názov výkresu: Návrh trasy časť 26			Odpovedný projektant: Podpis: _____ Kreslil: JIří Wojsnar		Číslo investora: Číslo dodávateľa: Stupeň: PD Datum: 27.12.2016 Revízie: MĚŘÍTKO: 1:500
			Formát: A3V		Výkres č.: 26

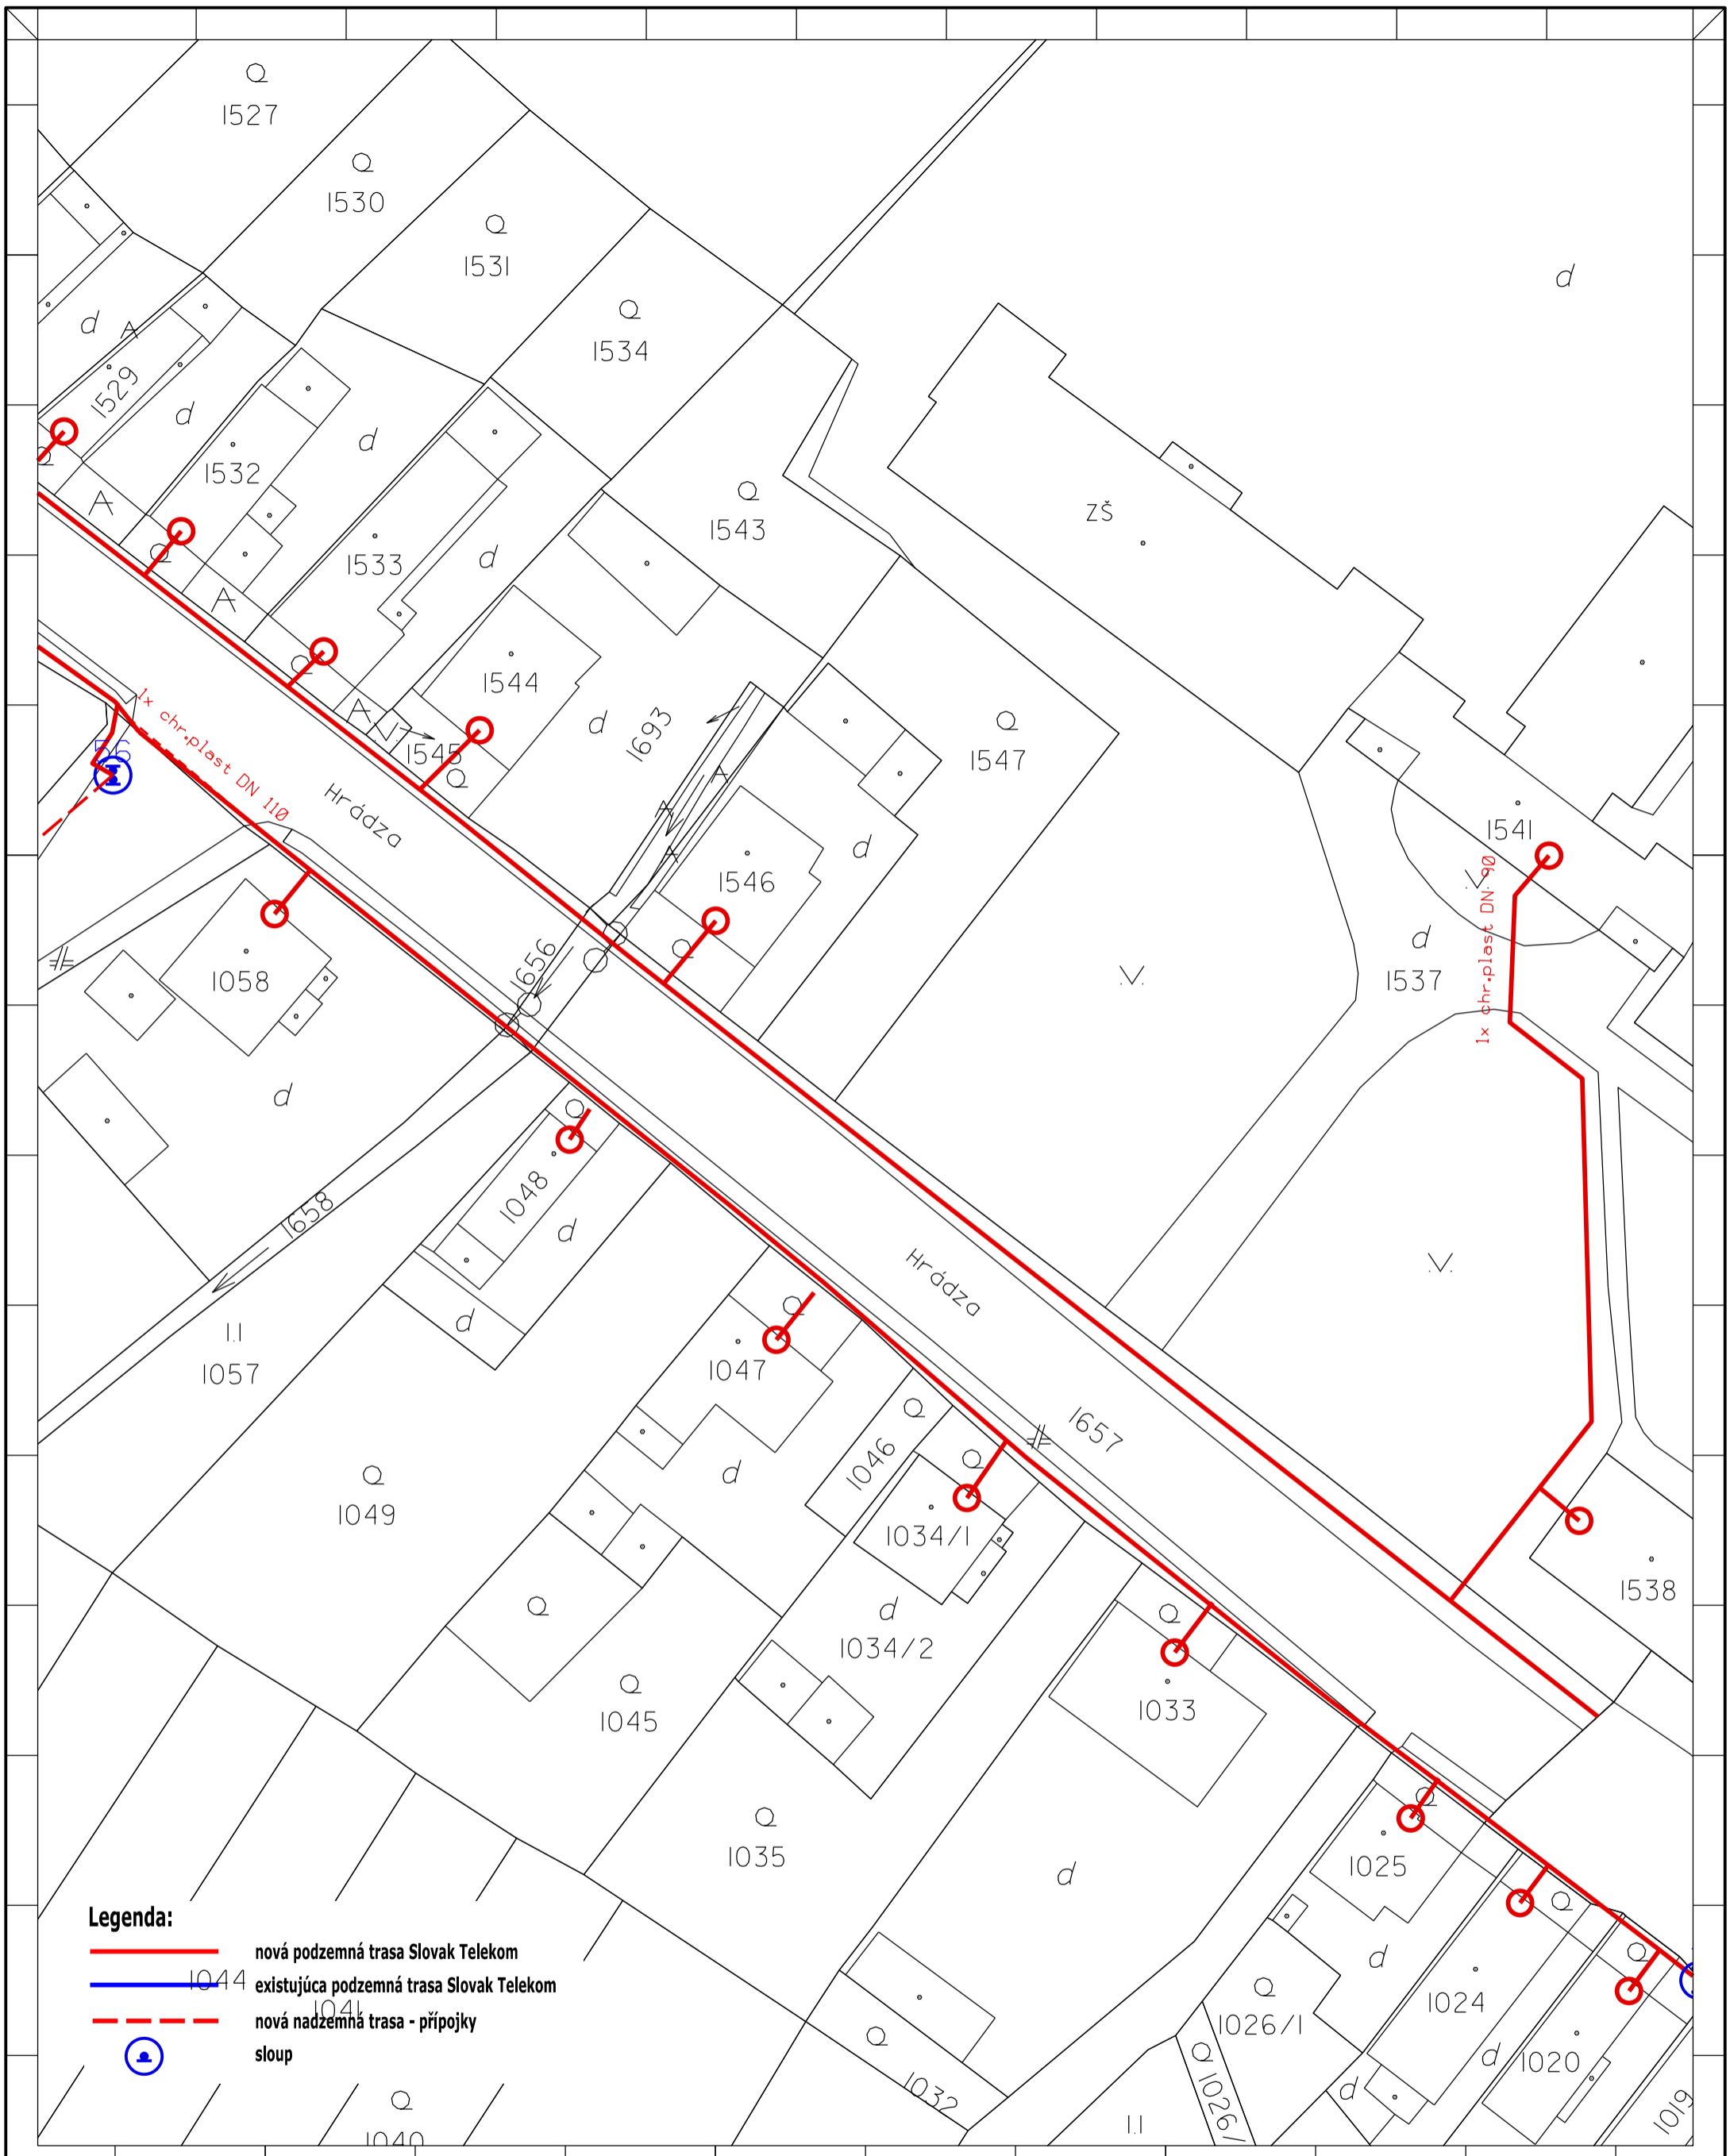


- Legenda:**
- nová podzemná trasa Slovak Telekom
 - existujúca podzemná trasa Slovak Telekom
 - - - nová nadzemná trasa - prípojky
 - sloup

Zpracovateľ dokumentácie :		Investor :		Název stavby :	
OPTOMONT, s.r.o.		Slovak Telekom, a.s.		INS FTTH BR Michalová	
Bozeny Nemcovej 8, 811 04 Bratislava		Bajkalska 28, 817 62 Bratislava			
Část, názov výkresu:		Odpovedný projektant:	Podpis:	Číslo investora:	Formát:
Návrh trasy		Kontroloval :	Podpis:	Číslo dodavateľa:	Výkres č.:
časť 27		Veronika Kastnerova	Podpis:	Stupeň: PD	A3V
		Kreslil :	Podpis:	Datum: 27.12.2016	27
		Jiří Wojnar	Podpis:	Revízie:	
				1:500	

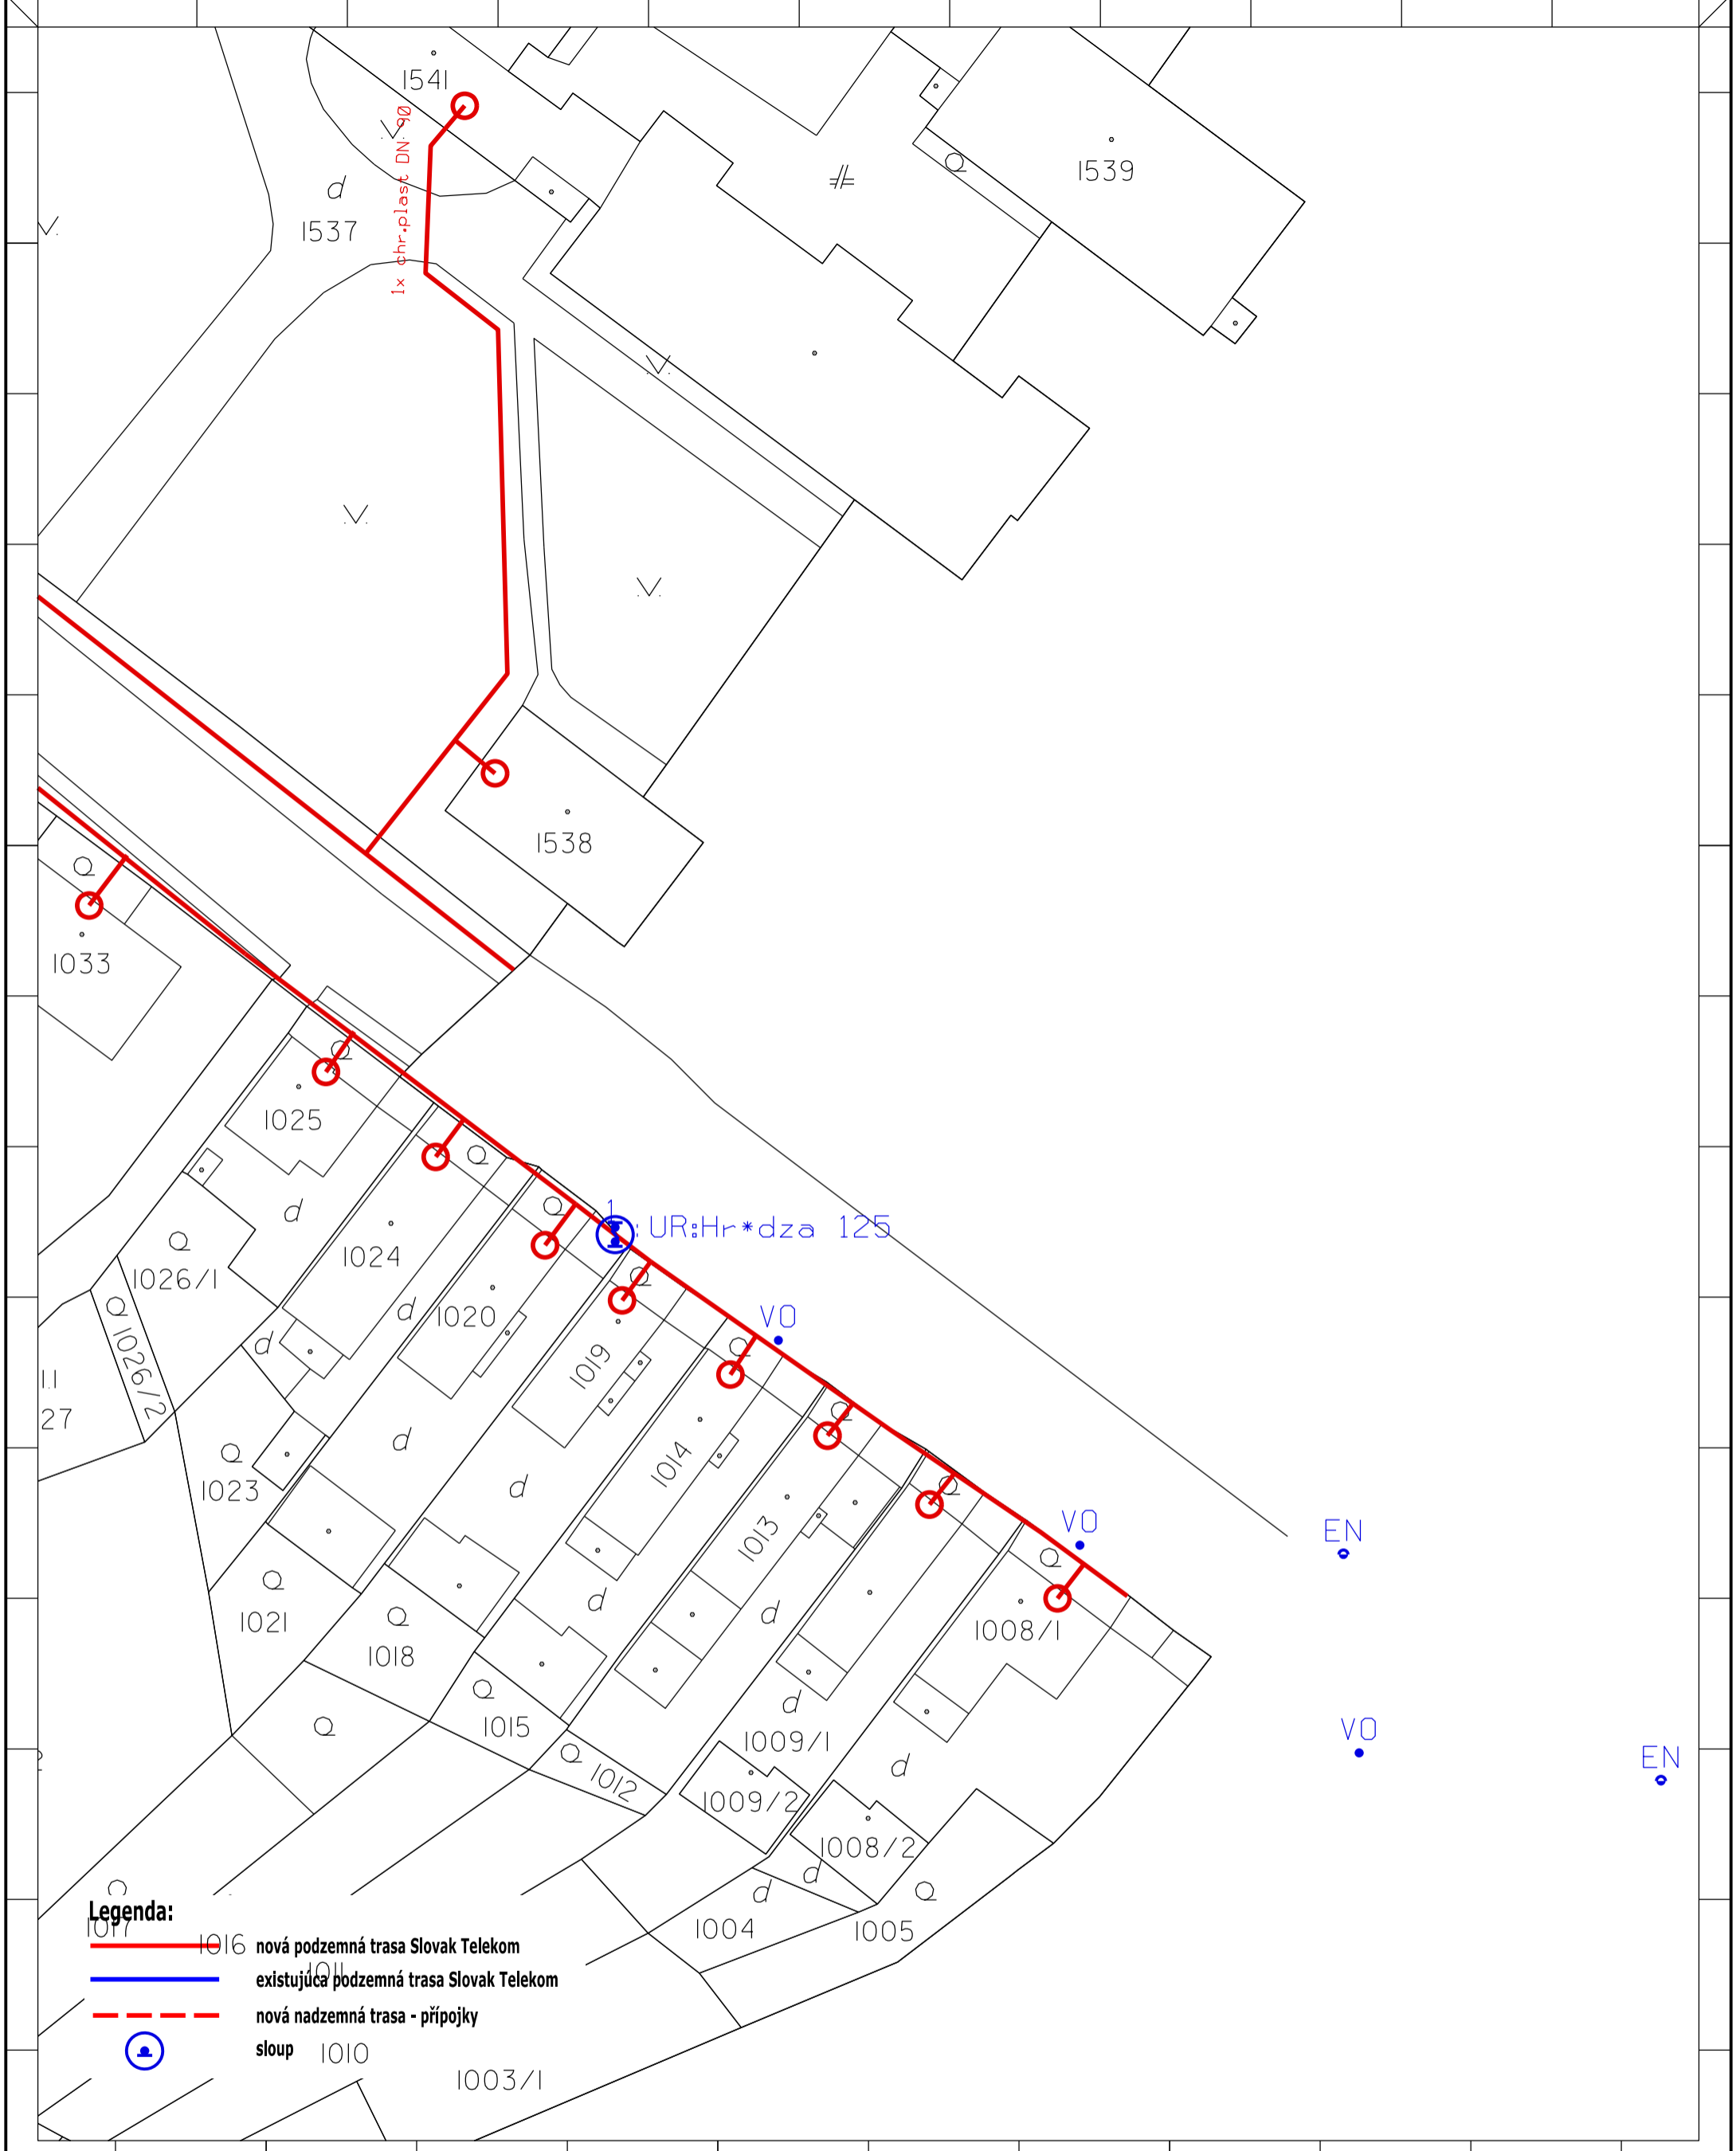

- Legenda:**
- 1016 nová podzemná trasa Slovak Telekom
 - existujúca podzemná trasa Slovak Telekom
 - - - nová nadzemná trasa - prípojky
 - sloup 1010

Zpracovateľ dokumentácie: OPTOMONT, s.r.o. Bozeny Nemcovej 8, 811 04 Bratislava		Investor: Slovak Telekom, a.s. Bajkalska 28, 817 62 Bratislava		Název stavby: INS FTTH BR Michalová	
Čiast, názov výkresu: Návrh trasy časť 28			Odpovedný projektant: Podpis: Kontroloval: Veronika Kastnerova Kreslil: Jiří Wojsnar	Podpis: Podpis: Podpis:	Číslo investora: Číslo dodávateľa: Stupeň: Datum: Revízie: Měřítko: 1:500
			Formát: A3V	Výkres č.: 28	

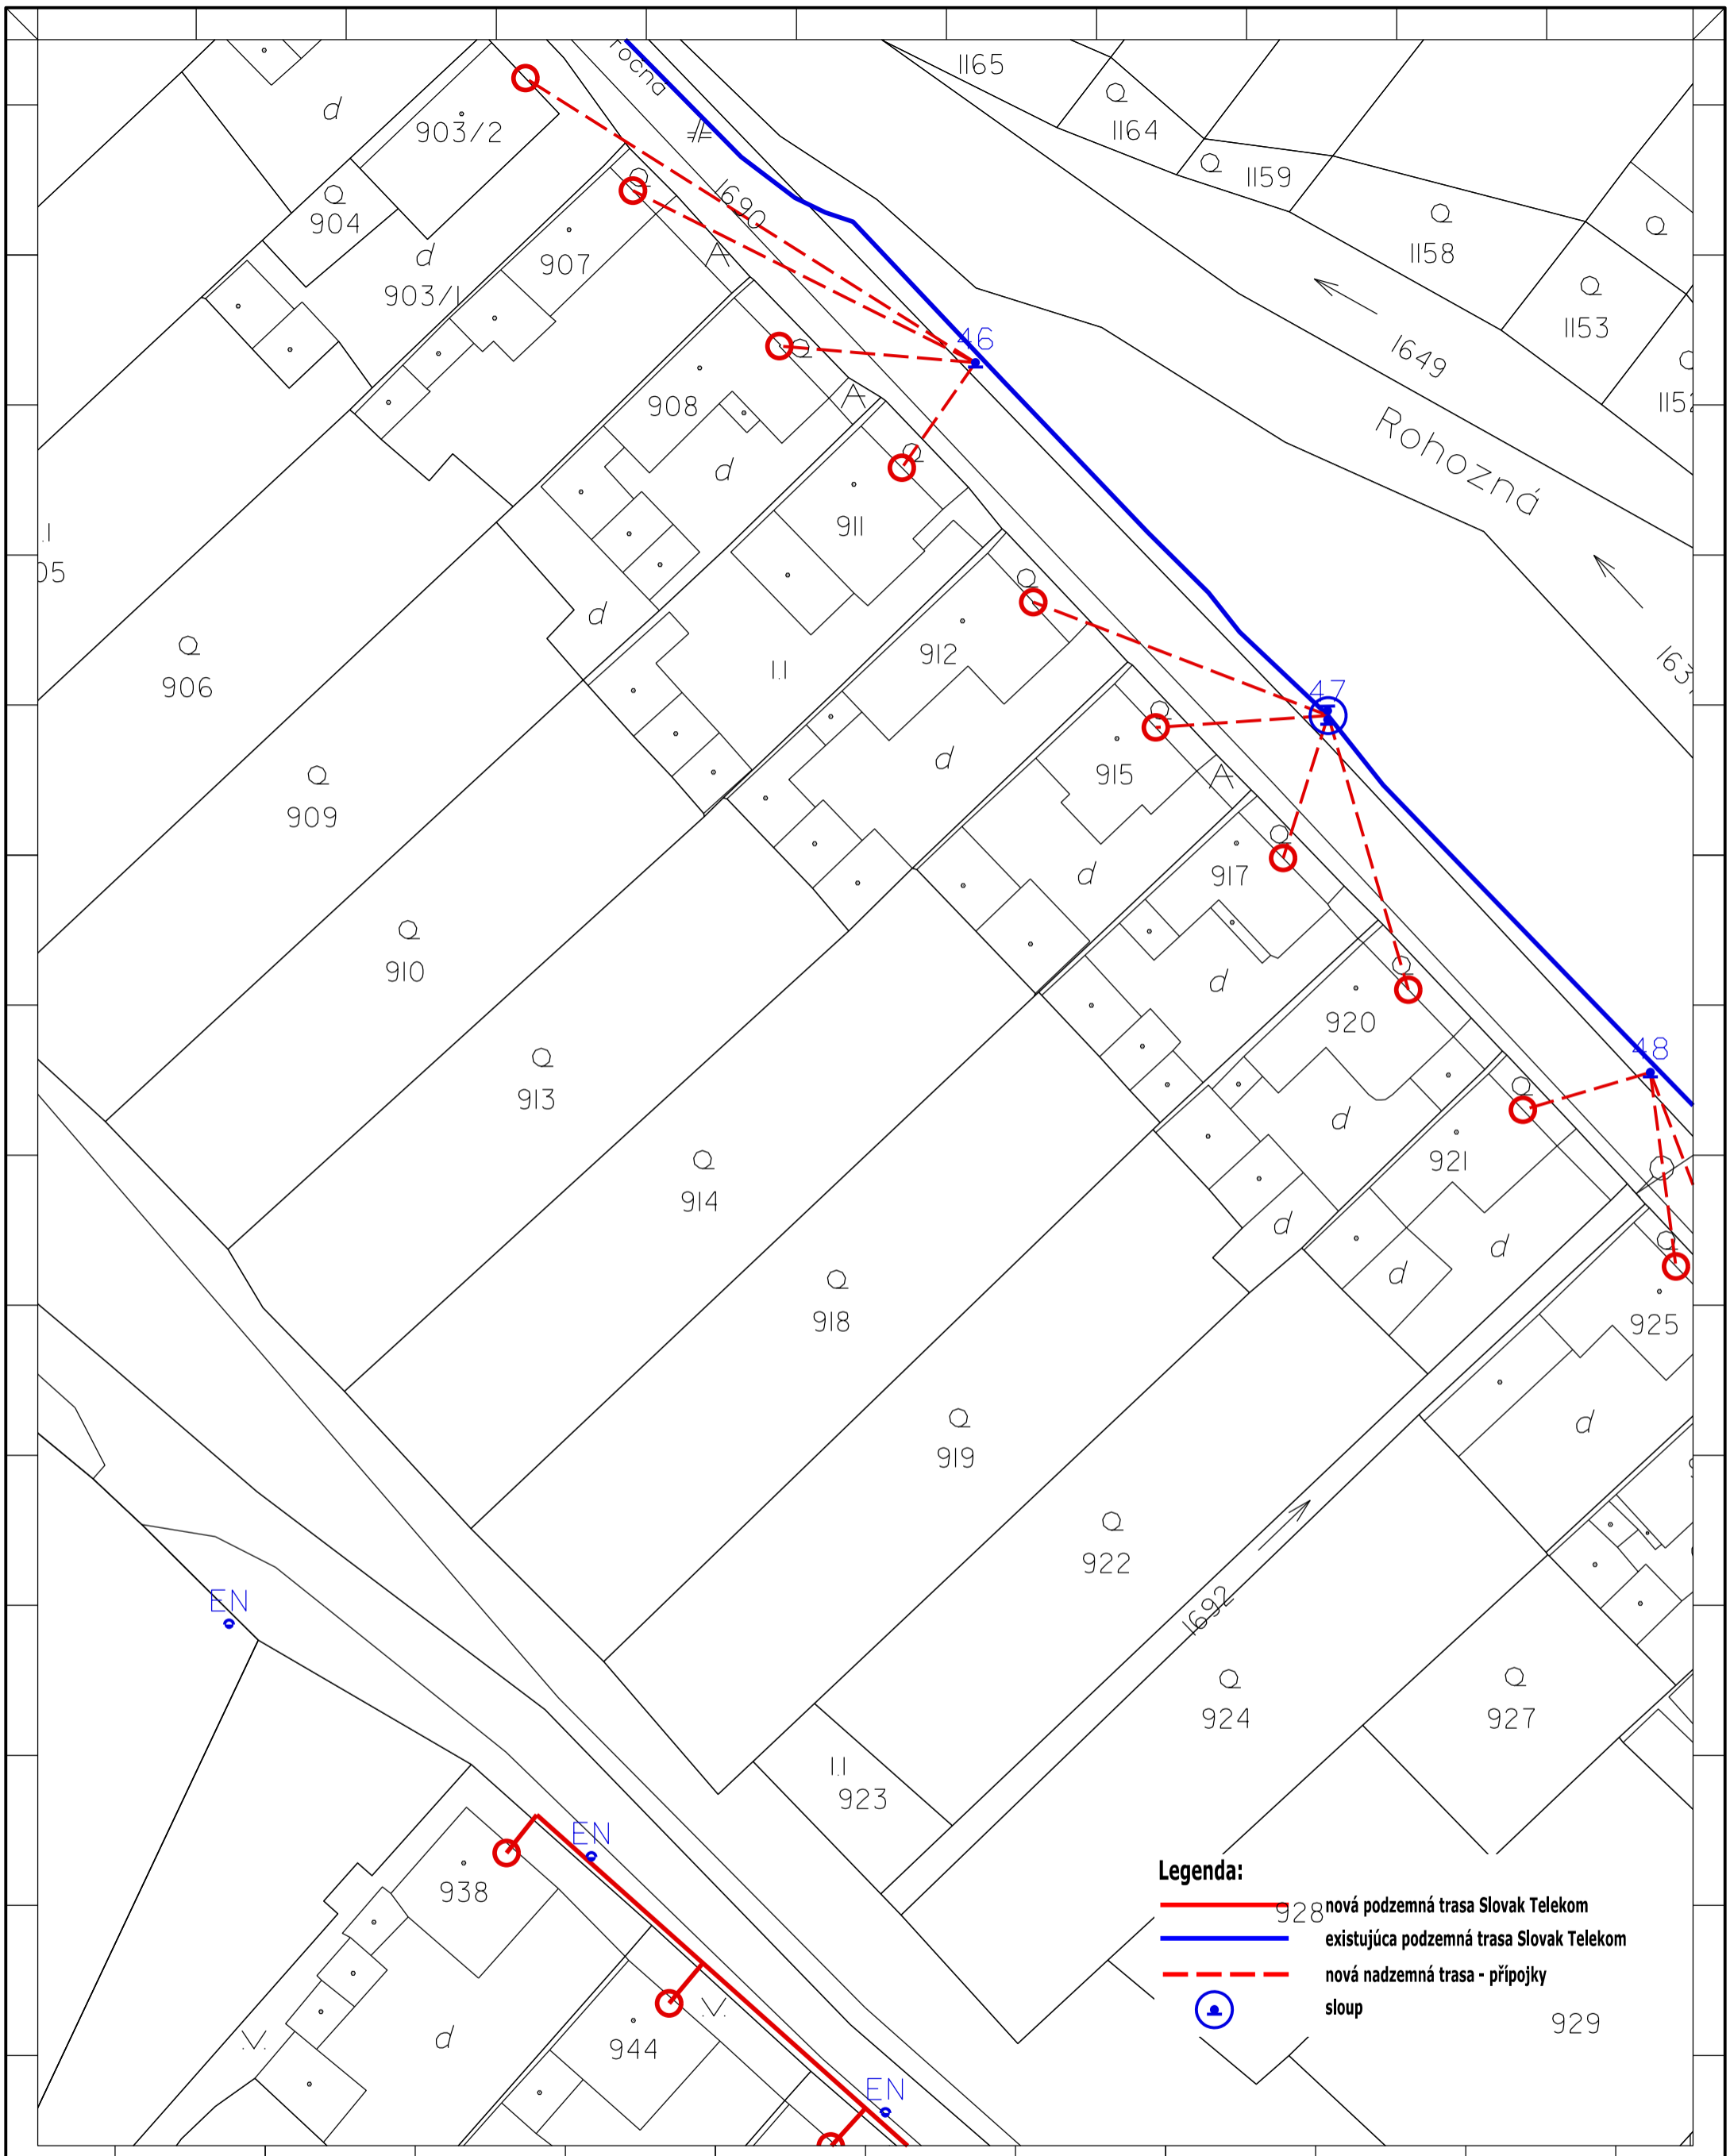


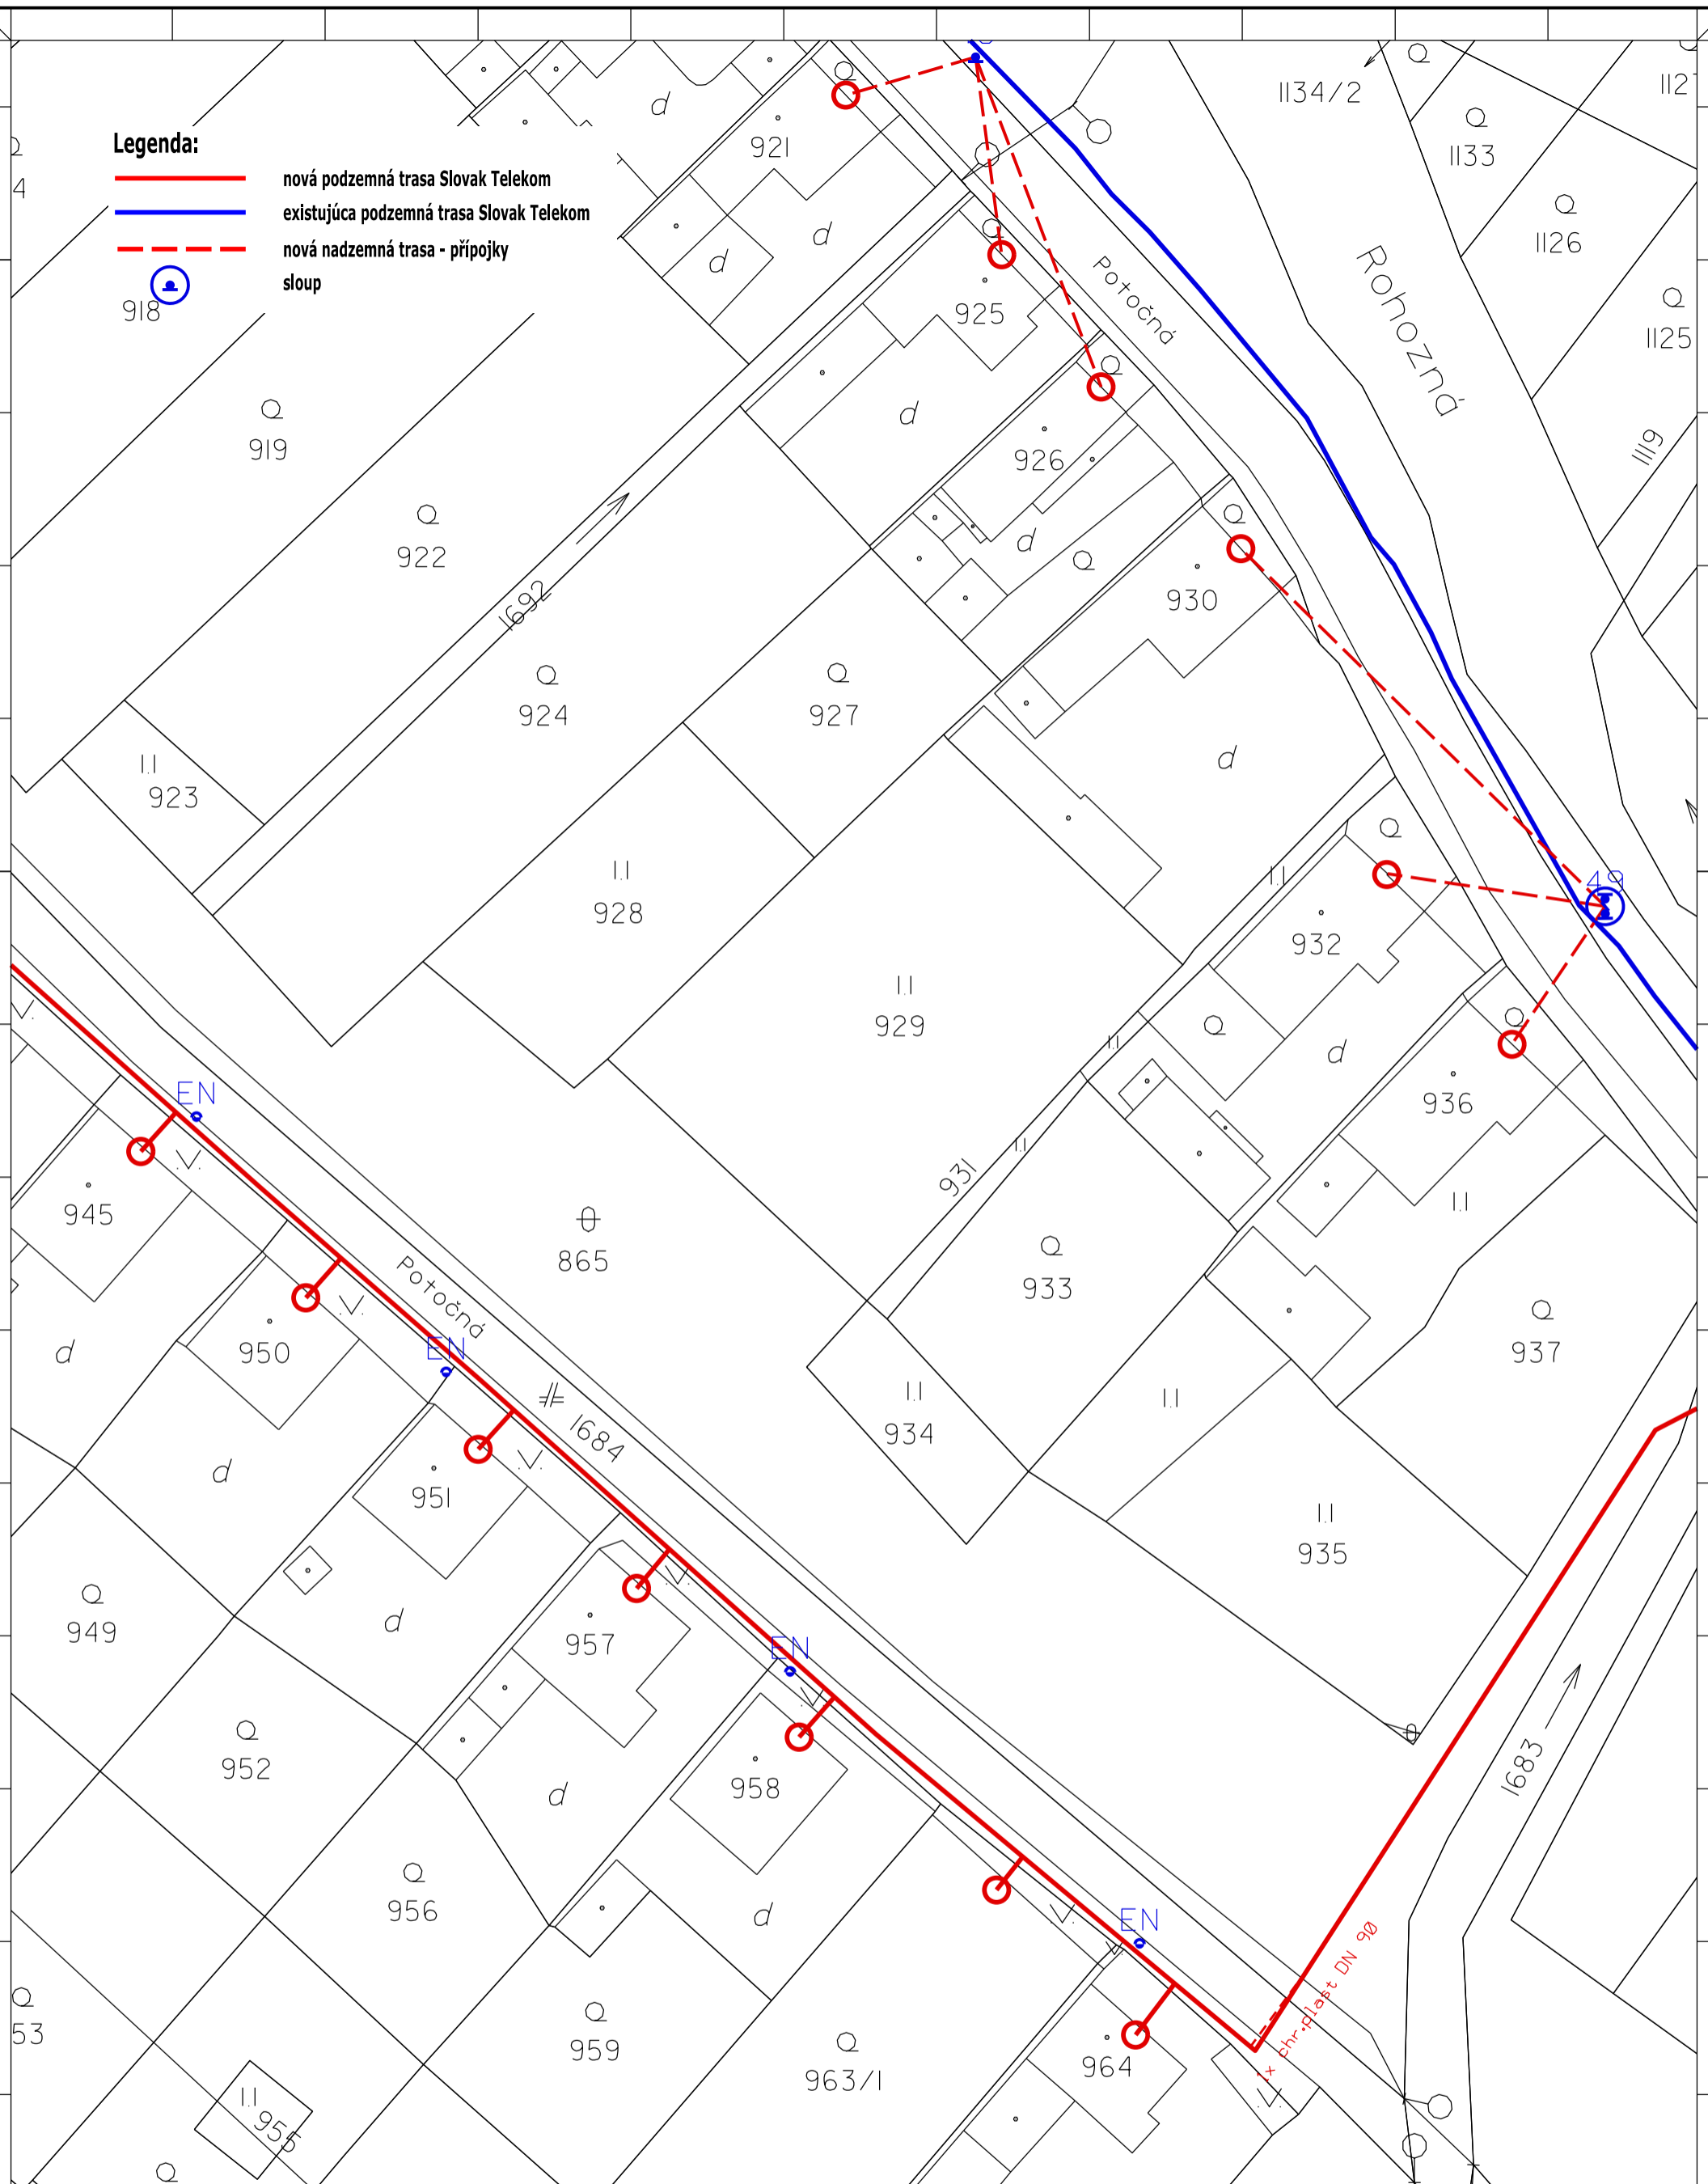
Legenda:

- 928 nová podzemná trasa Slovak Telekom
- existujúca podzemná trasa Slovak Telekom
- - - nová nadzemná trasa - prípojky
- sloup


Zpracovateľ dokumentácie : OPTOMONT, s.r.o. Boženy Nemcovej 8, 811 04 Bratislava		Investor: Slovak Telekom, a.s. Bajkalska 28, 817 62 Bratislava		Název stavby : INS FTTH BR Michalová	
Čiast, názov výkresu: Návrh trasy časť 29		Odpovedný projektant: Podpis: Kontroloval : Veronika Kastnerova Kreslil : Jiří Wojnar		Číslo investora: Číslo dodávateľa: Stupeň: PD Datum: 27.12.2016 Revízie: Mäřítko: 1:500	
				Formát: A3V	Výkres č.: 29

Legenda:

- nová podzemná trasa Slovak Telekom
- existujúca podzemná trasa Slovak Telekom
- - - nová nadzemná trasa - prípojky
-  sloup




Zpracovateľ dokumentácie : OPTOMONT, s.r.o. Bozeny Nemcovej 8, 811 04 Bratislava		Investor: Slovak Telekom, a.s. Bajkalska 28, 817 62 Bratislava		Název stavby : INS FTTH BR Michalová	
Čiast, názov výkresu: Návrh trasy časť 30		Odpovedný projektant: Podpis: Kontroloval : Veronika Kastnerova Kreslil : Jiří Wojnar	Podpis: Podpis: Podpis:	Číslo investora: Číslo dodávateľa: Stupeň: Datum: Revízia: MŠRko:	Formát: A3V
				1:500	30

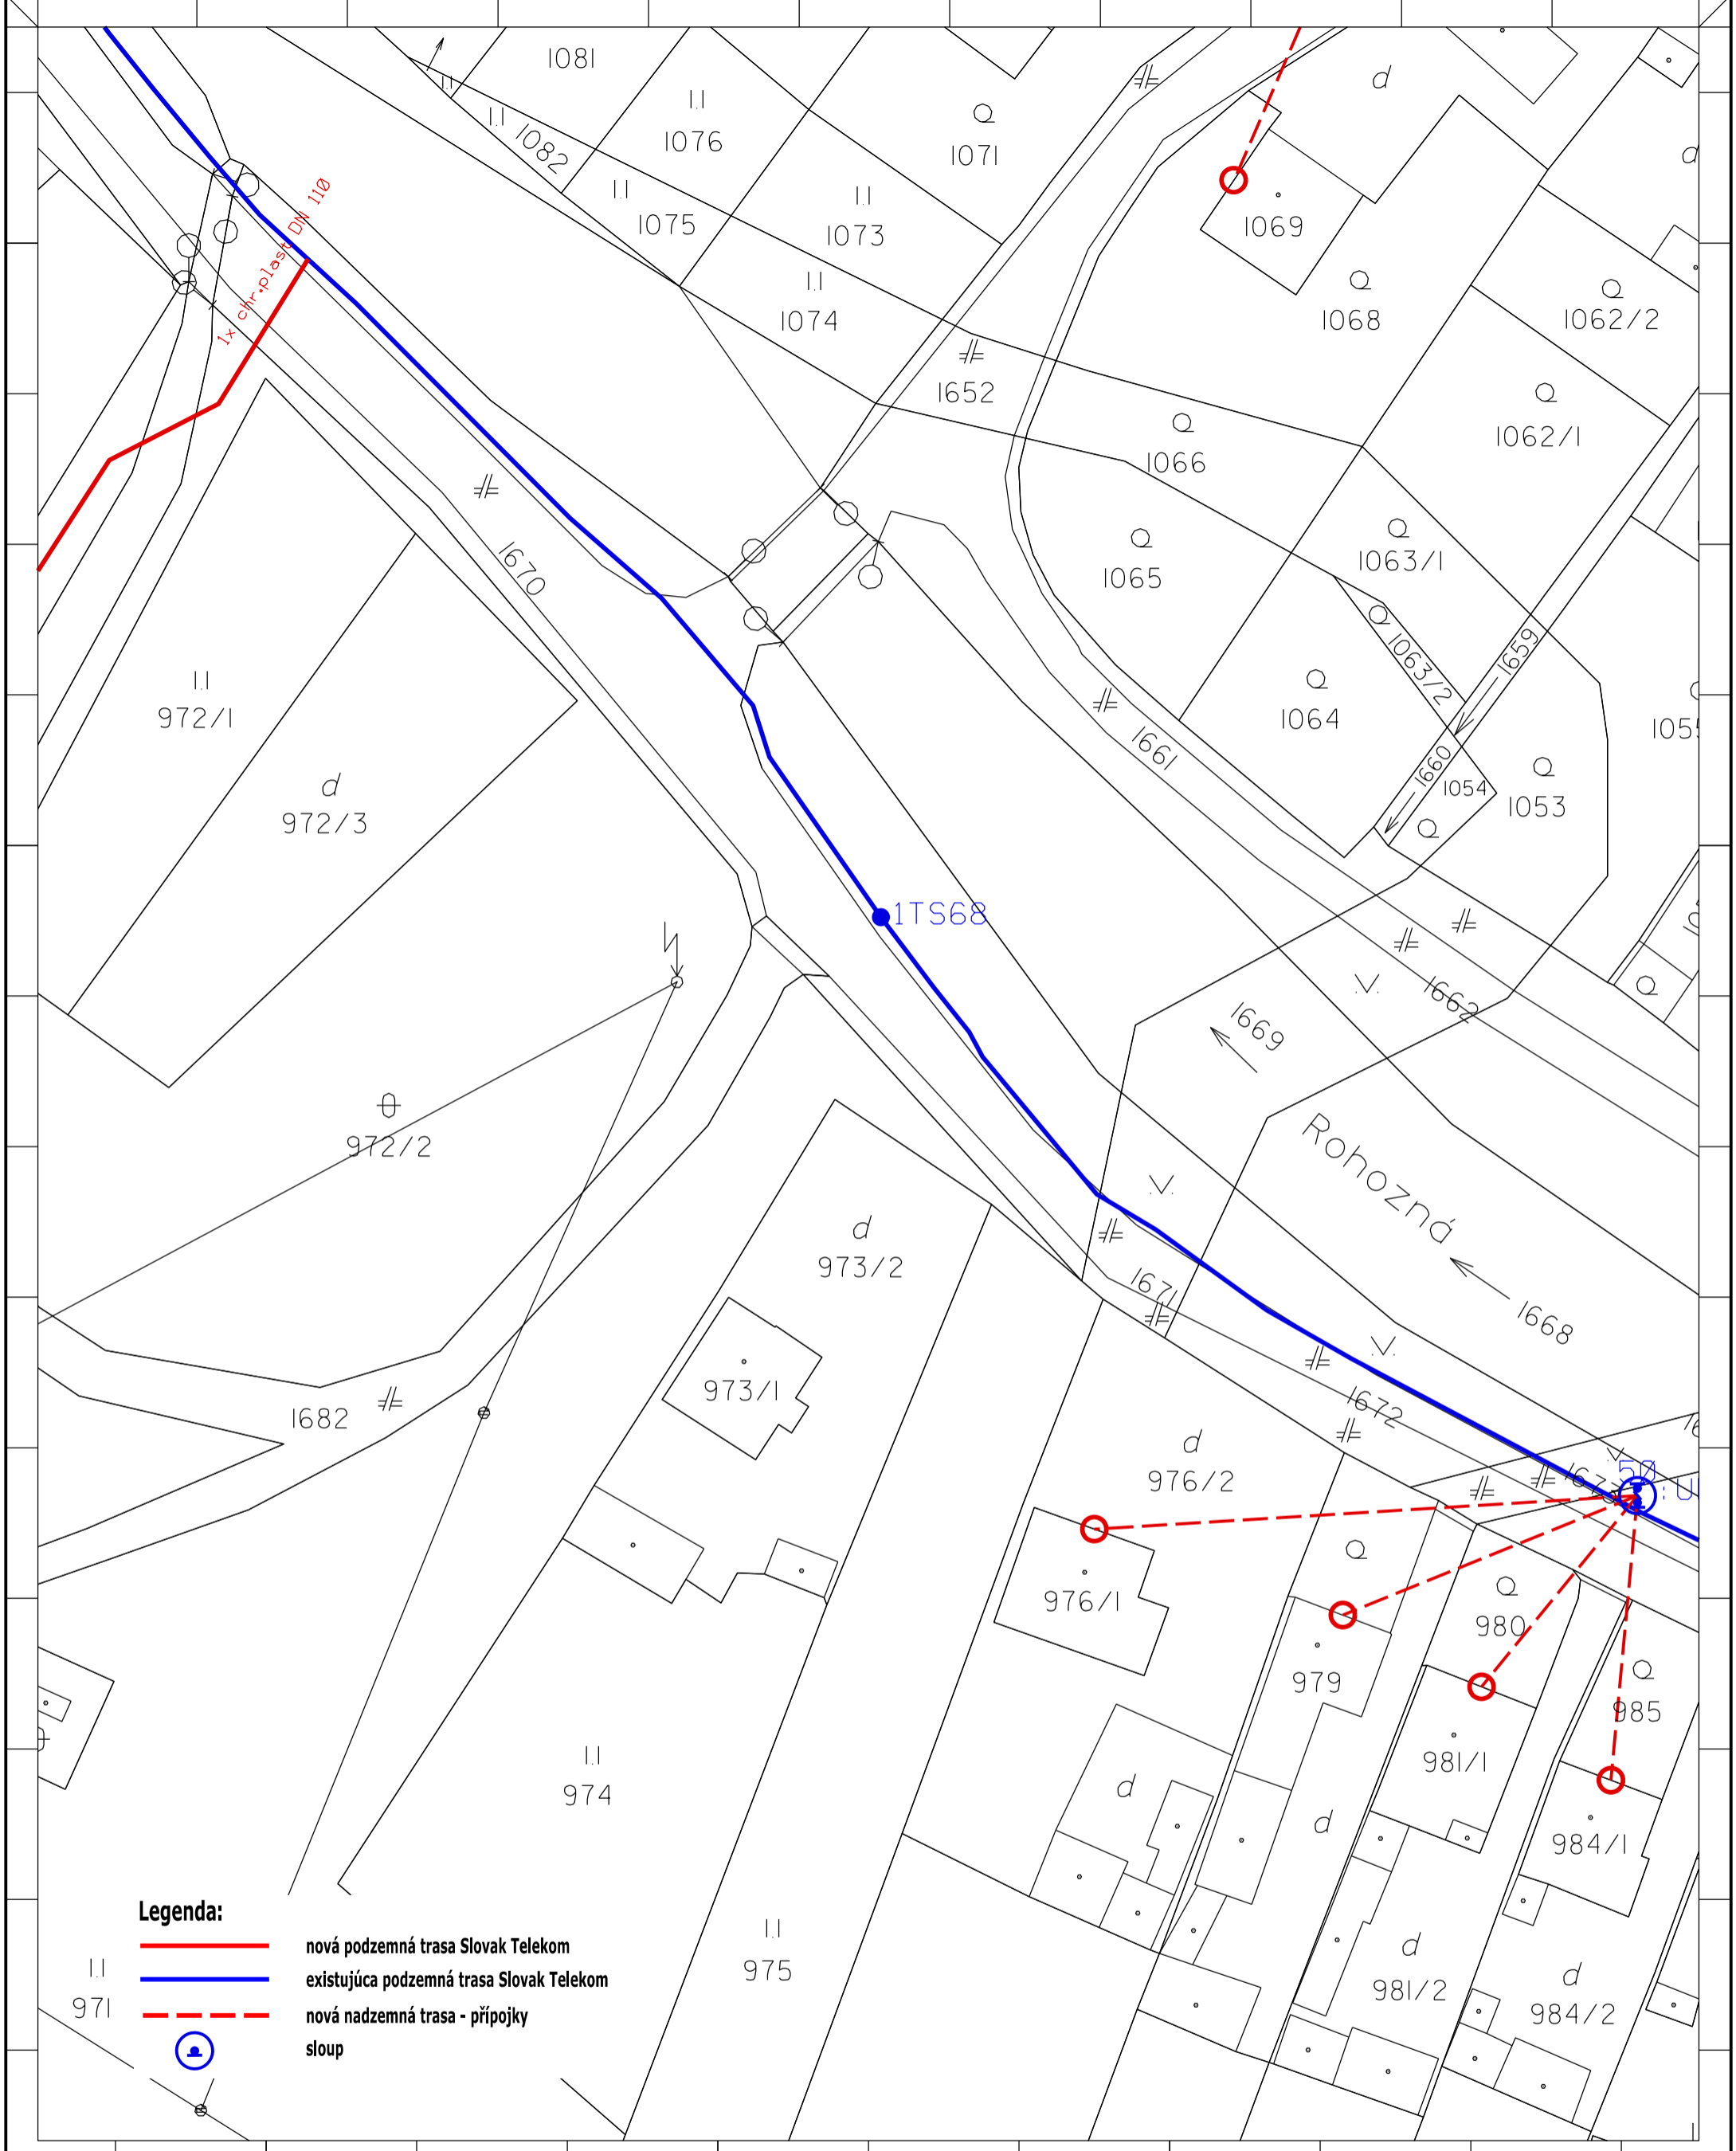

Legenda:

- nová podzemná trasa Slovak Telekom
- existujúca podzemná trasa Slovak Telekom
- - - nová nadzemná trasa - prípojky
- ⊙ sloup

Zpracovateľ dokumentácie :		Investor :		Název stavby :	
OPTOMONT, s.r.o.		Slovak Telekom, a.s.		INS FTTH BR Michalová	
Bozeny Nemcovej 8, 811 04 Bratislava		Bajkalska 28, 817 62 Bratislava			
Čiast, názov výkresu :		Odpovedný projektant :	Podpis :	Číslo investora :	Formát :
Návrh trasy		Kontroloval :	Podpis :	Číslo dodávateľa :	Výkres č. :
časť 3I		Veronika Kastnerova	Podpis :	Stupeň :	PD
		Kreslil :	Podpis :	Datum :	27.12.2016
		Jiří Wojsnar	Podpis :	Revízie :	MĚŘÍKO:
				1:500	A3V
				31	

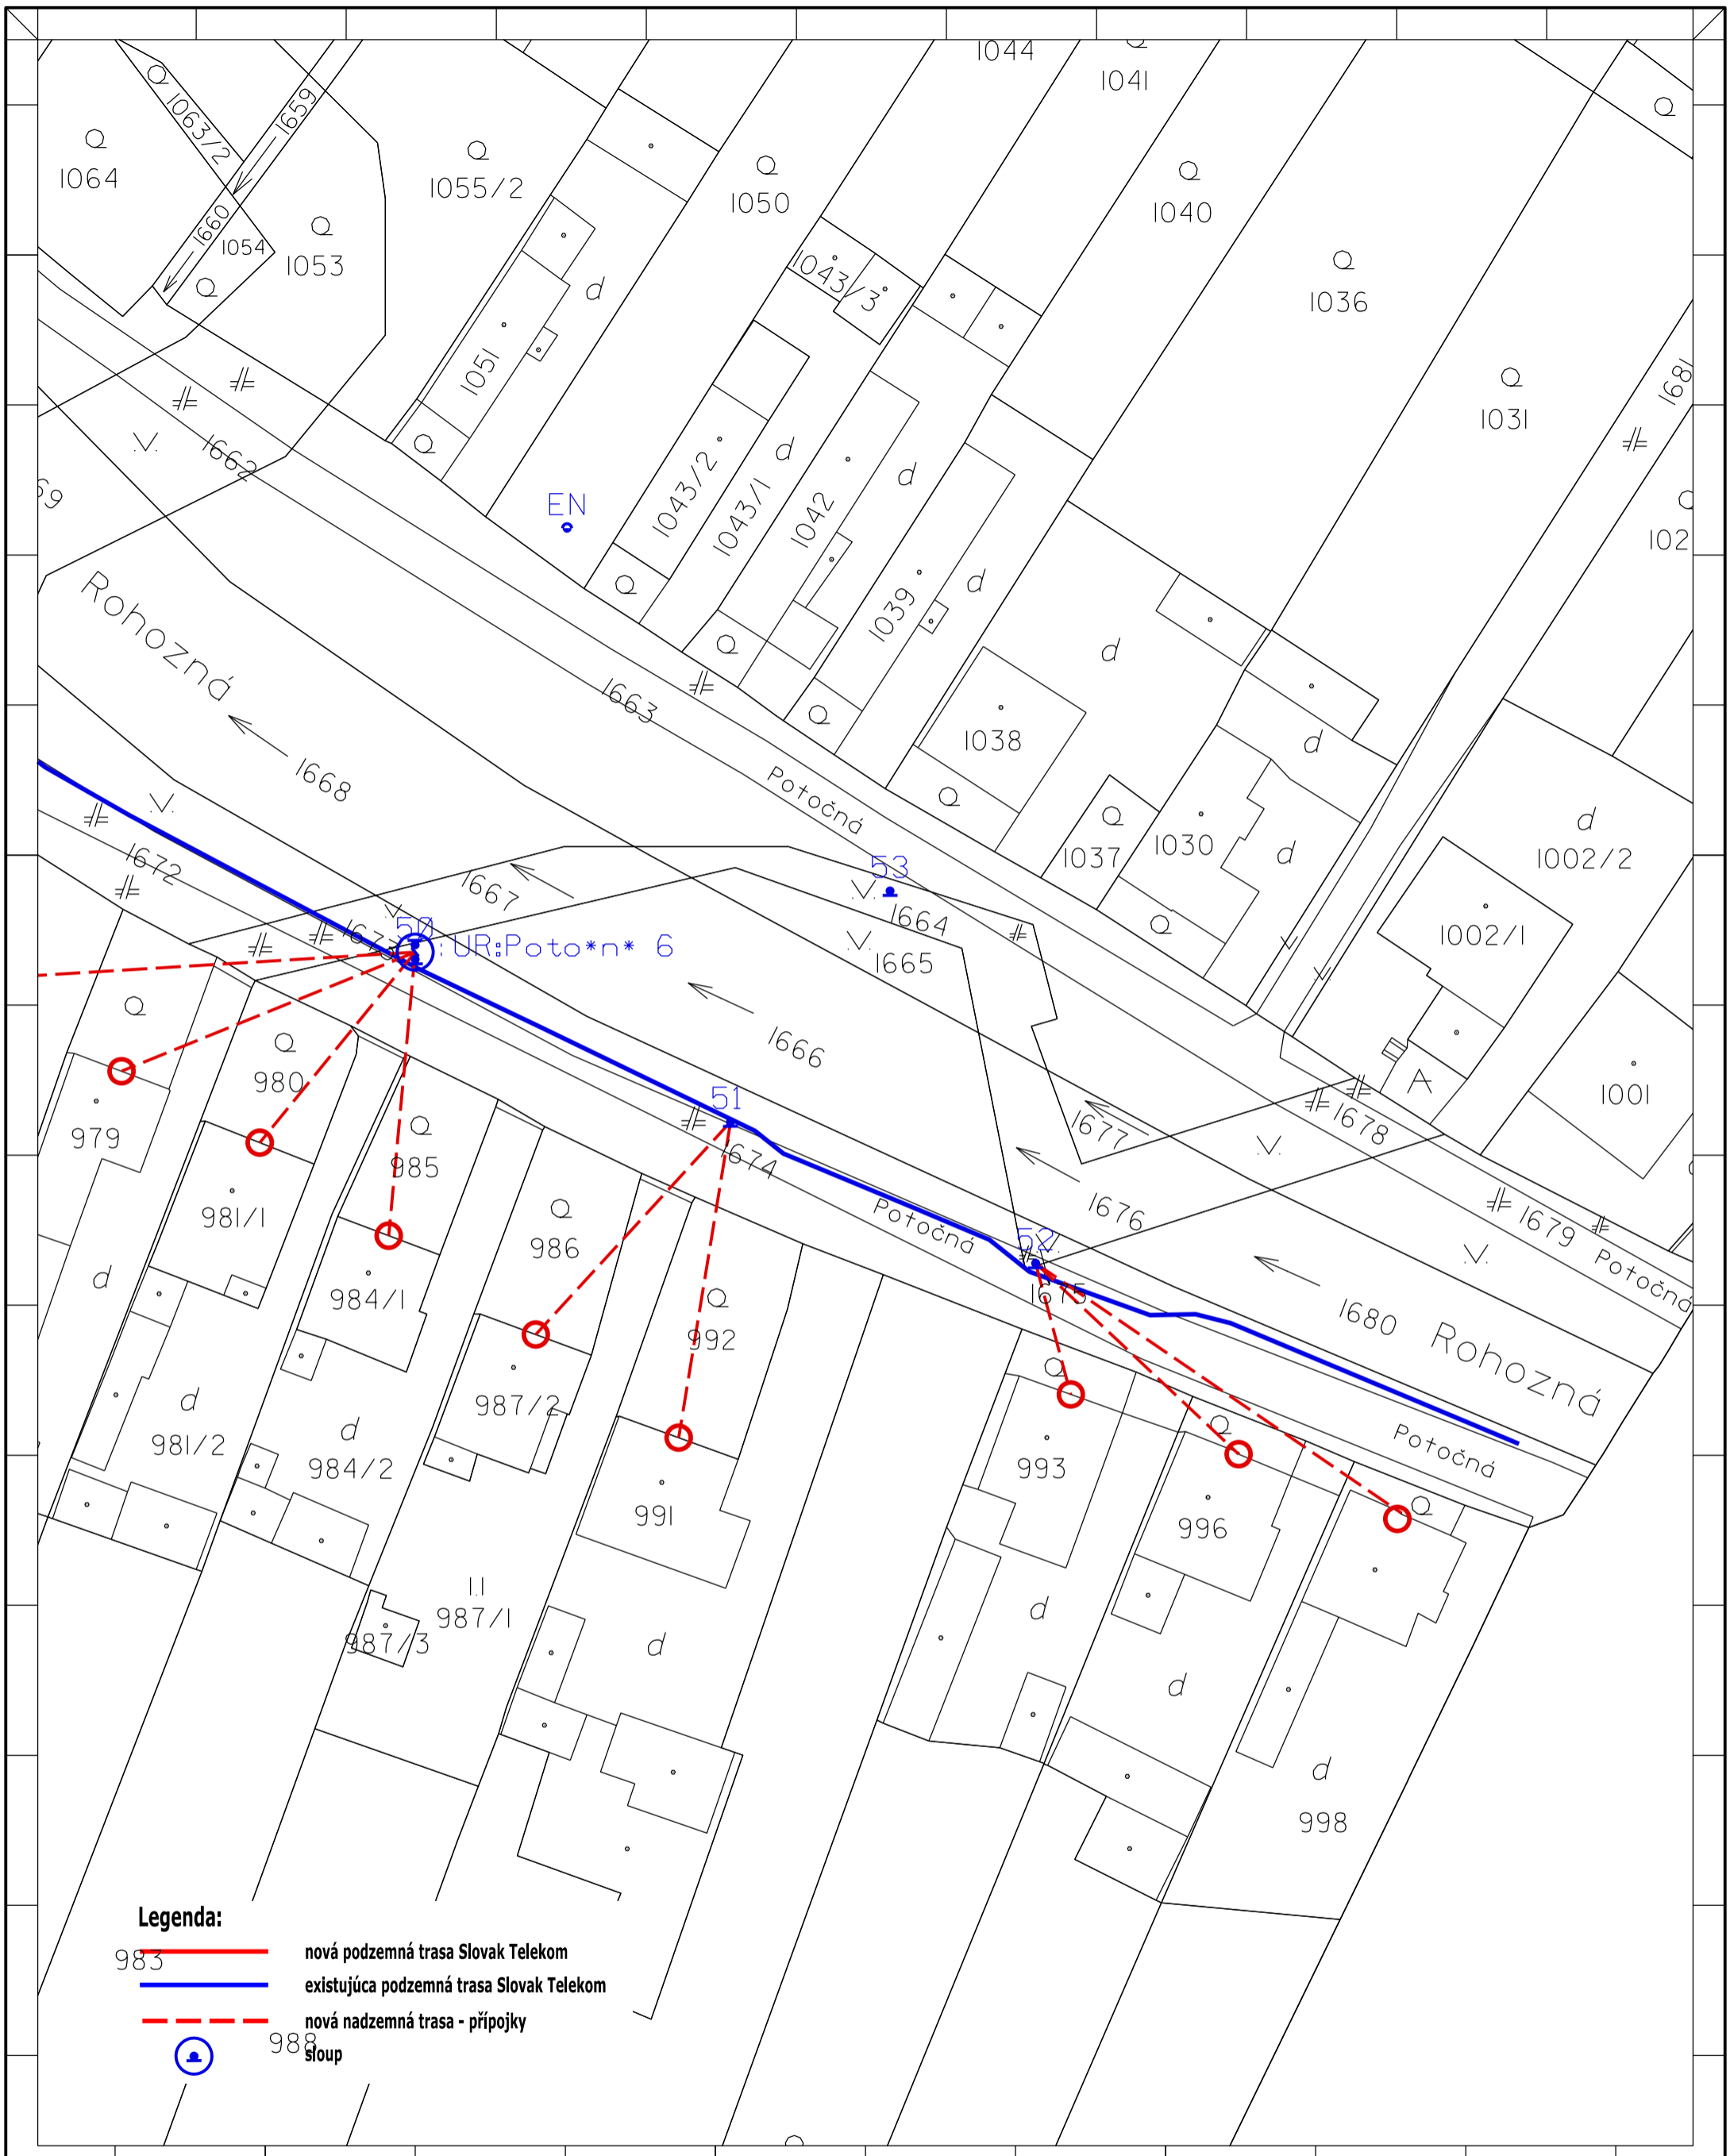

Legenda:

- 983 — nová podzemná trasa Slovak Telekom
- existujúca podzemná trasa Slovak Telekom
- - - nová nadzemná trasa - prípojky
- ⊙ 988 stĺp

Zpracovateľ dokumentácie:		Investor:		Název stavby:			
OPTOMONT, s.r.o.		Slovak Telekom, a.s.		INS FTTH BR Michalová			
Bozeny Nemcovej 8, 811 04 Bratislava		Bajkalska 28, 817 62 Bratislava					
Čiast, názov výkresu:		Odpovedný projektant:		Podpis:		Číslo investora:	
Návrh trasy		Kontroloval:		Podpis:		Číslo dodávateľa:	
časť 32		Veronika Kastnerova		Podpis:		Stupeň: PD	
		Kreslil:		Podpis:		Datum: 27.12.2016	
		Jiří Wojsnar		Podpis:		Revízie:	
				Podpis:		Měřítko:	
				Podpis:		1:500	
				Podpis:		Formát: A3V	
				Podpis:		Výkres č.: 32	